


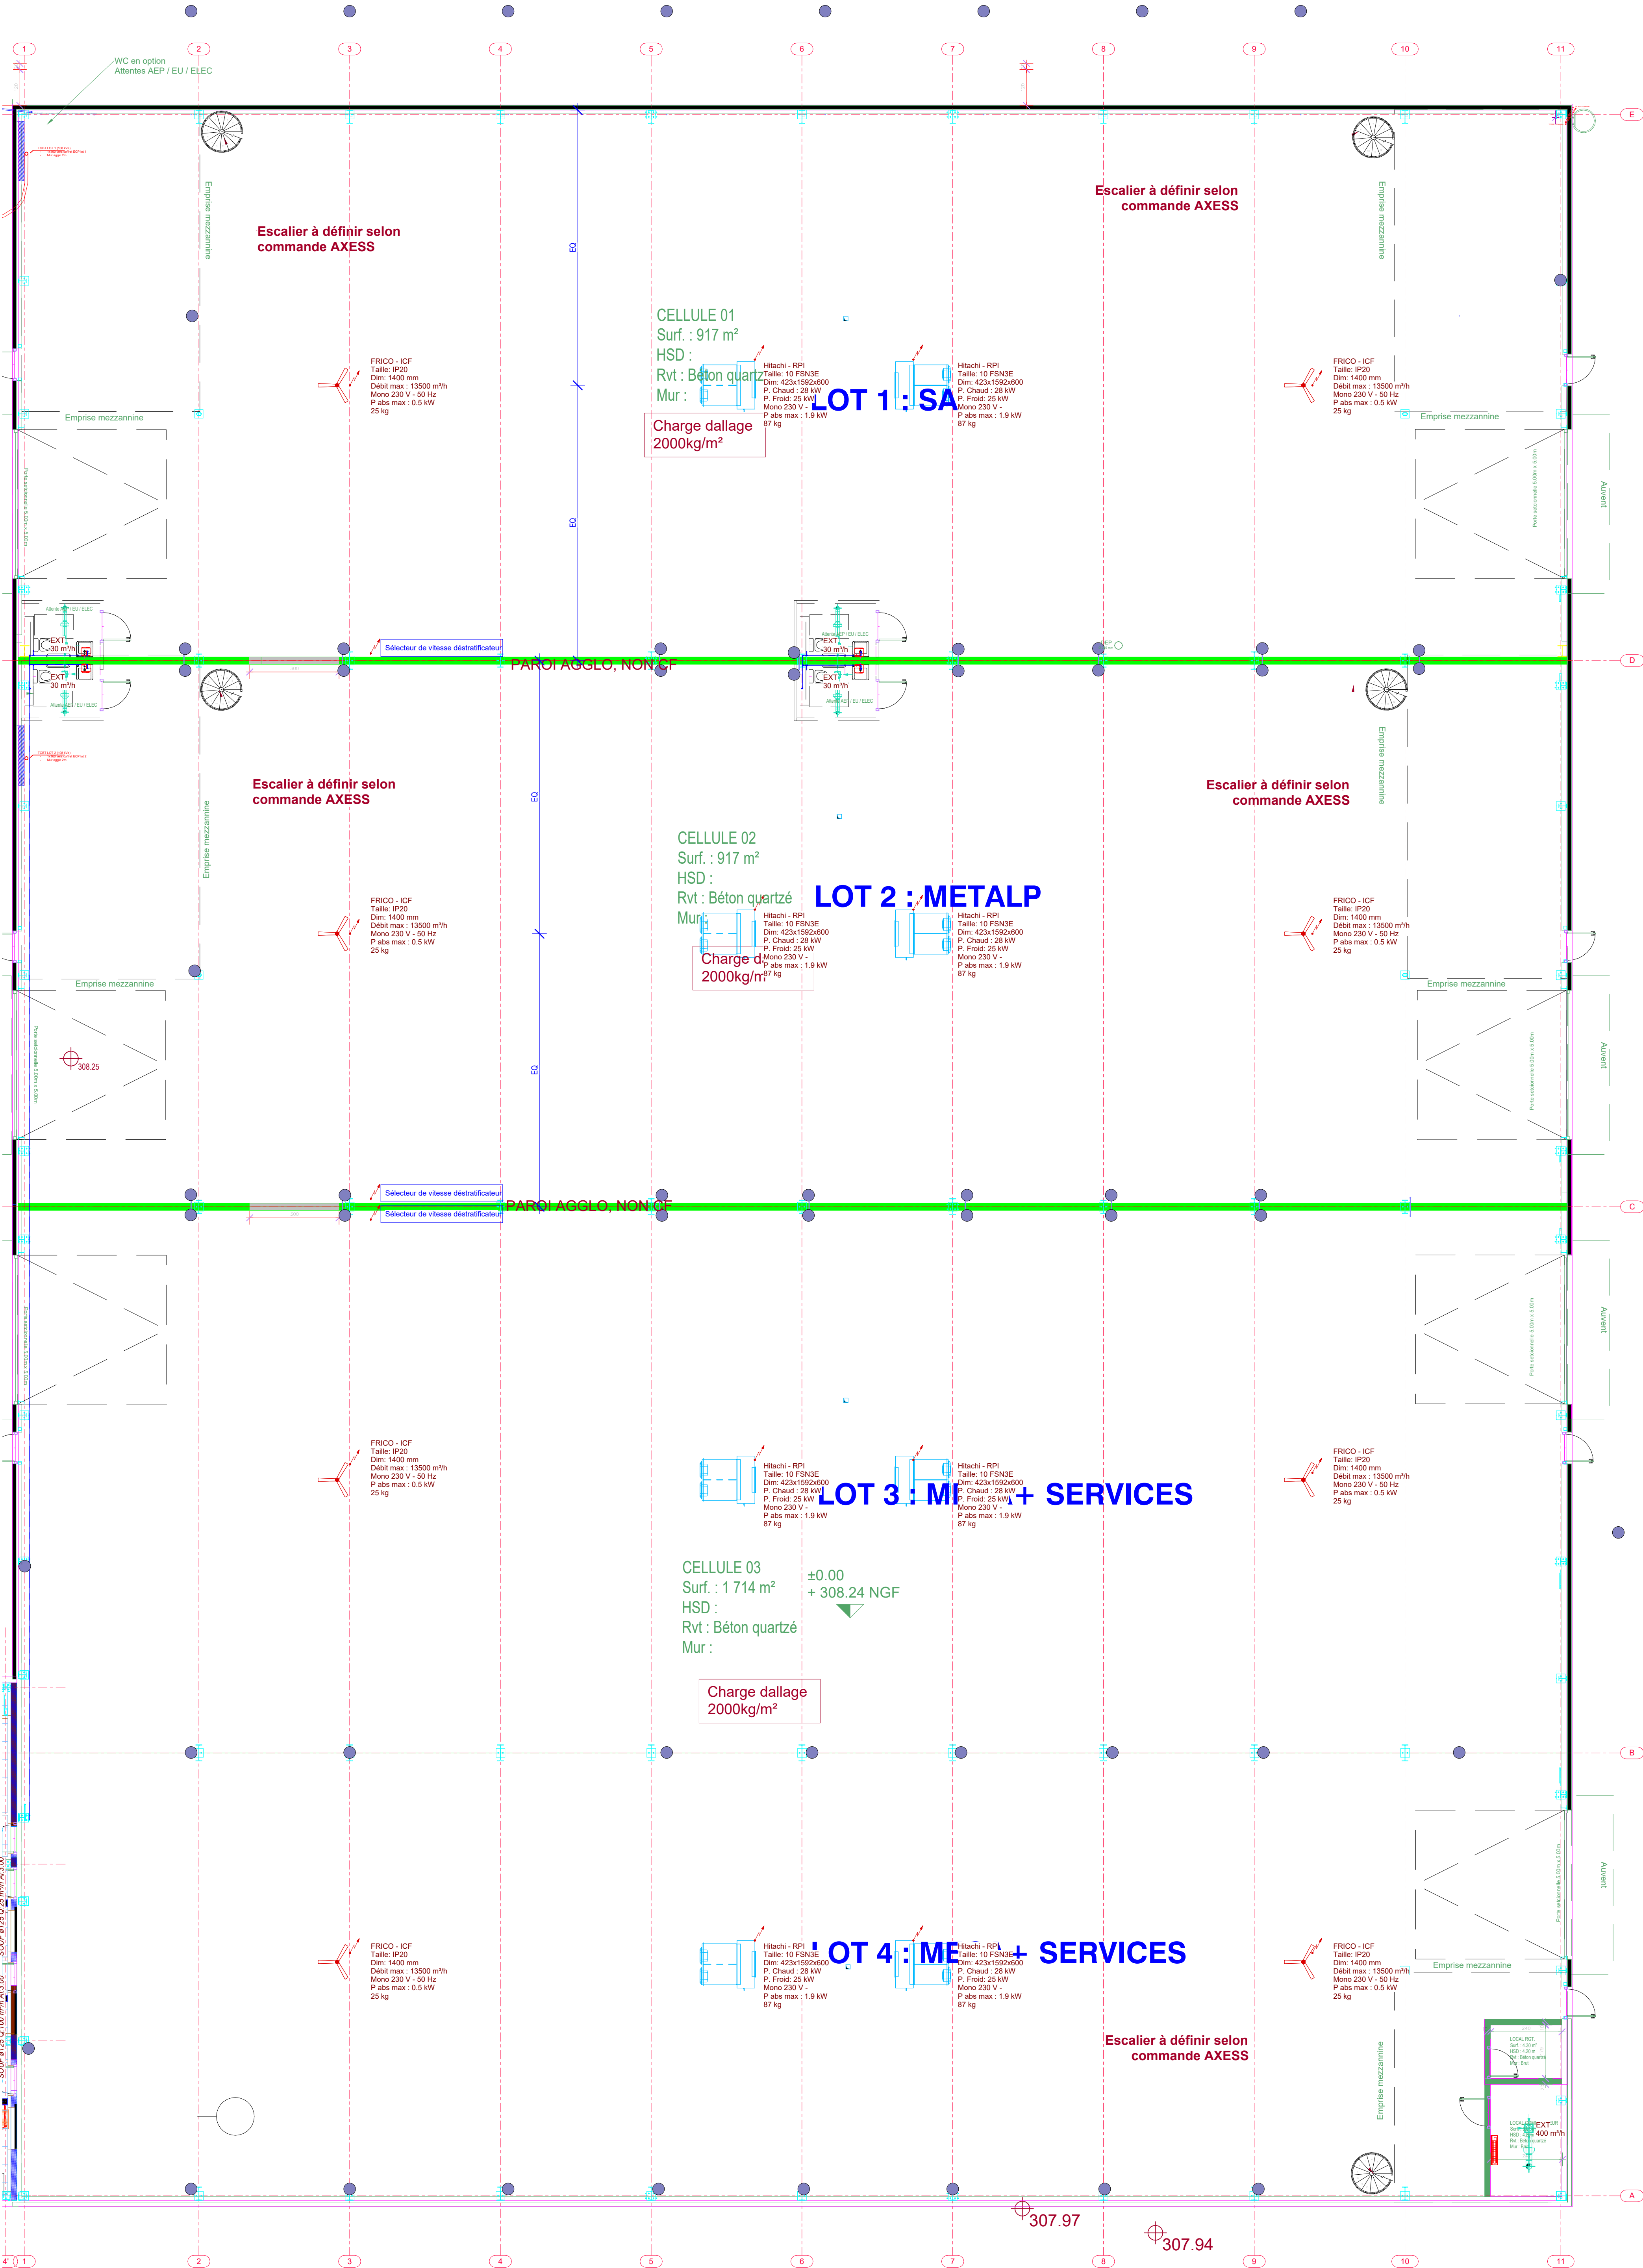

LEGENDE CHAUFFAGE - VENTILATION		
	Réseau Frigorifique - Aller	
	Réseau Frigorifique - Retour	
	Réseau de VMC circulaire	
	Réseau ventilation d'air neuf	
	Réseau ventilation soufflage	
	Réseau ventilation de reprise	
	Réseau ventilation d'extraction	
	Réseau ventilation rejet air vicié	
LEGENDE PLOMBERIE		
	Réseau Eau Froide	
	Réseau EF Eau Pluviale	
	Réseau Eau Chaude Sanitaire	
	Evacuation Eau Usée	
	Evacuation Eau Vanne	
	Evacuation Condensat	
	Attente Plomberie	

Maître d'ouvrage:

axess
83 rue la Boétie
75008 Paris

Construction d'un bâtiment
industriel et de bureaux

Route des Jeux Olympiques
73 460 SAINT-HELENE SUR ISERE

Entreprise :

SABEKO
Plomberie Chauffage Climatisation

SABEKO
92 Av. des Bruyères,
69150 Décines-Charpieu
Tél: 04 27 11 88 09

3CT

Bureau Etudes Fluides / Electricité
3CT

35 rue Jules Ferry
10430 ROSIERES près TROYES

Tél : 06 12 55 25 62

Interlocuteur : Yamine Bechbach
Tél : 06 12 55 25 62
E-mail : Yamine.bechbach@be-3ct.fr

Plan CVC-PL- Air comprimé
Cellules

RDC

N° Affaires : 26-009



Phase : DOE

Echelle : Comme
indiqué

N° Plan : Lot CVC

Indice : E

Date : 22/06/2026

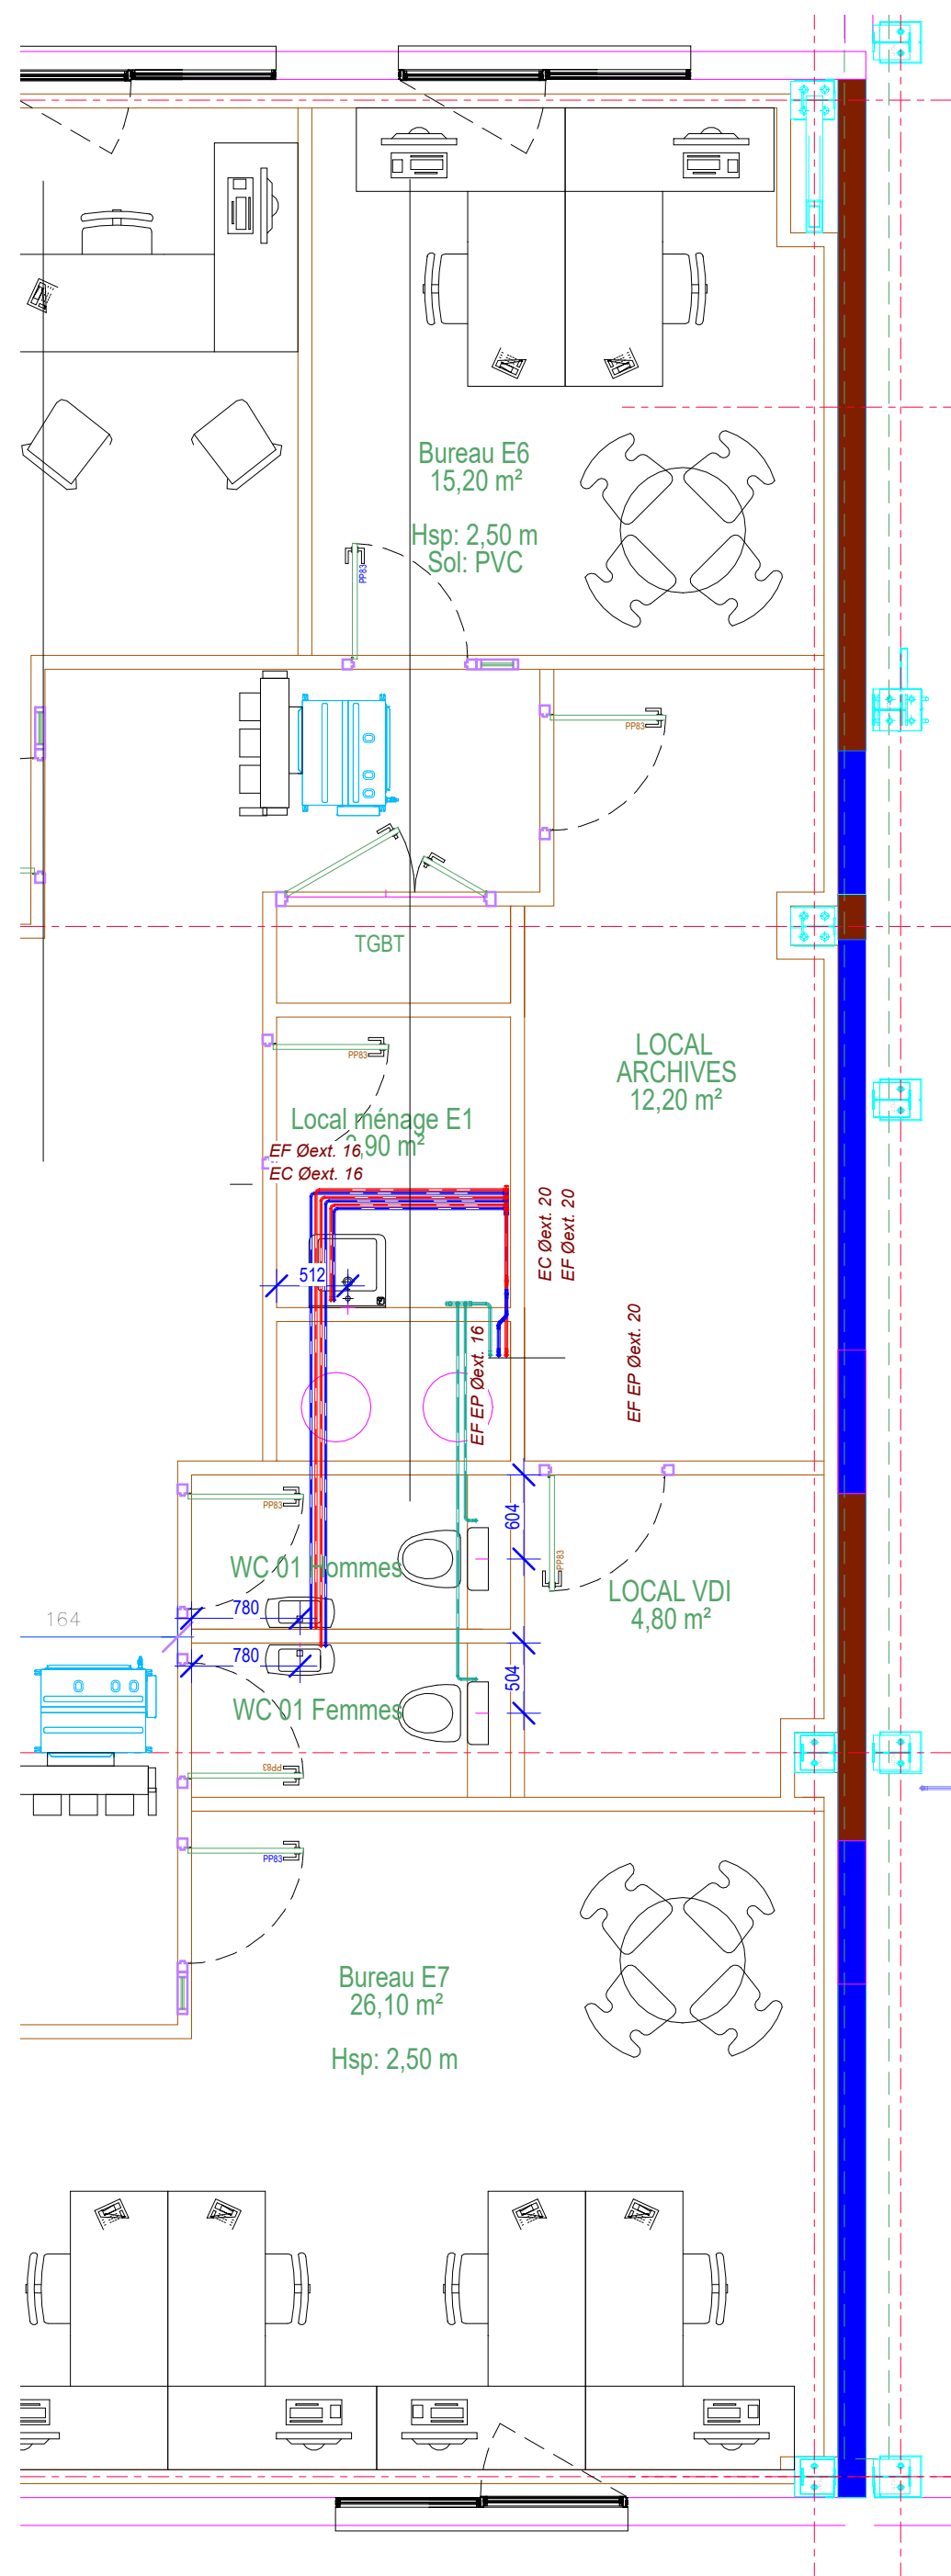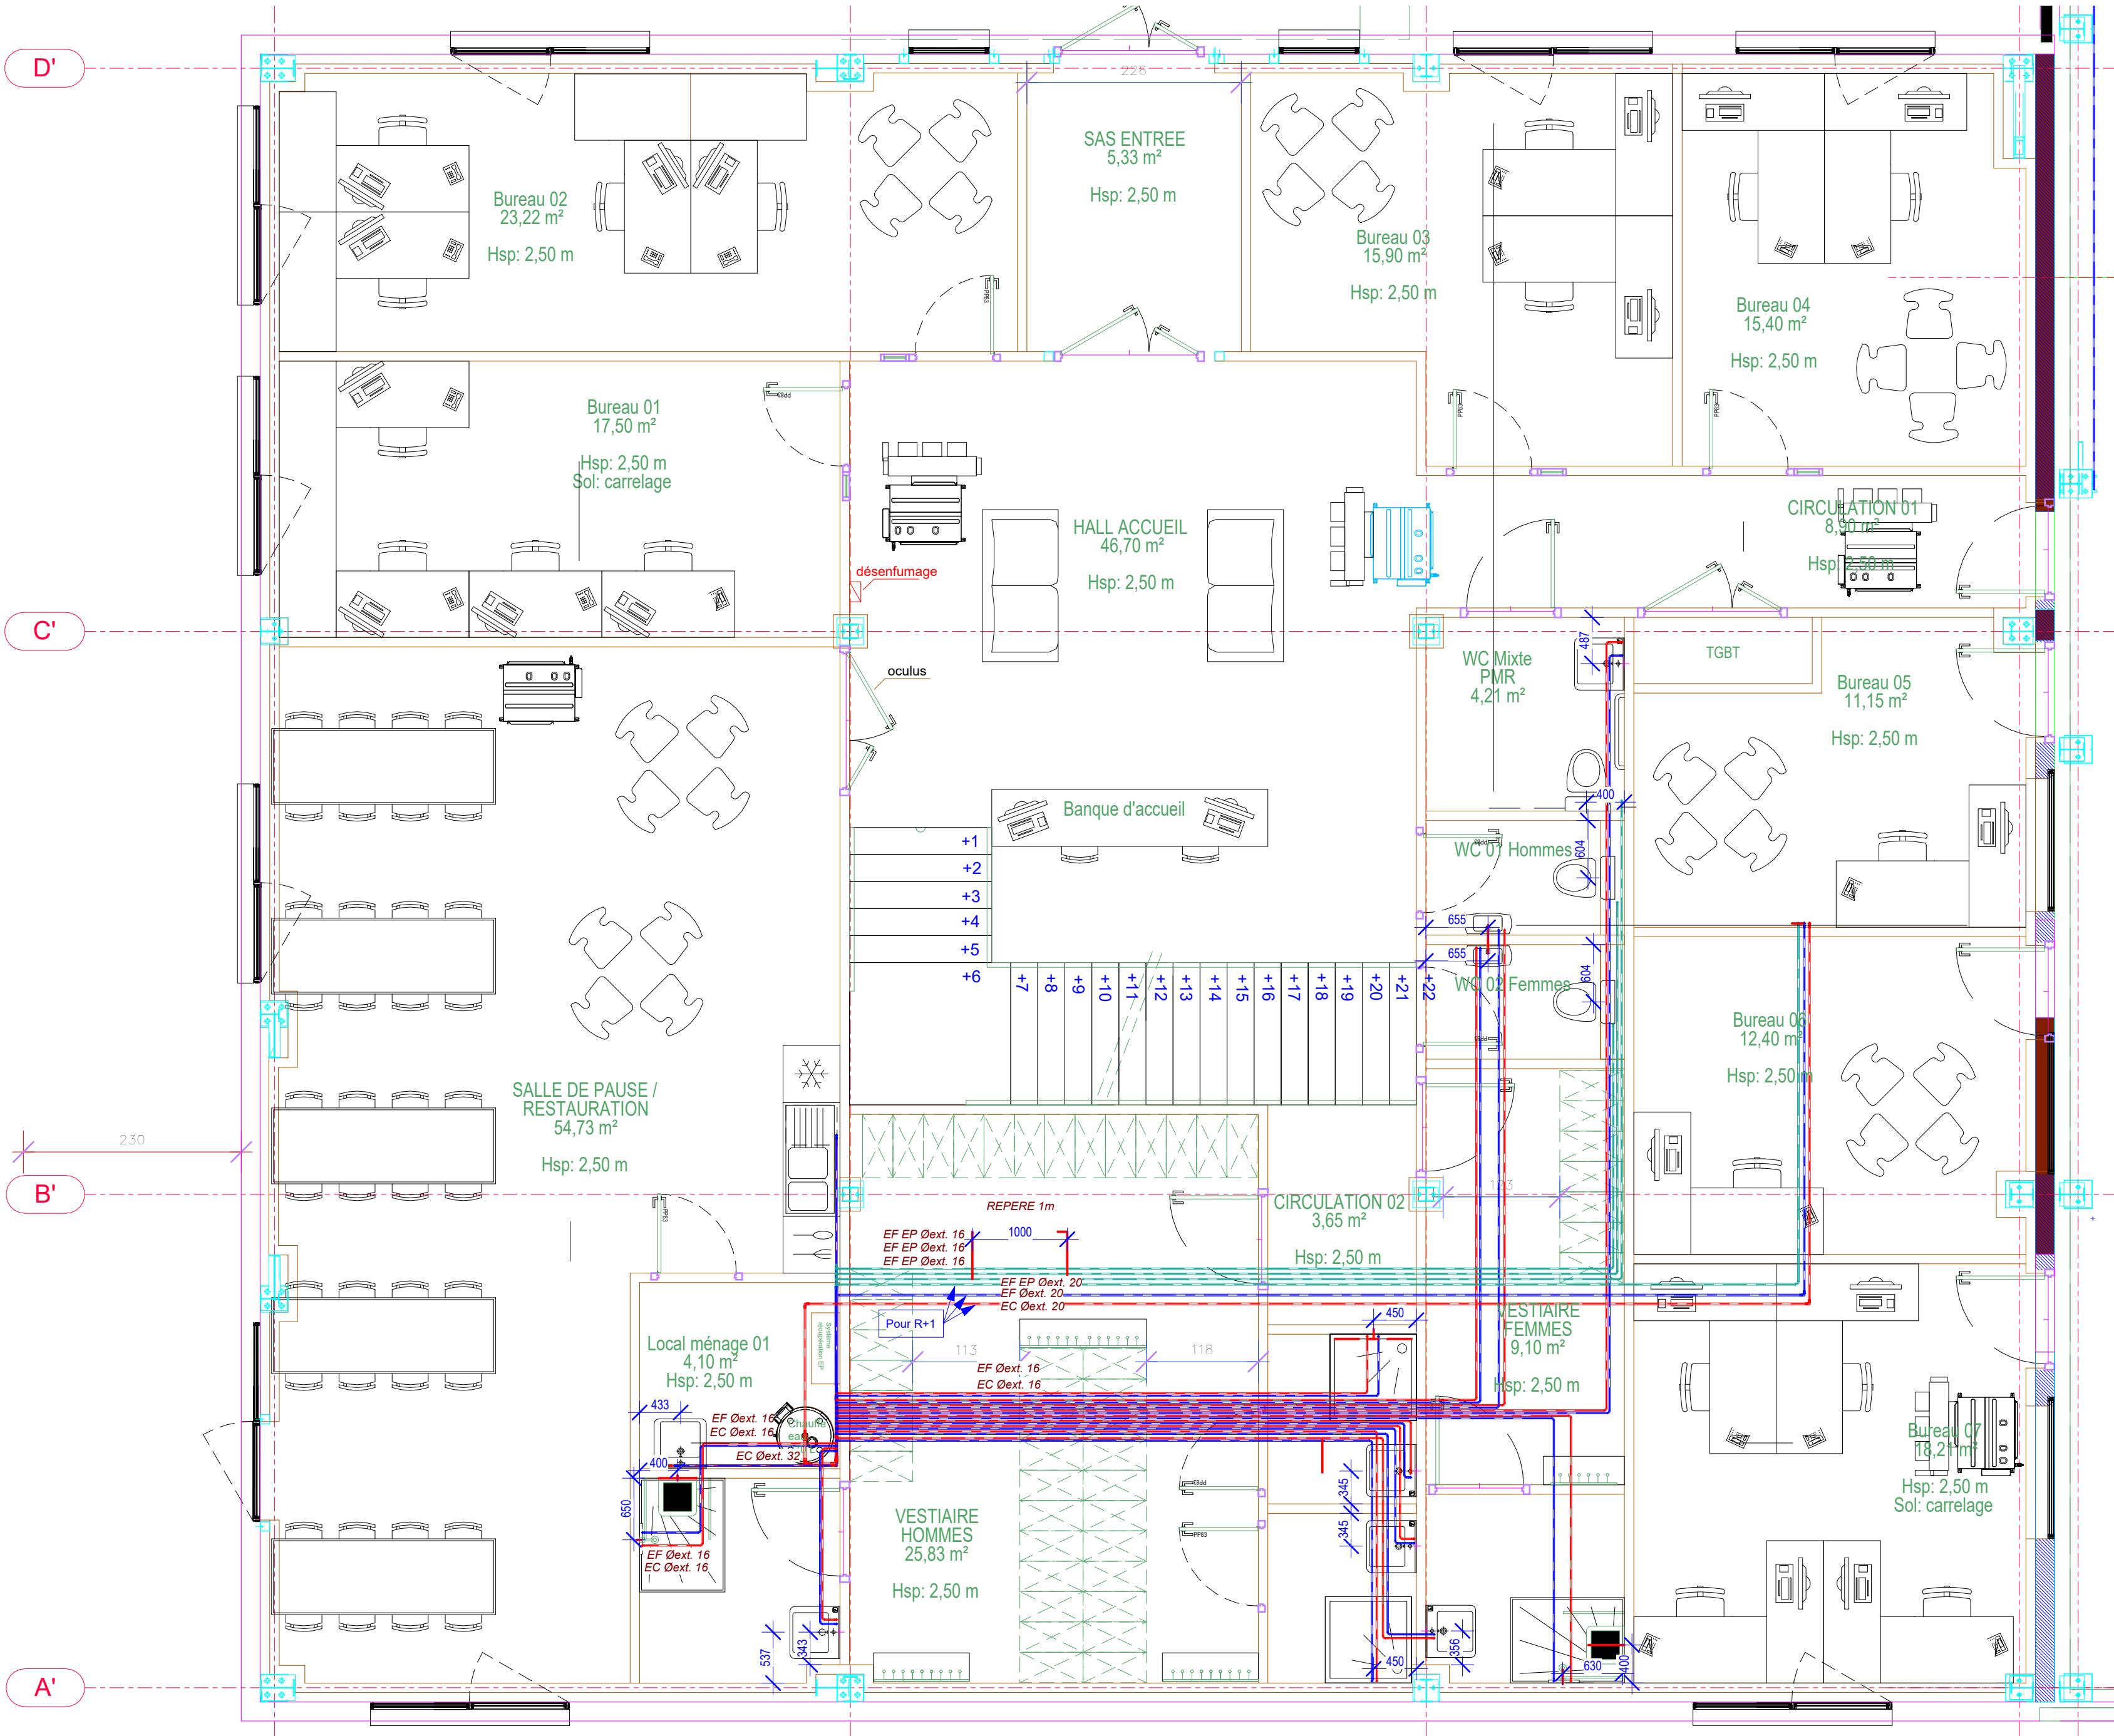

LEGENDE PLOMBERIE		
		Réseau Eau Froide
		Réseau EF Eau Pluviale
		Réseau Eau Chaude Sanitaire
		Evacuation Eau Usée
		Evacuation Eau Vanne
		Evacuation Condensat
		Attente Plomberie

Maître d'ouvrage:

Axess
83 rue la Boétie
75008 Paris

Construction d'un bâtiment industriel et de bureaux

Route des Jeux Olympiques
73 460 SAINTE HELENE SUR ISERE

Entreprise :

SABÉKO
Plomberie Chauffage Climatisation

SABEKO
92 Av. des Bruyères,
69150 Décines-Charpieu
Tél: 04 27 11 88 09

3CT

Bureau Etudes Fluides / Electricité
3CT

35 rue Jules Ferry
10430 ROSIERES près TROYES

Tél : 06 12 55 25 62

Interlocuteur : Yamine Bechbache
Tél : 06 12 55 25 62
E-mail : Yamine.bechbache@be-3ct.fr

Plan PL

RDC, R+1

N° Affaires : 26-009

Phase : DOE

Echelle : 1 : 50

N° Plan : Lot CVC

Indice : E

Date : 22/06/2026