
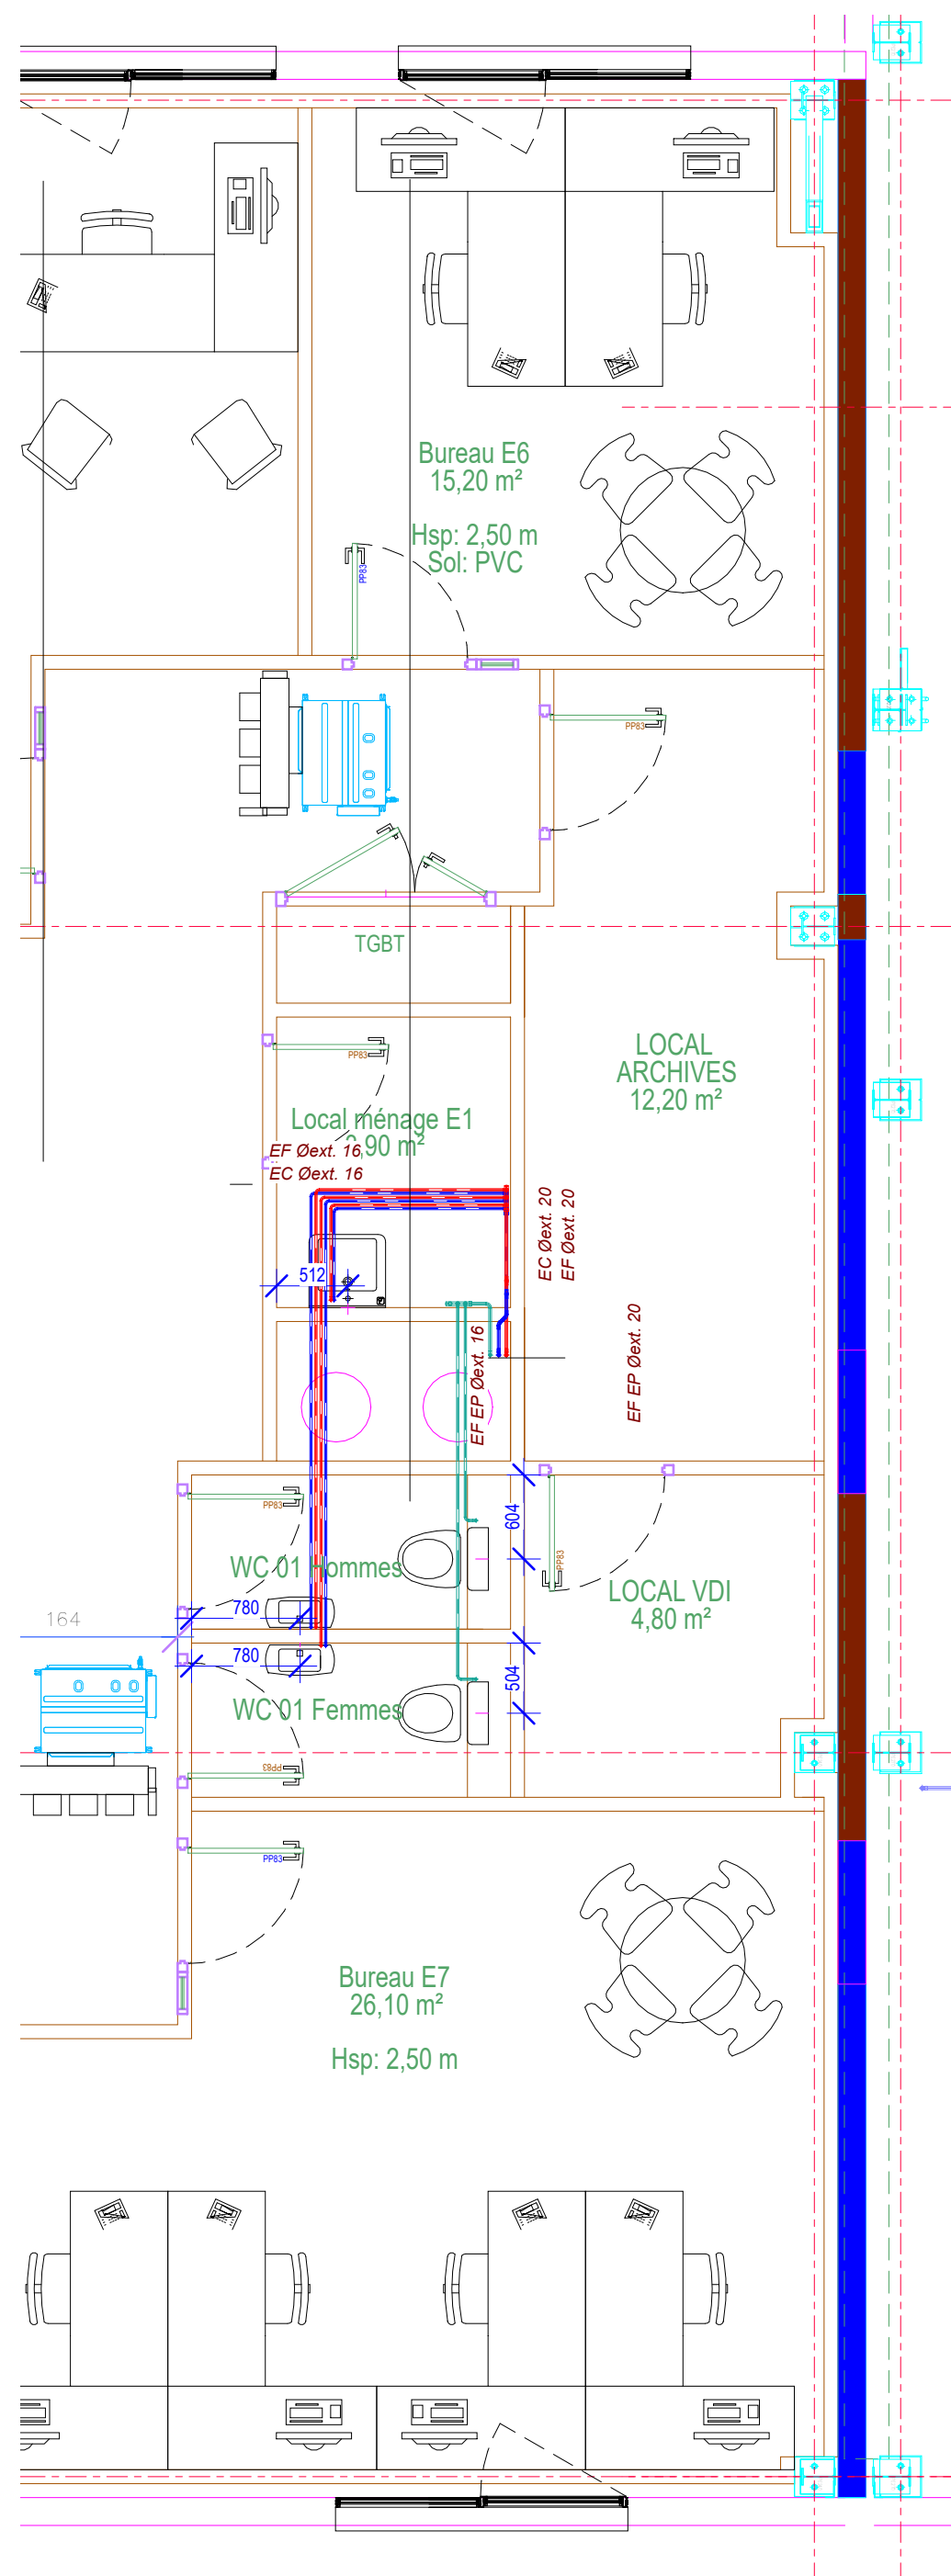


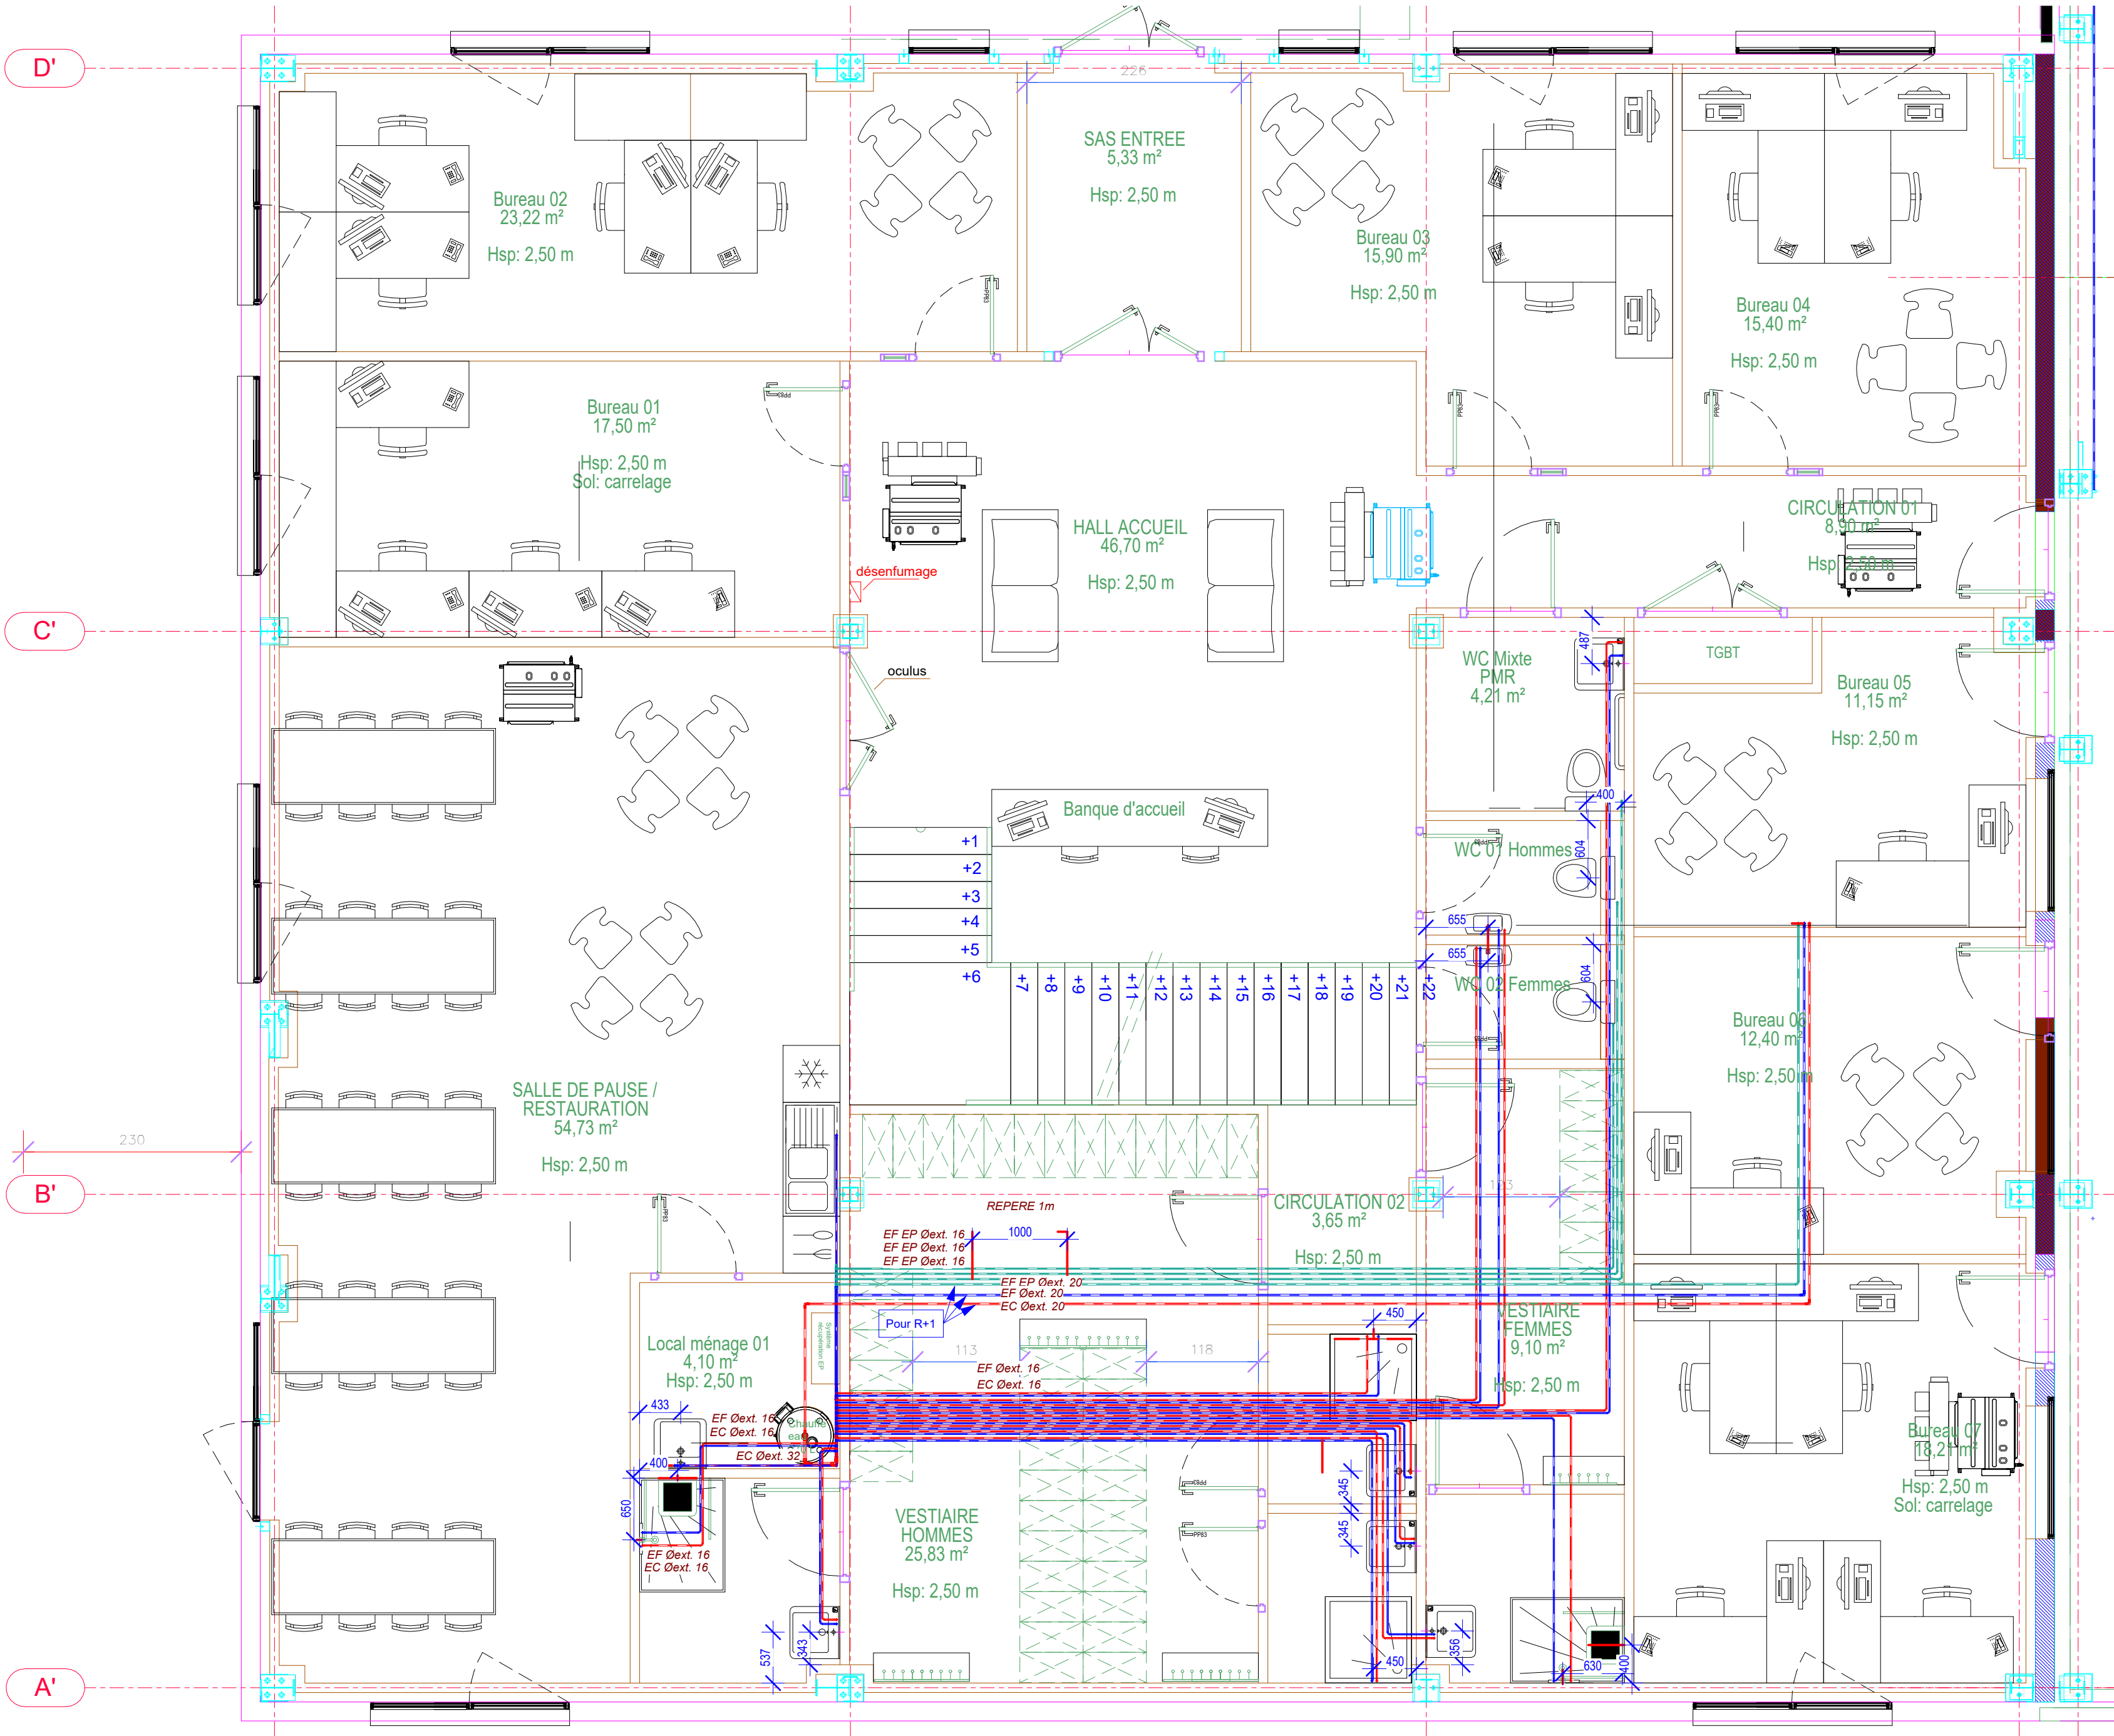

LEGENDE PLOMBERIE		
		Réseau Eau Froide
		Réseau EF Eau Pluviale
		Réseau Eau Chaude Sanitaire
		Evacuation Eau Usée
		Evacuation Eau Vanne
		Evacuation Condensat
		Attente Plomberie

Maître d'ouvrage:

Axess
83 rue la Boétie
75008 Paris

Construction d'un bâtiment
industriel et de bureaux

Route des Jeux Olympiques
73 460 SAINTE HELENE SUR ISERE

Entreprise :

SABÉKO
Plomberie Chauffage Climatisation

SABEKO
92 Av. des Bruyères,
69150 Décines-Charpieu
Tél: 04 27 11 88 09

3CT

Bureau Etudes Fluides / Electricité
3CT

35 rue Jules Ferry
10430 ROSIERES près TROYES

Tél : 06 12 55 25 62

Interlocuteur : Yamine Bechbache
Tél : 06 12 55 25 62
E-mail : Yamine.bechbache@be-3ct.fr

Plan PL

RDC, R+1

N° Affaires : 26-009


Phase : DOE

Echelle : 1 : 50


N° Plan : Lot CVC

Indice : E


Date : 22/06/2026

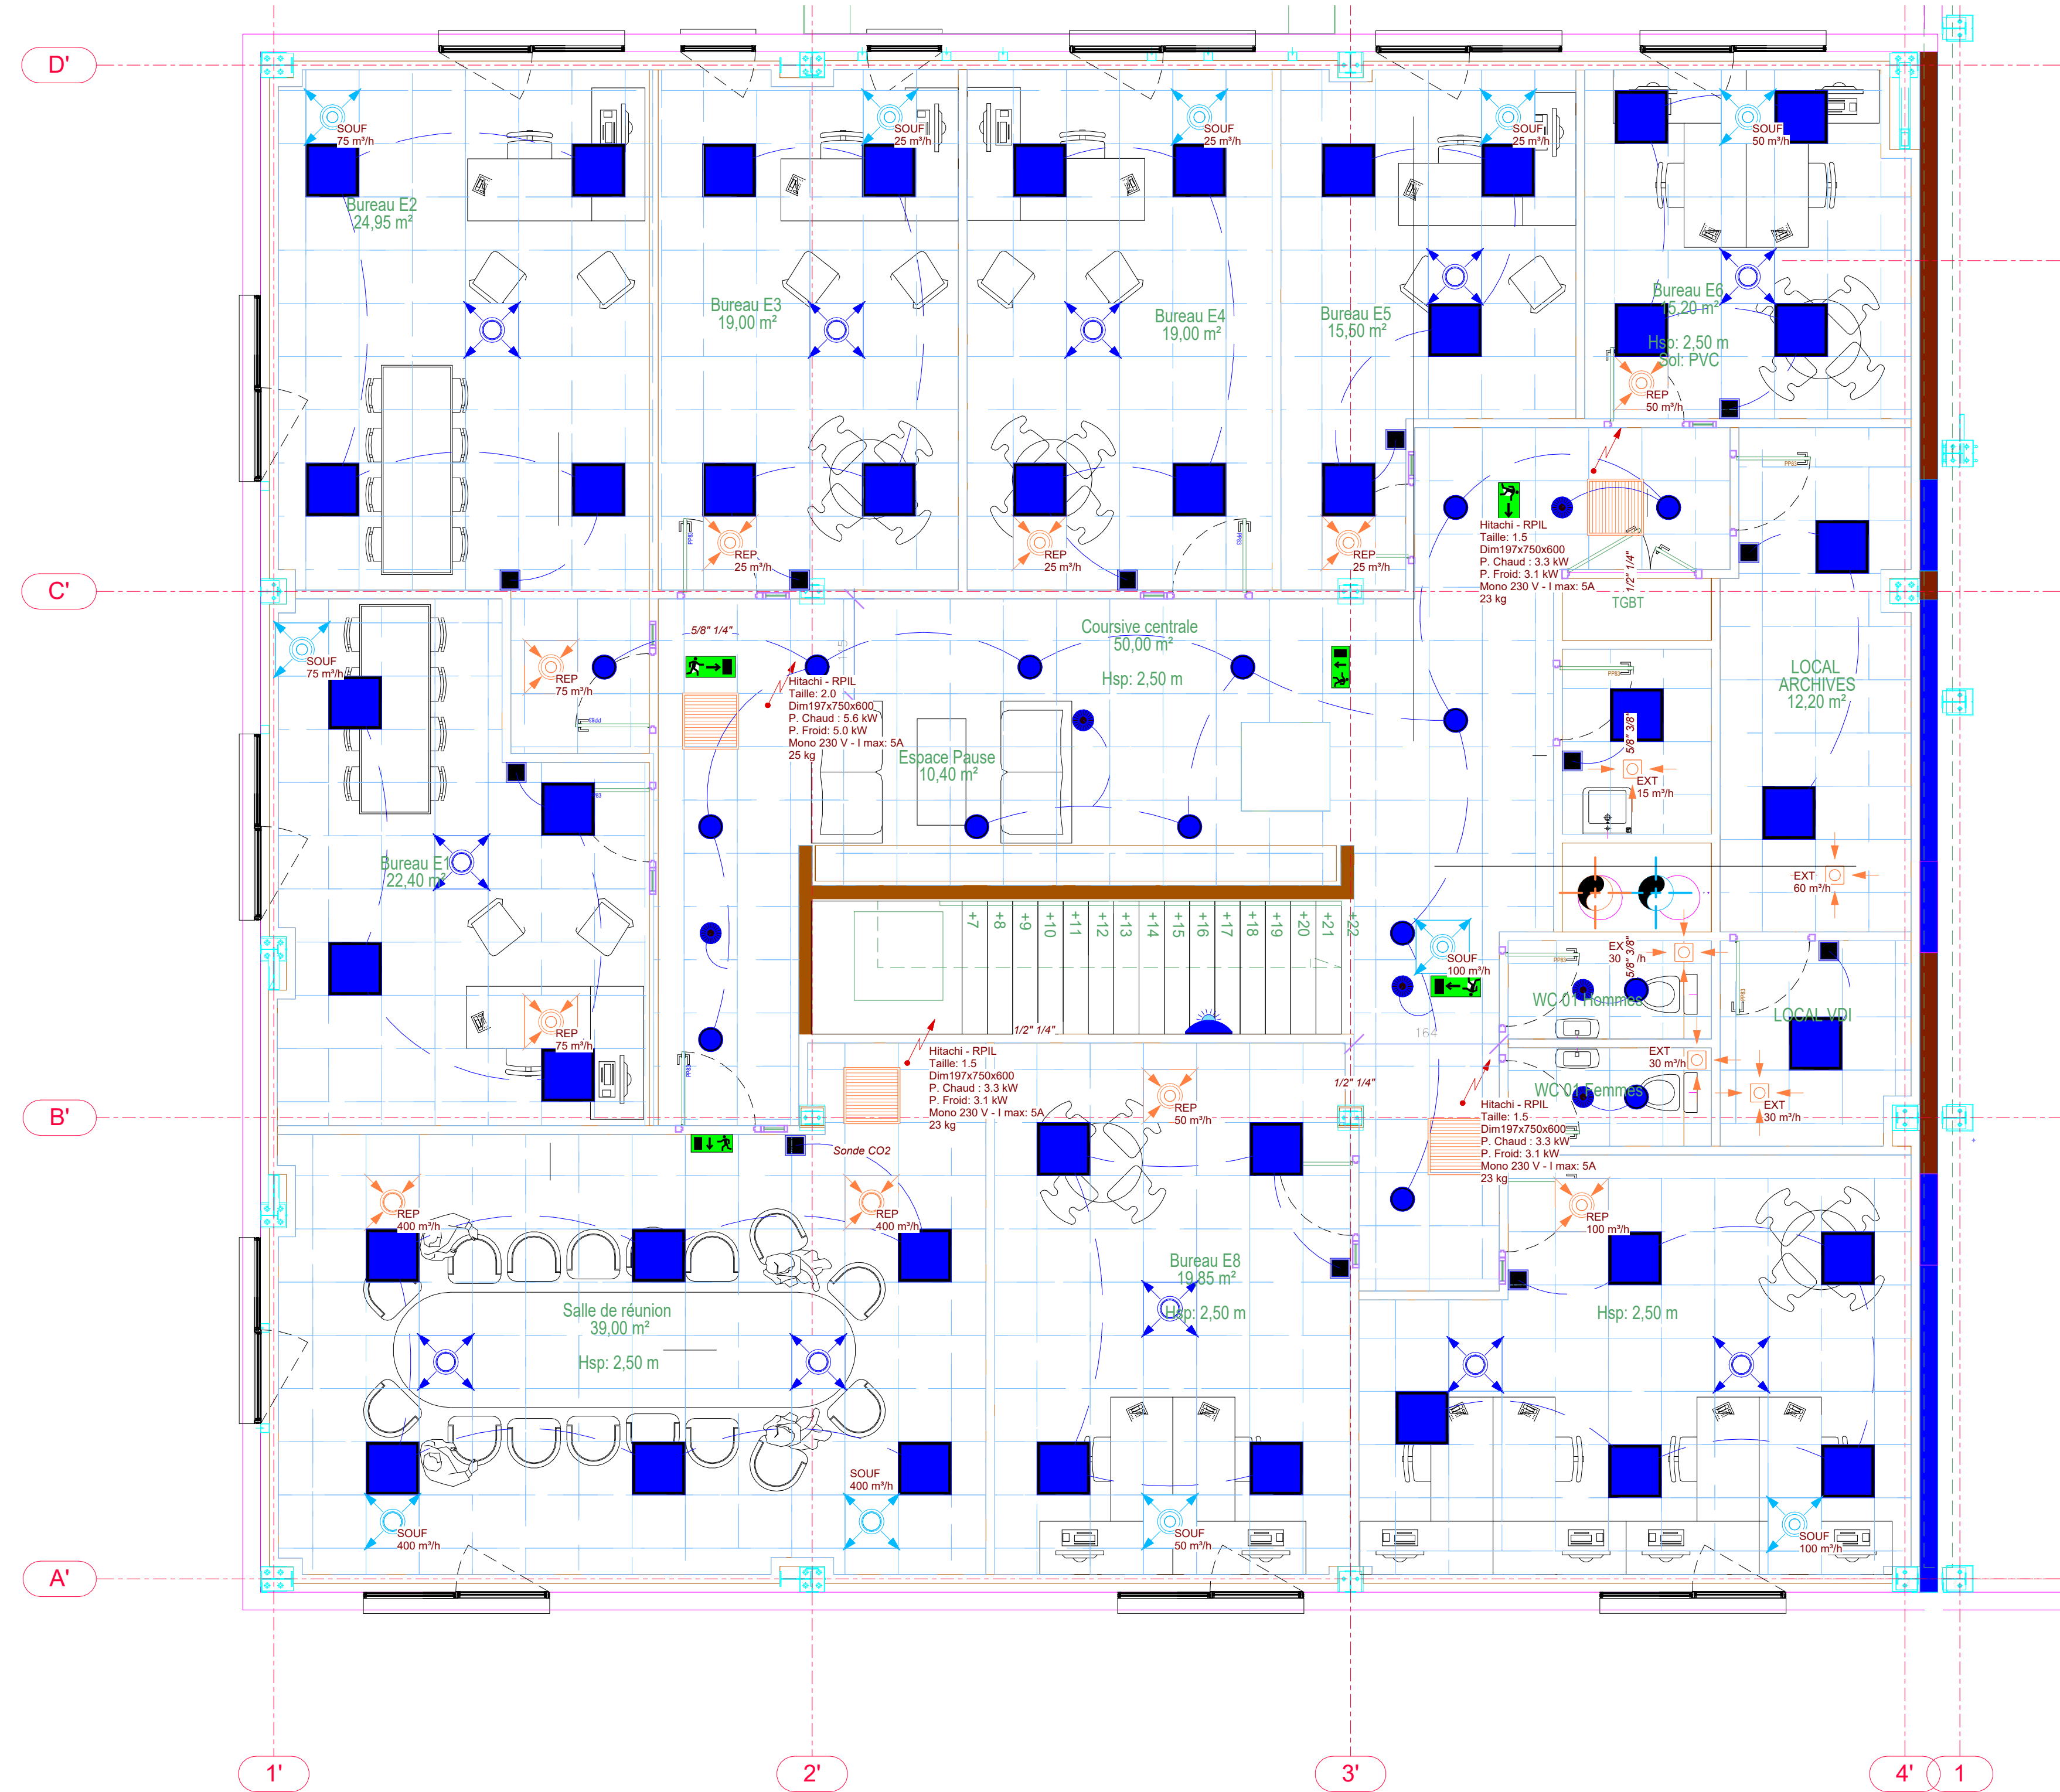

3 Plan CVC Niveau 1
1:30

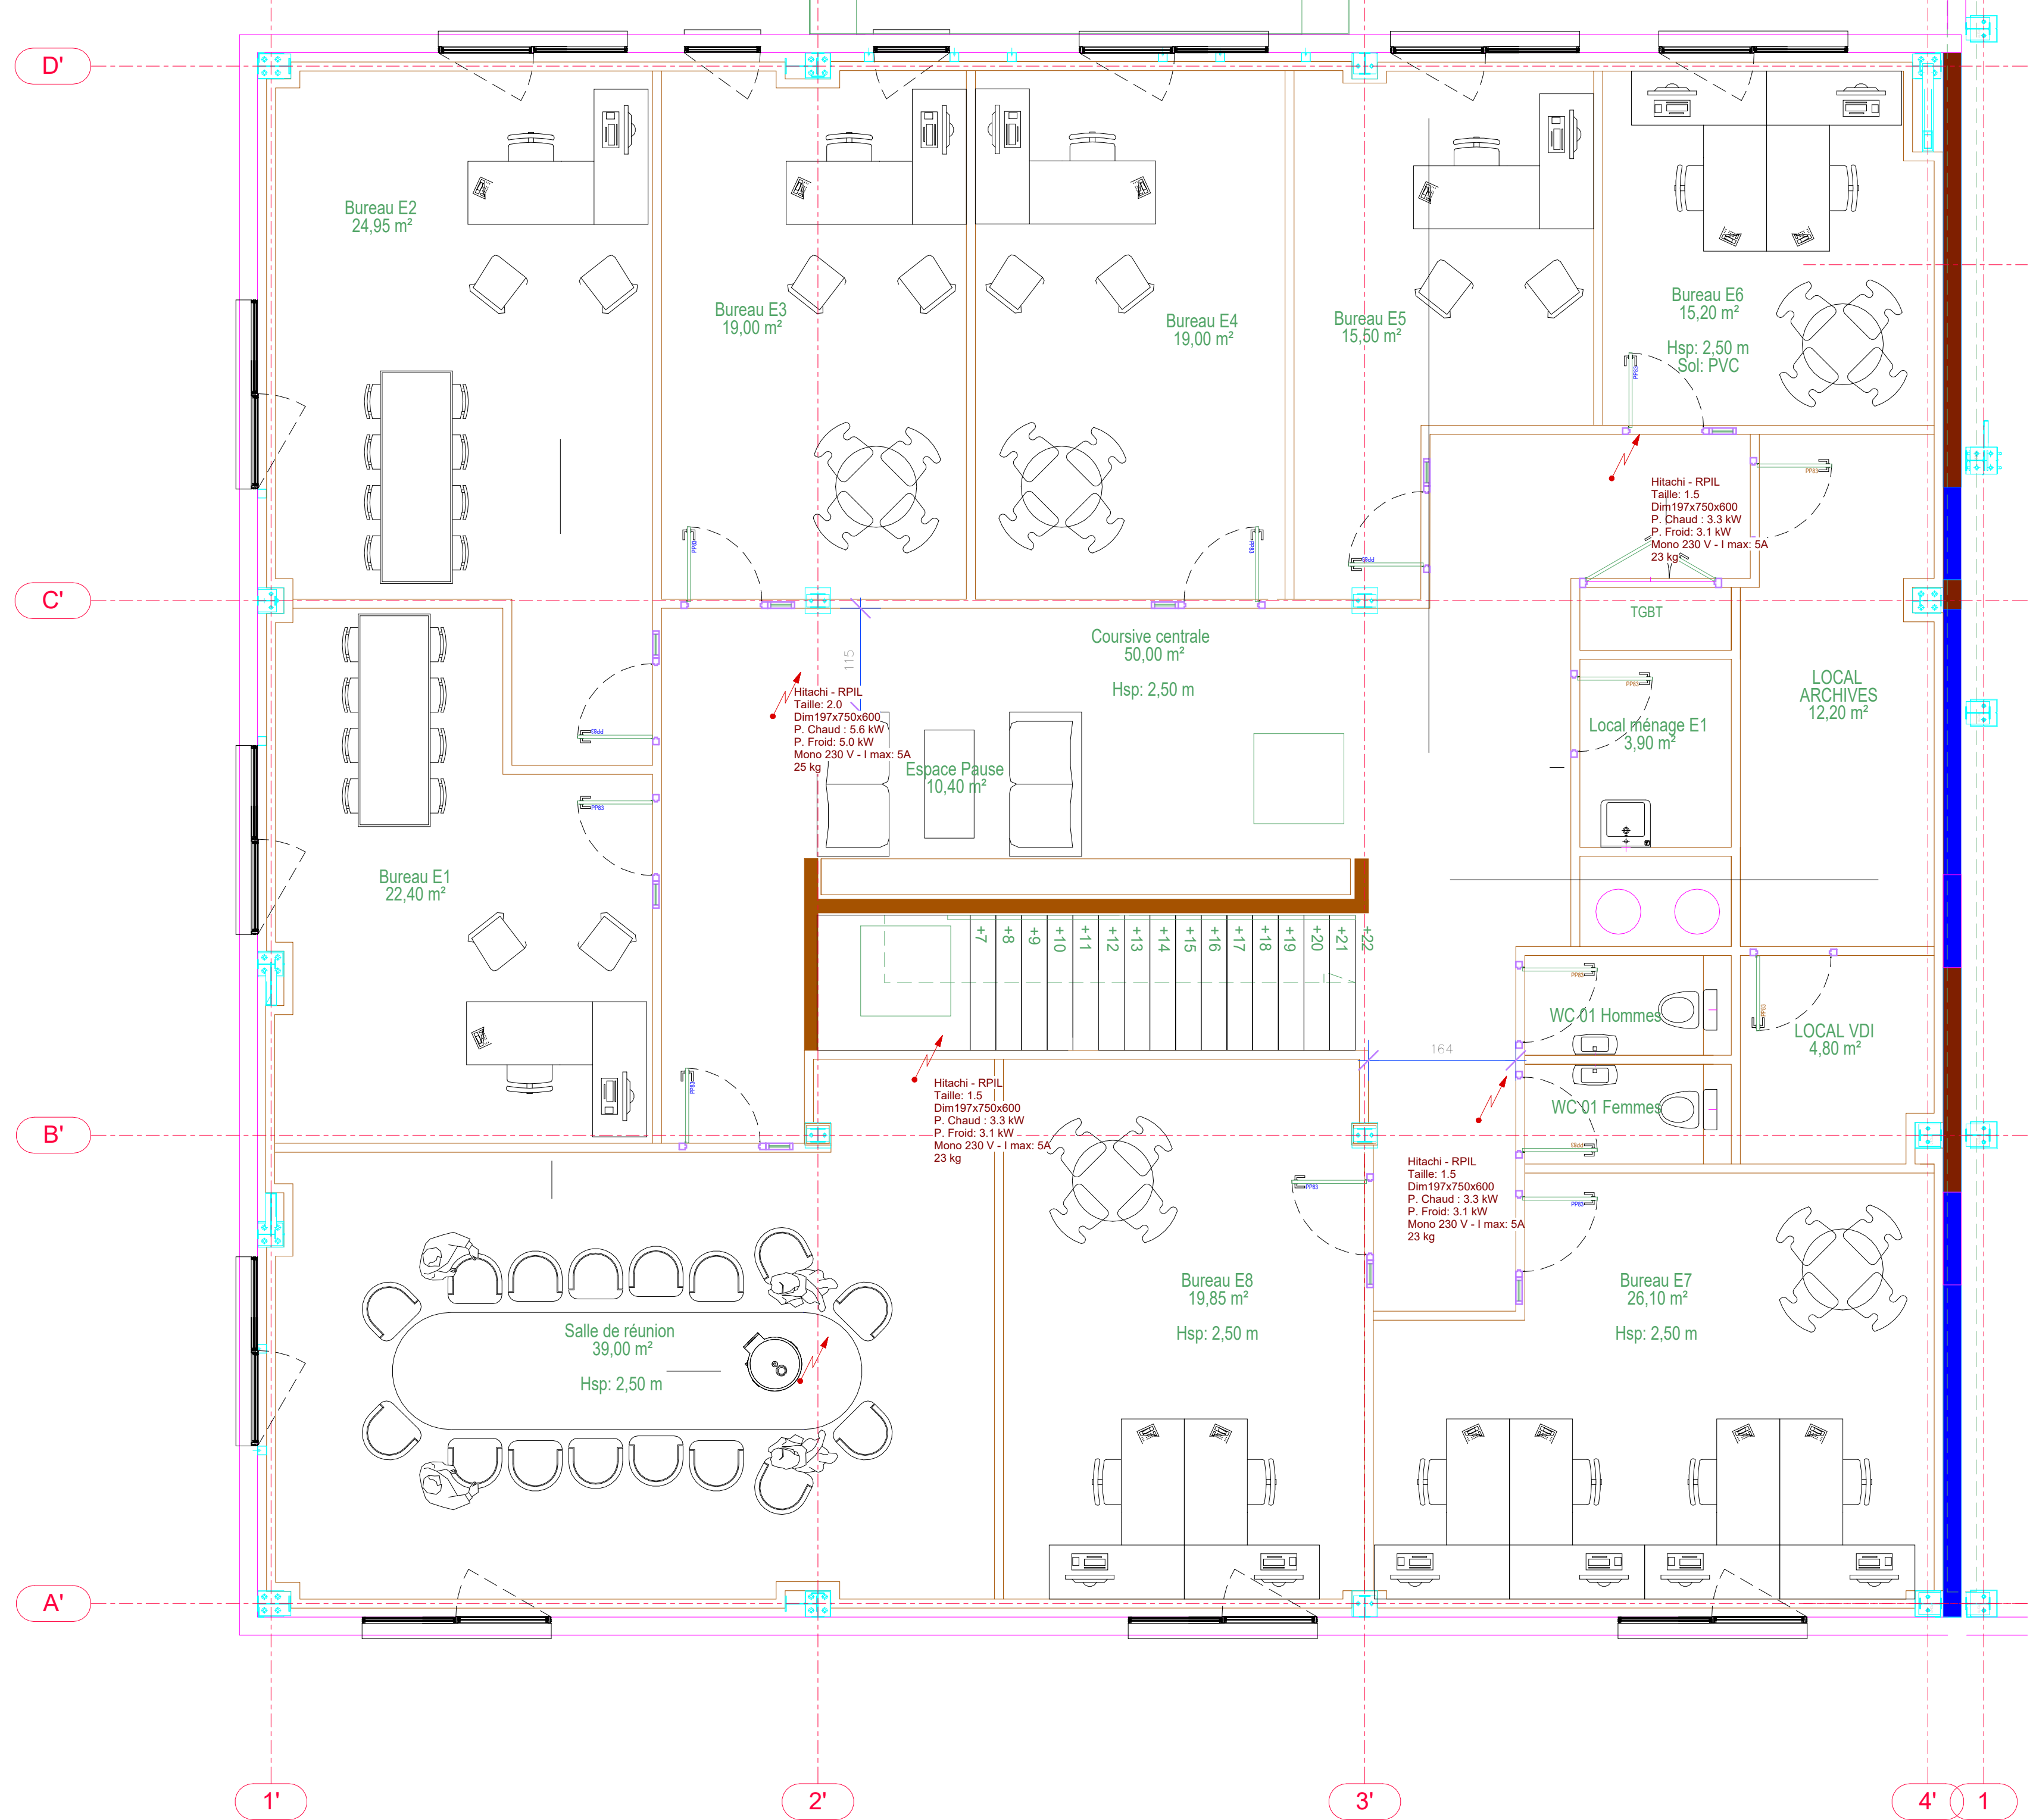

2 Plan ELEC Niveau 1
1:30

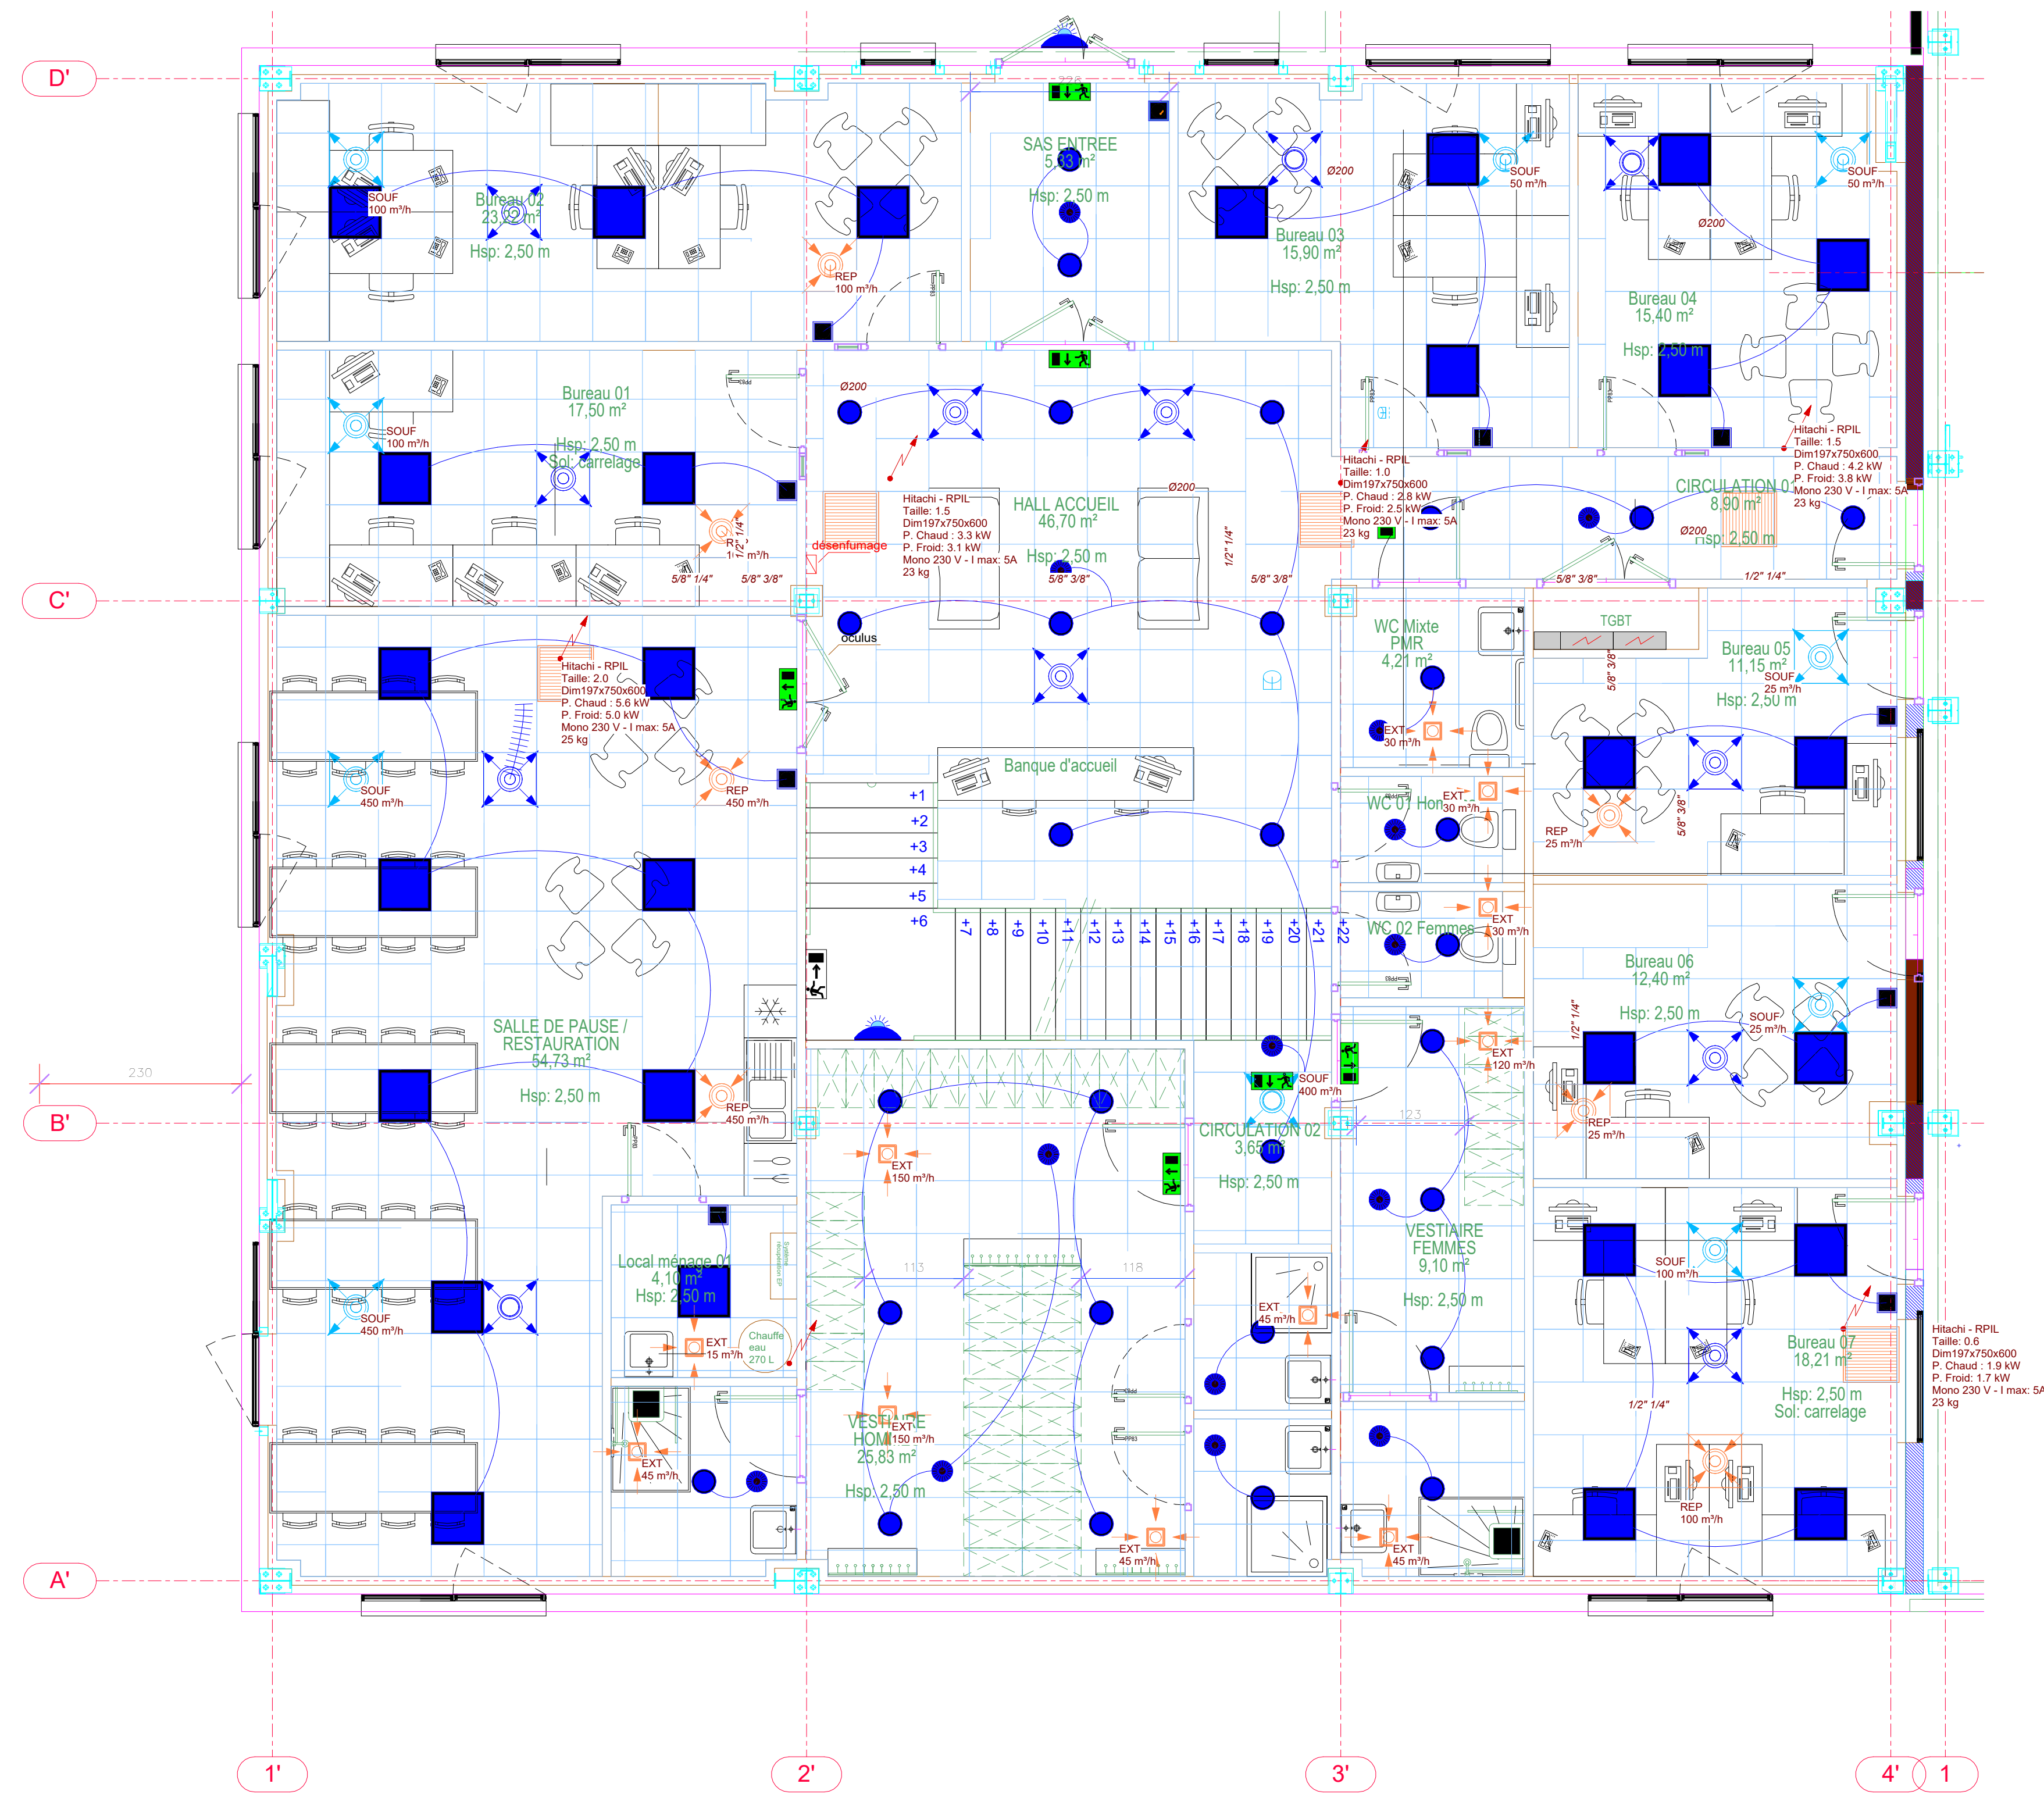


4 Plan CVC Niveau 0
1:30



1 Plan ELEC Niveau 0
1:30

Maître d'ouvrage:		Axess	
83 rue la Boétie 75008 Paris			
Construction d'un bâtiment industriel et de bureaux			
Route des Jeux Olympiques 73 460 SAINTE HELENE SUR ISERE			
Entreprise :			
SABÉKO			
Plomberie Chauffage Climatisation			
SABÉKO 92 Av. des Bruyères, 69150 Daillec-Cherpieu Tél. 04 27 11 88 09			
3CT		Plans attentes électriques bureaux	
Bureau Etudes Fluides / Electricité 3CT		RDC, R+1	
35 rue Jules Ferry 10430 ROSIERES près TROYES		N° Affaires : 26-009	
Tél : 06 12 55 25 62		N° Plan : Lot CVC	
Interfaceur : Yasmine Bechbach Tél : 06 12 55 25 62		Phase : DOE	
E-mail : Yasmine.bechbach@3ct.fr		Indices : E	
Echelle : 1 : 50		Date : 22/06/2026	

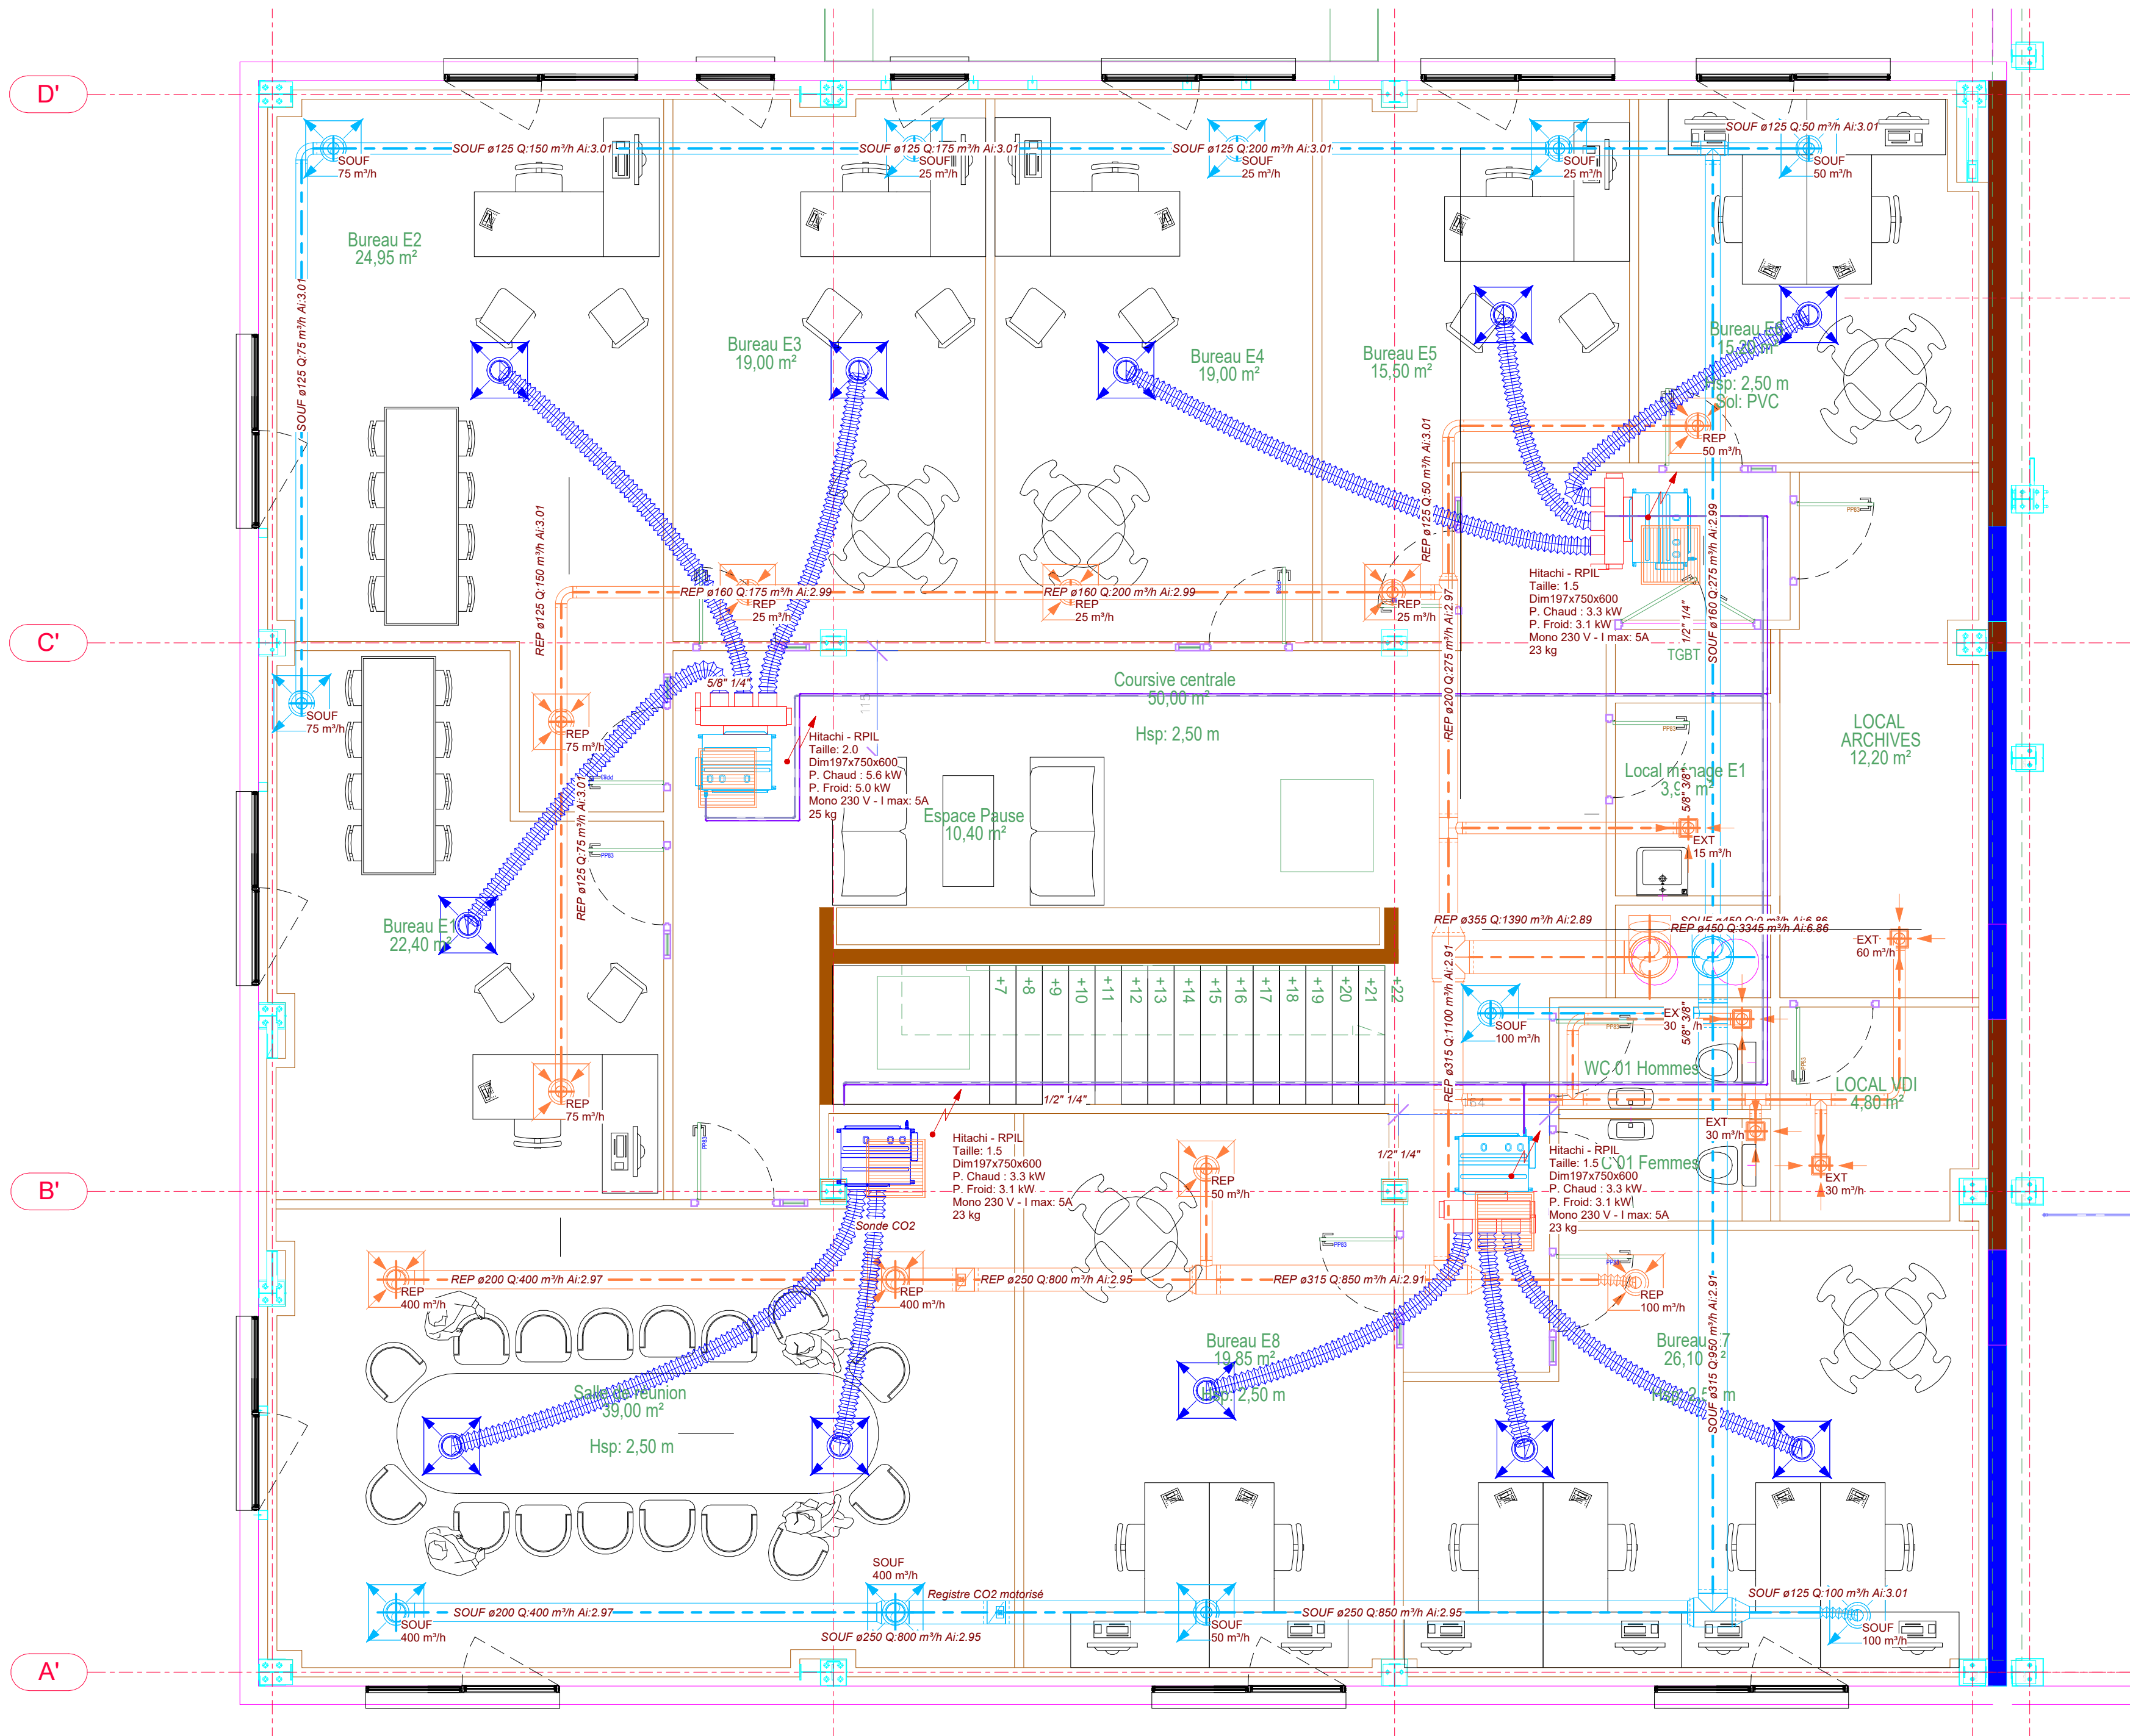

LEGENDE CHAUFFAGE - VENTILATION		
		Réseau Frigorifique - Aller
		Réseau Frigorifique - Retour
		Réseau de VMC circulaire
		Réseau ventilation d'air neuf
		Réseau ventilation soufflage
		Réseau ventilation de reprise
		Réseau ventilation d'extraction
		Réseau ventilation rejet air vicié

Maître d'ouvrage:

Axess
83 rue la Boétie
75008 Paris

Construction d'un bâtiment
industriel et de bureaux
Route des Jeux Olympiques
73 460 SAINTE HELENE SUR ISERE

Entreprise :

SABÉKO
Plomberie Chauffage Climatisation

SABEKO
92 Av. des Bruyères,
69150 Décines-Charpieu
Tél: 04 27 11 88 09

3CT

Bureau Etudes Fluides / Electricité
3CT

35 rue Jules Ferry
10430 ROSIERES près TROYES
Tél : 06 12 55 25 62
Interlocuteur : Yamine Bechbach
Tél : 06 12 55 25 62
E-mail : Yamine.bechbach@be-3ct.fr

Plan CVC

R+1

N° Affaires : 26-009

Phase : DOE

Echelle : 1 : 50

N° Plan : Lot CVC

Indice : E

Date : 22/06/2026