




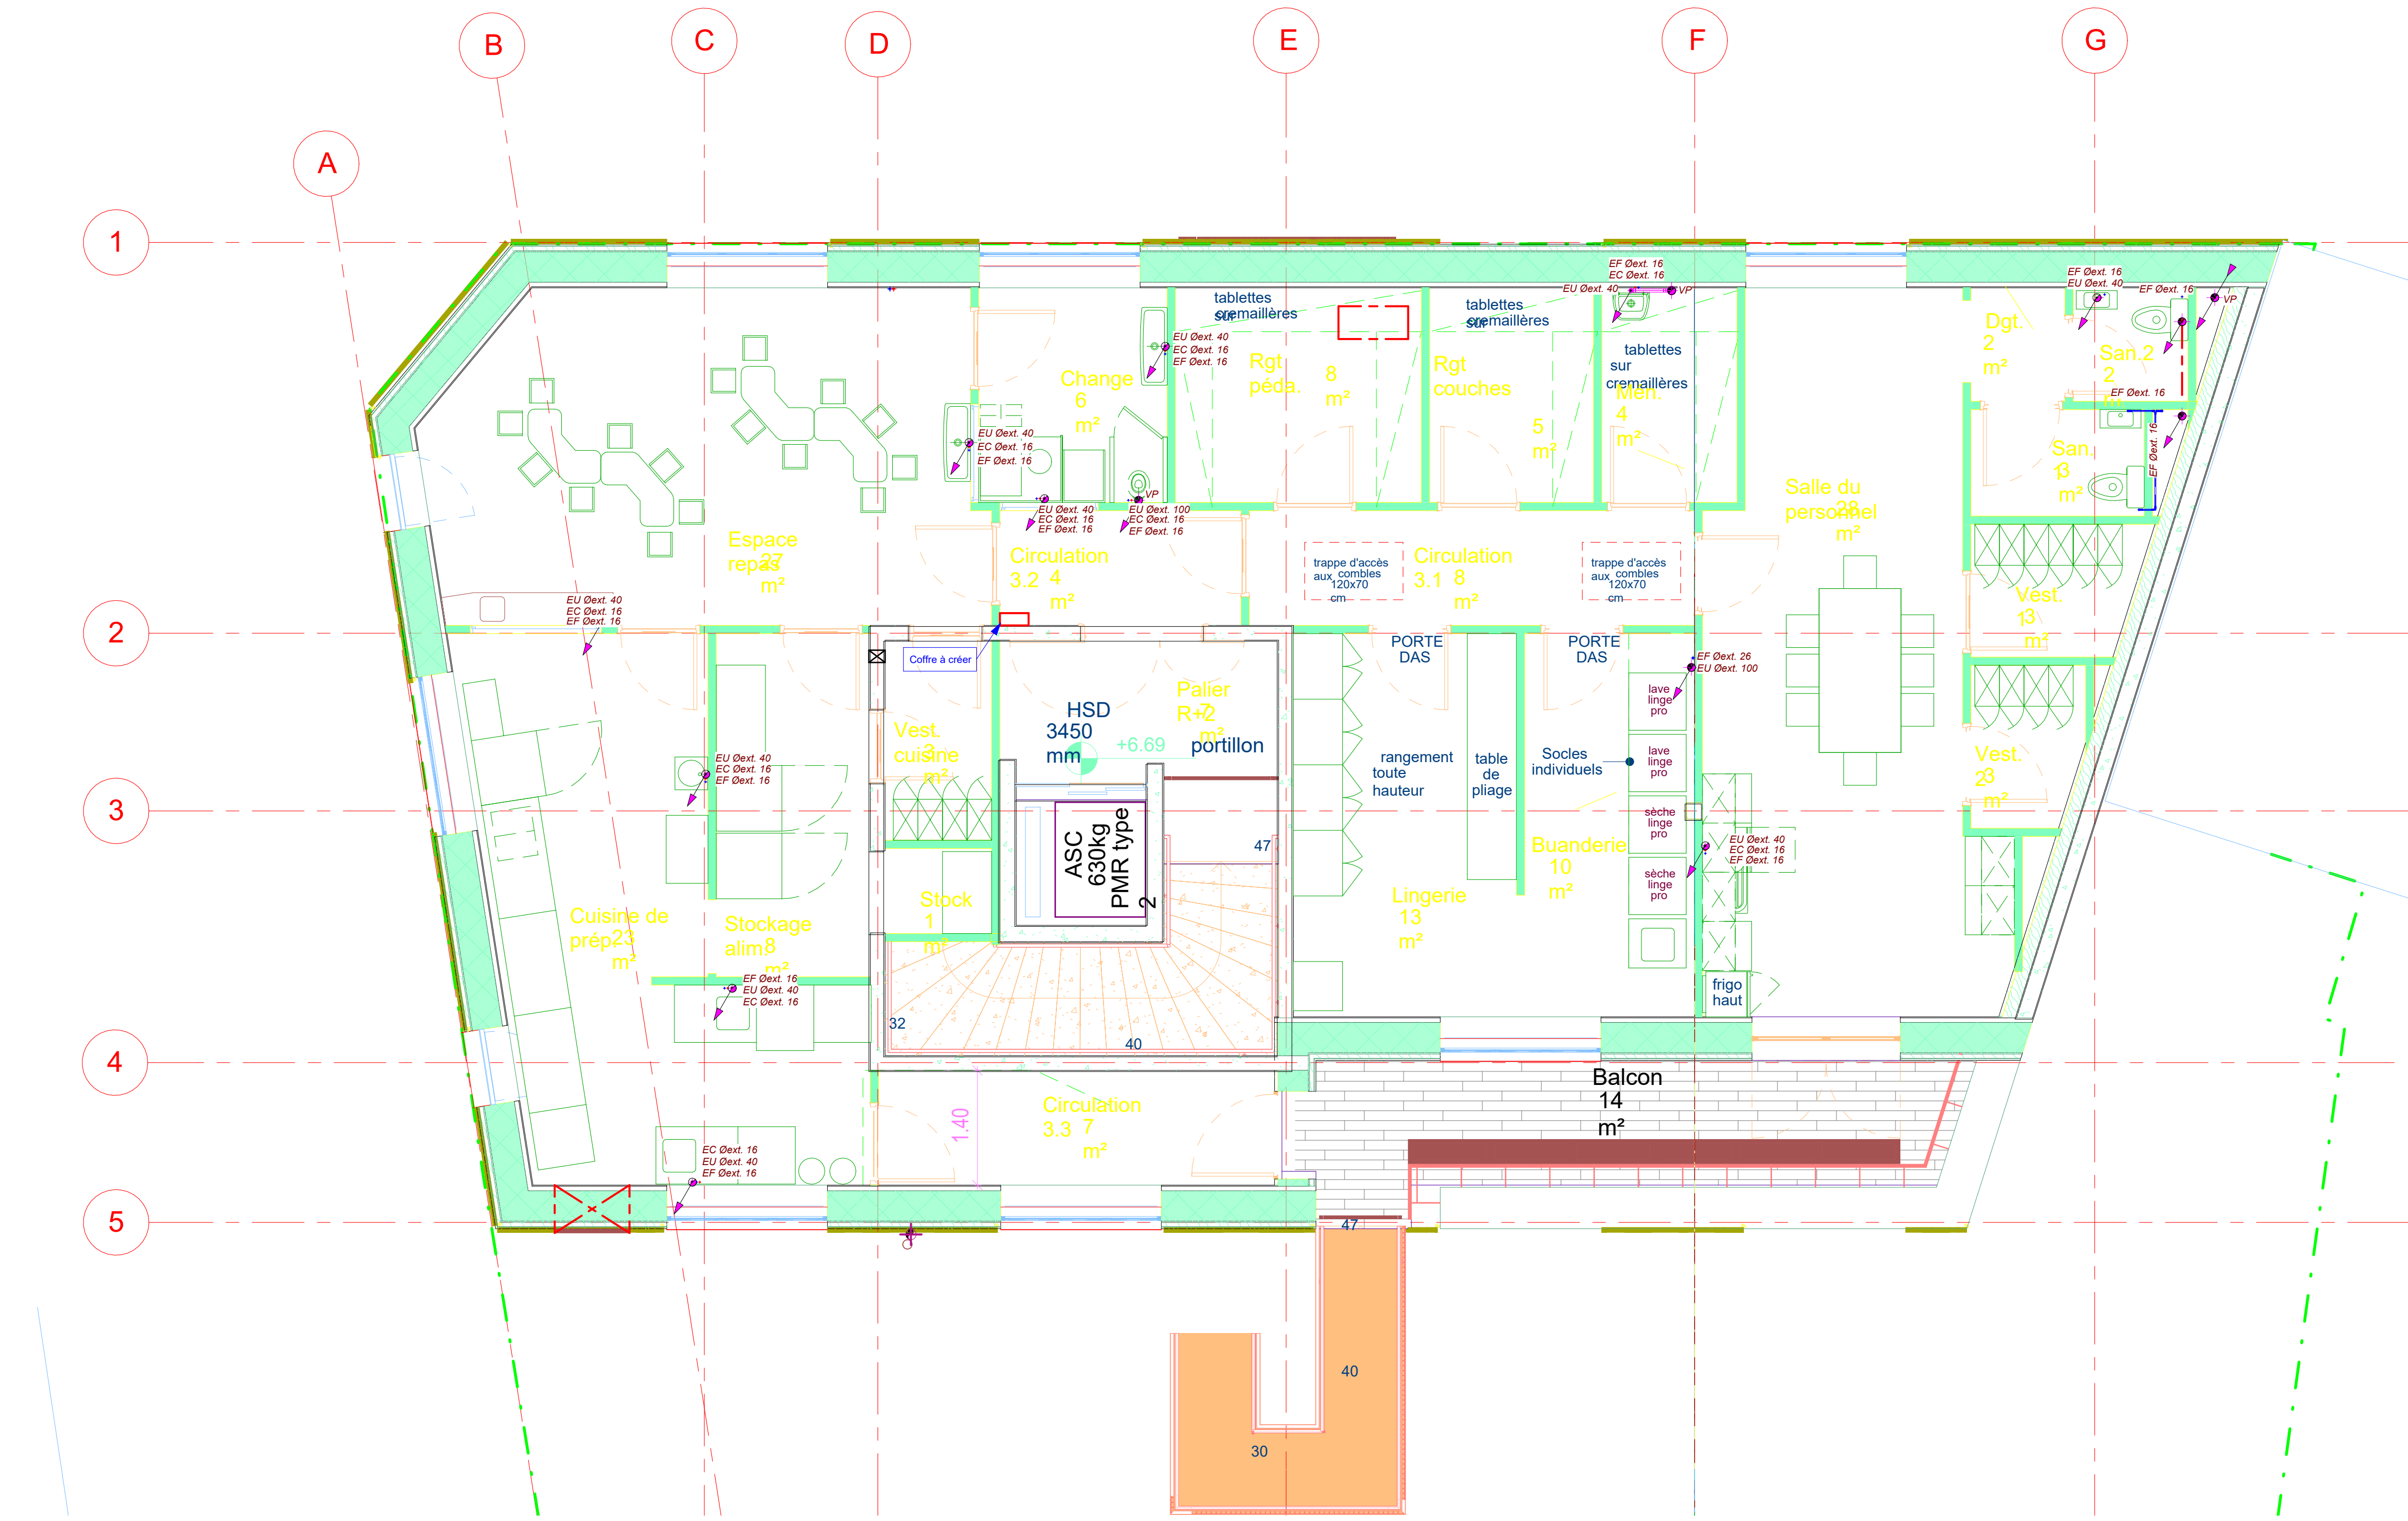


3 Plan Niveau 2:TOC
1:50

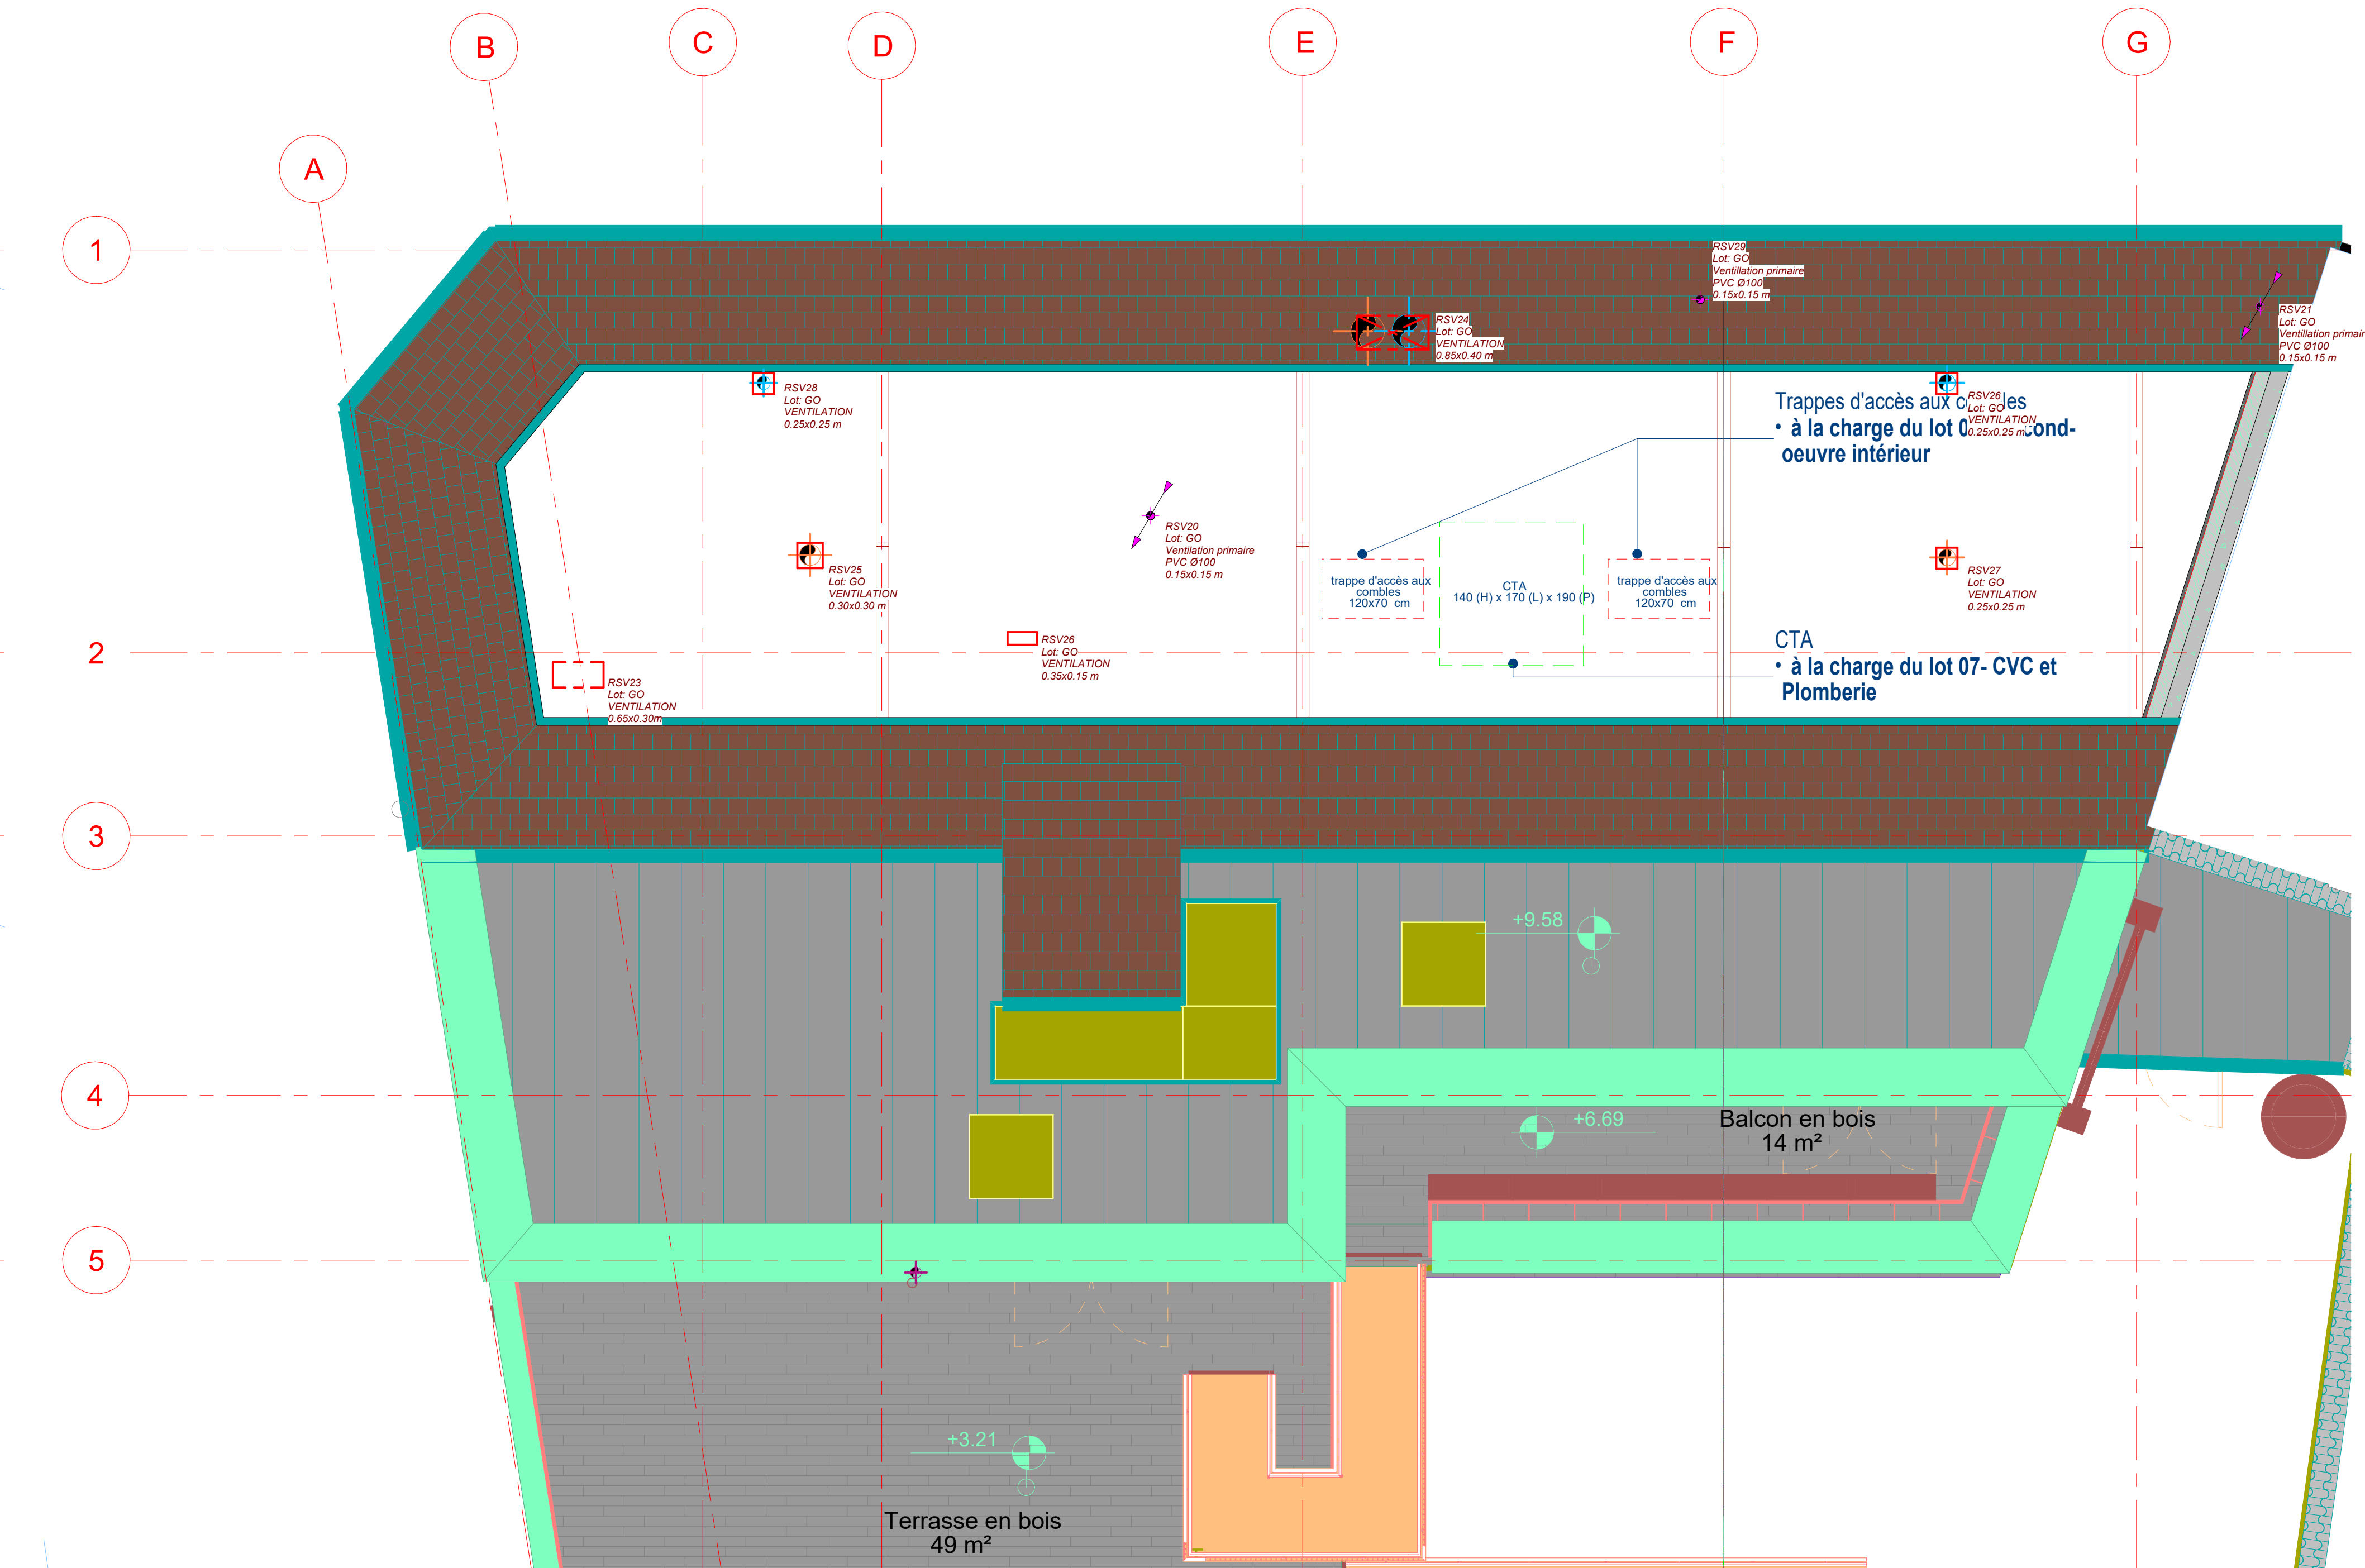

4 Plan Niveau 3:TOC Copie 1
1:50

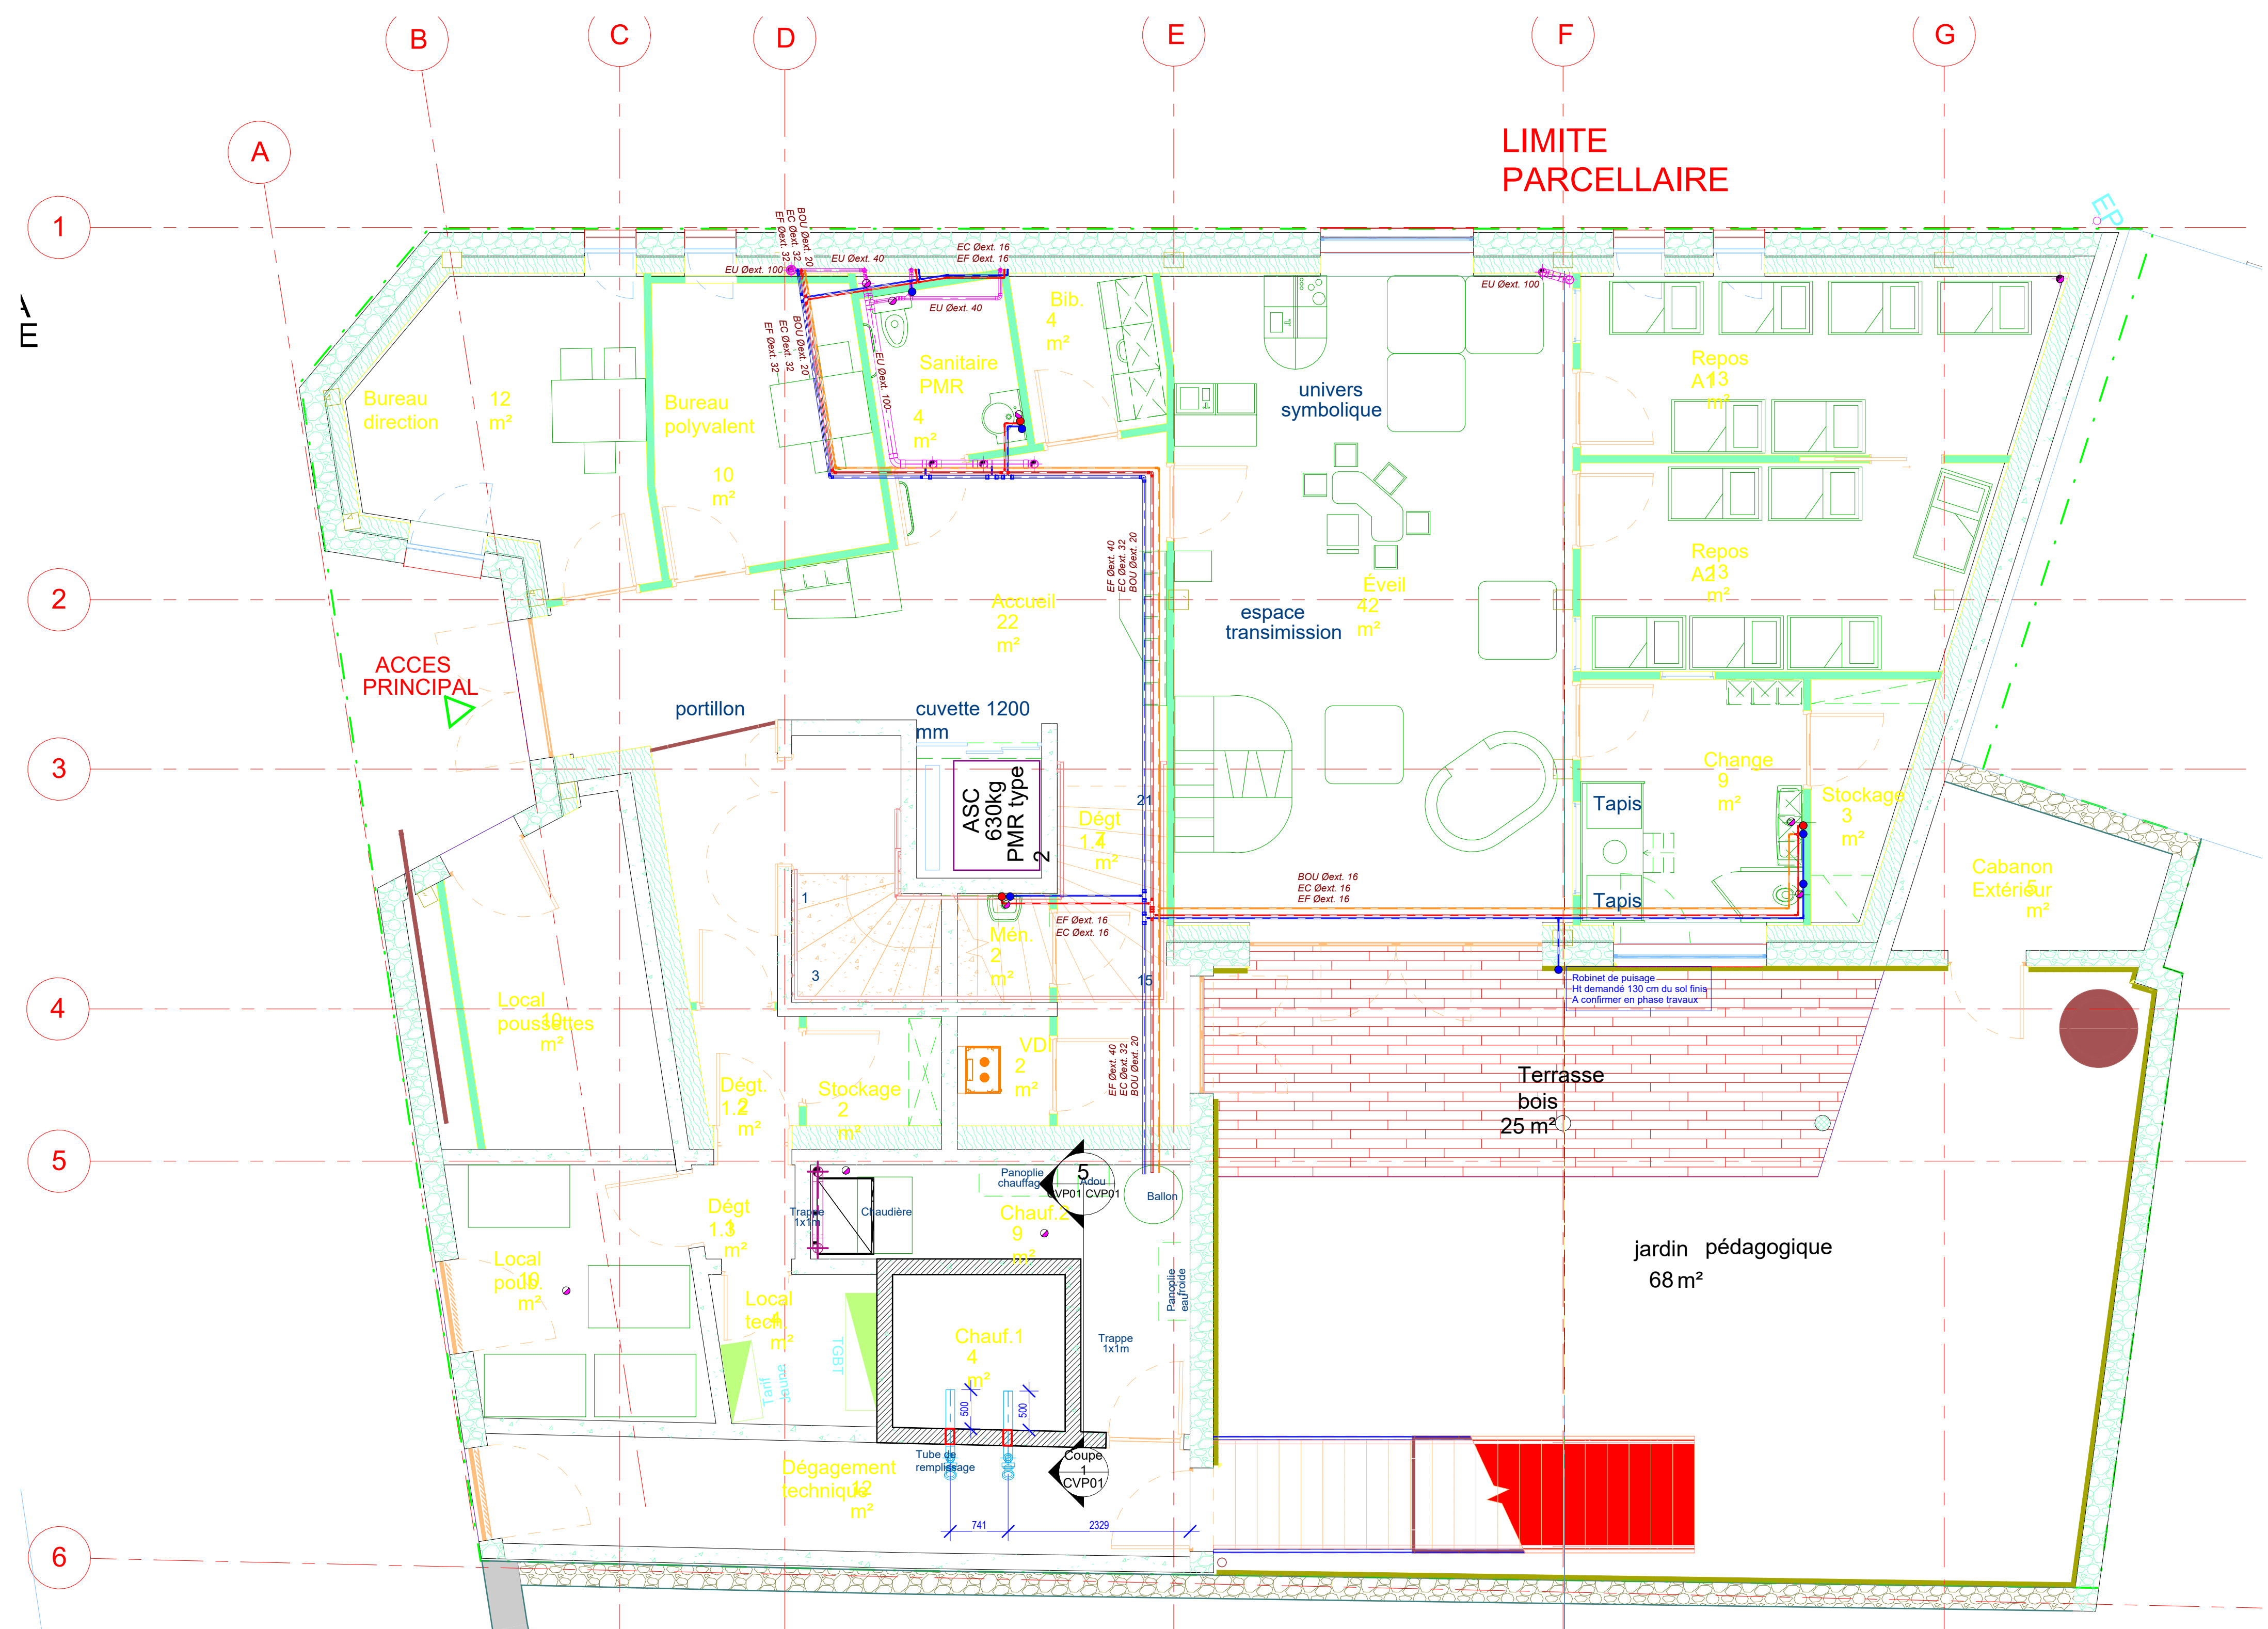

1 Plan TOC Niveau 0
1:50

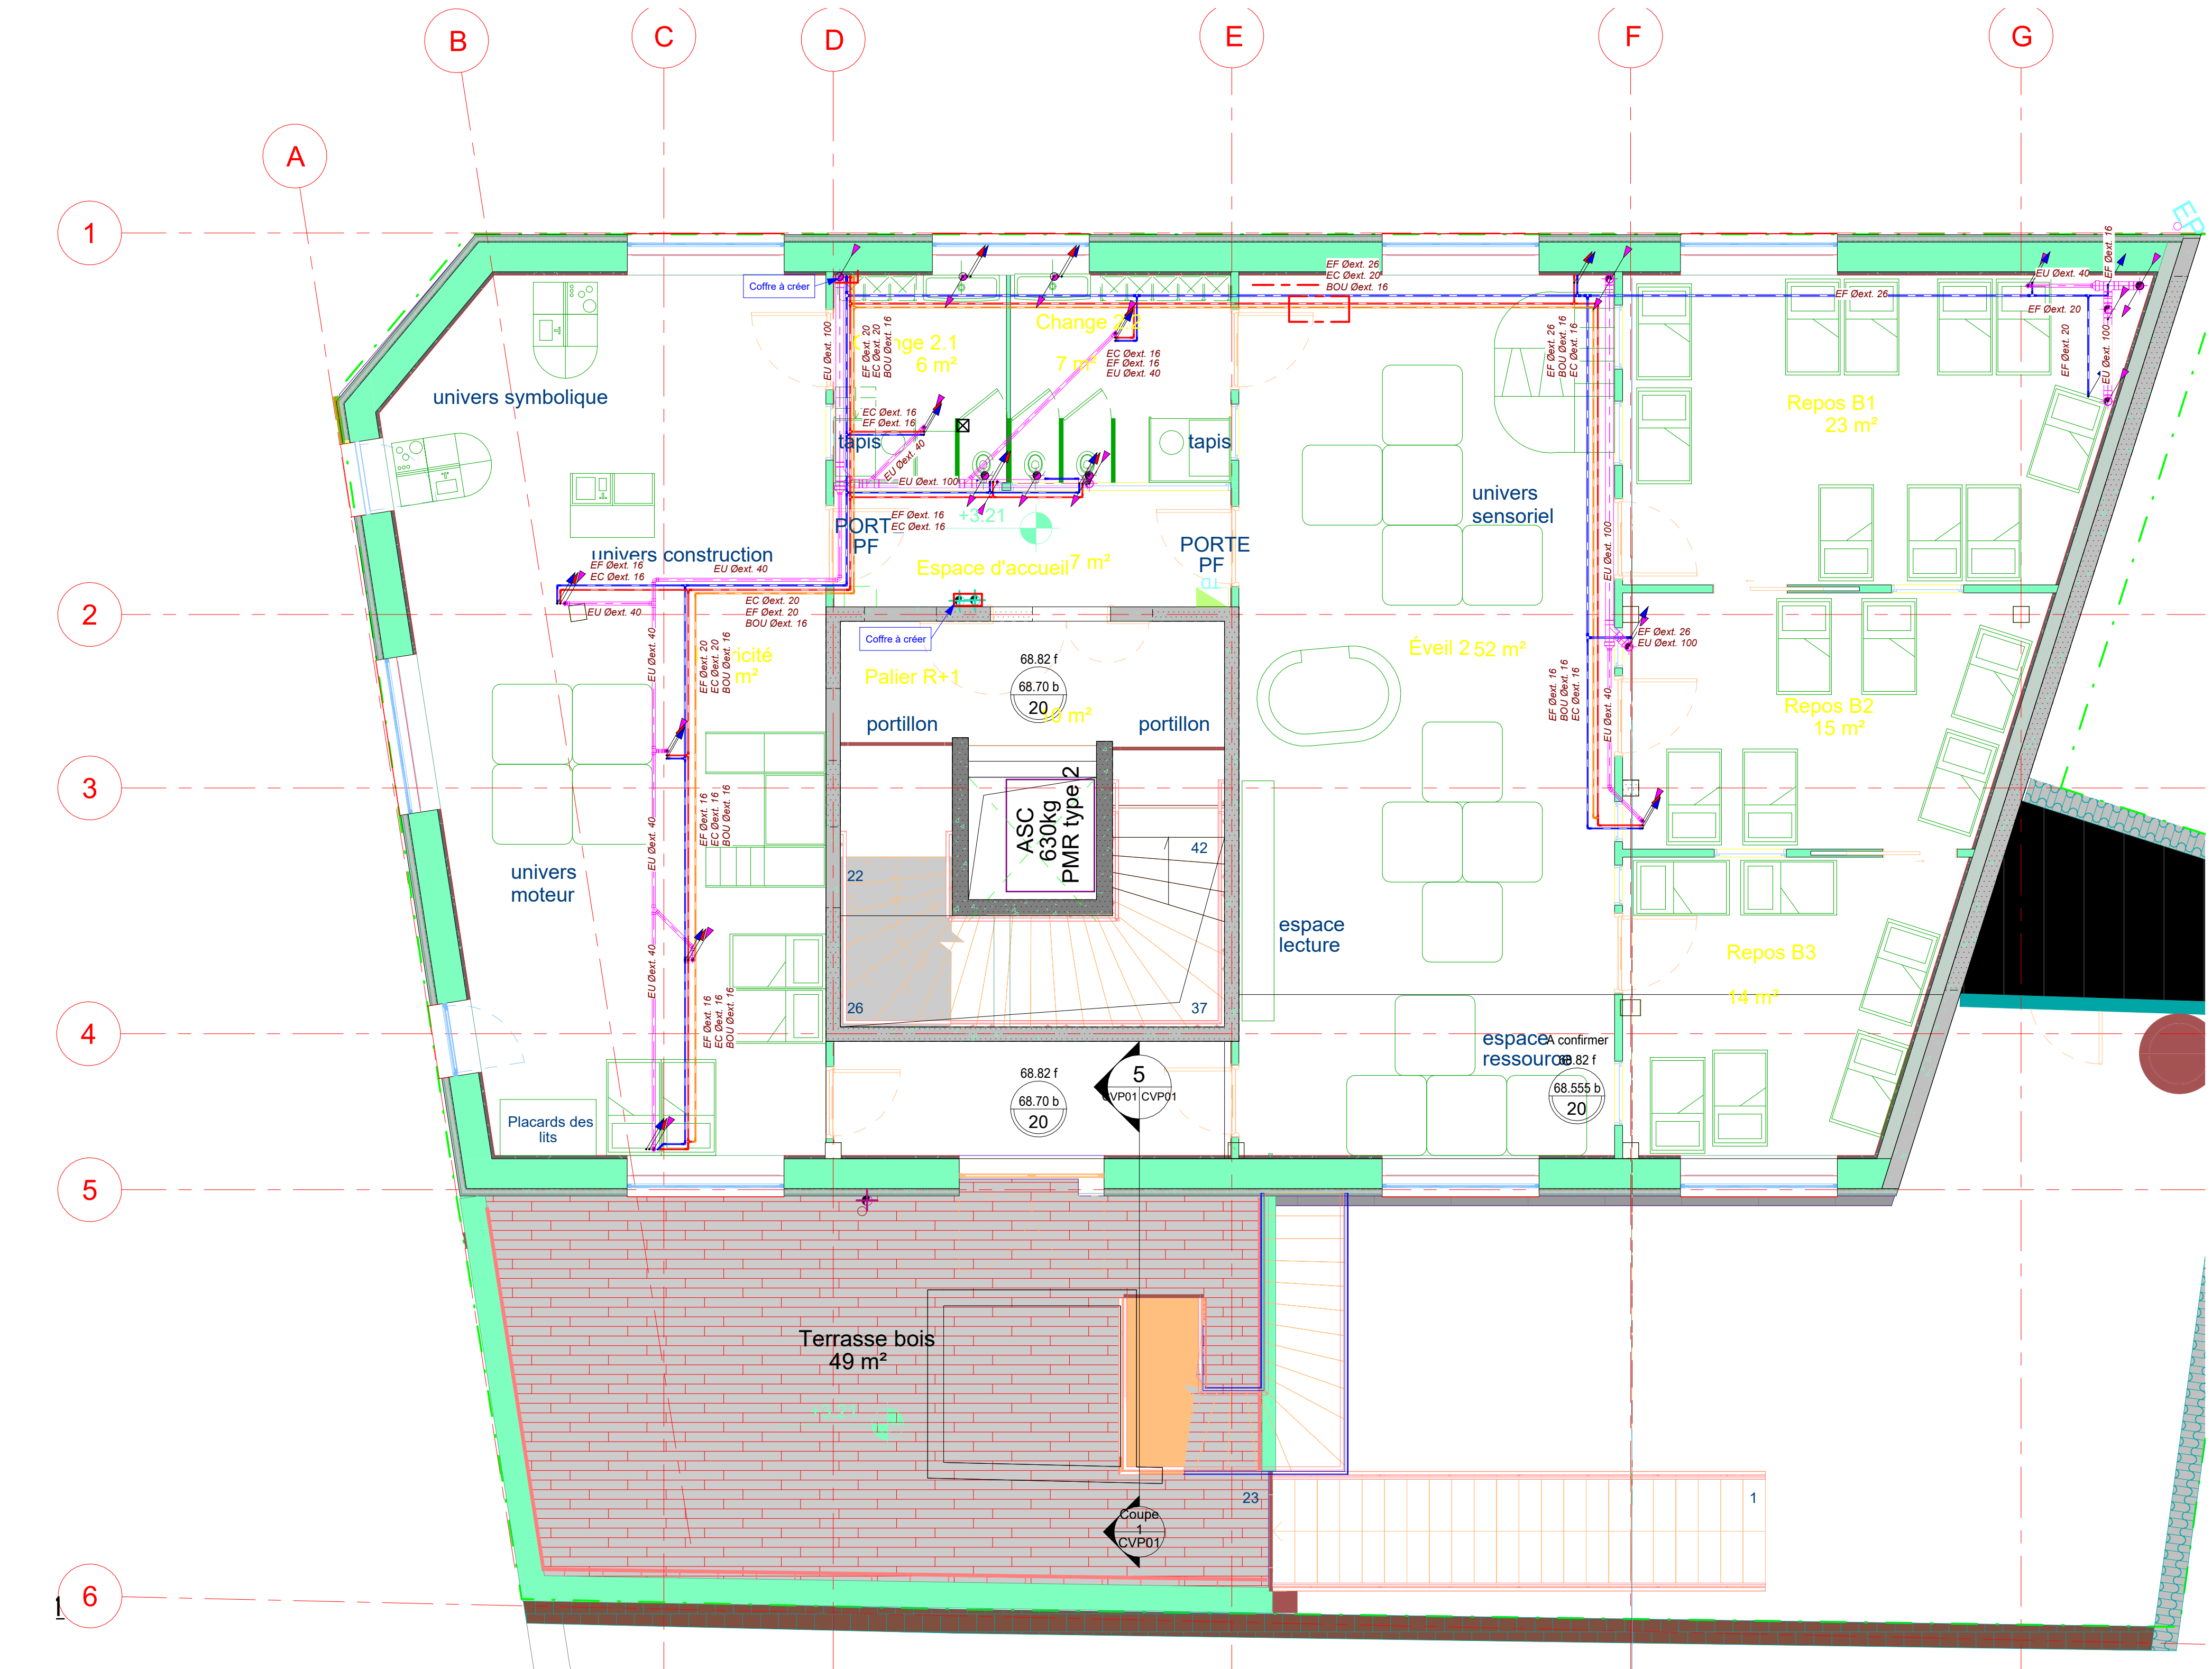

2 Plan TOC Niveau 1
1:50

LEGENDE PLOMBERIE	
	Réseau Eau Froide
	Réseau Eau Froide Adoucie
	Réseau Eau Chaude Sanitaire
	Réseau Retour Eau Chaude Sanitaire
	Evacuation Eau Usée
	Evacuation Eau Grasse
	Attente Plomberie

Maître d'ouvrage:



Pays de Nemours

41 quai Victor Hugo
77140 Nemours

Construction d'une crèche de 39
berceaux

3 Place de la Gare
77140 Saint-Pierre-lès-Nemours

Architecte :



CARTON architectures
contact@carton-architectures.com
60 avenue du Général Leclerc
75014 PARIS

Entreprise:



BETTA
a.bahijari@betta-cvc.fr
62 BOULEVARD DE BEAUBOURG,
77184 EMERVILLE



Bureau Etudes Fluides / Electricité
3CT

35 rue Jules Ferry
10430 ROSIERES près TROYES

Tél : 06 12 55 25 62

Interlocuteur : Yasmine Bechbach

Tél : 06 12 55 25 62

E-mail : Yasmine.bechbach@bee-3ct.fr

Plan de PLOMBERIE

Tous niveaux

N° Affaires : 26-022

N° Plan : Lot 08

Phase : EXE

Indice : A

Echelle : 1 : 50

Date : 11/05/2026