




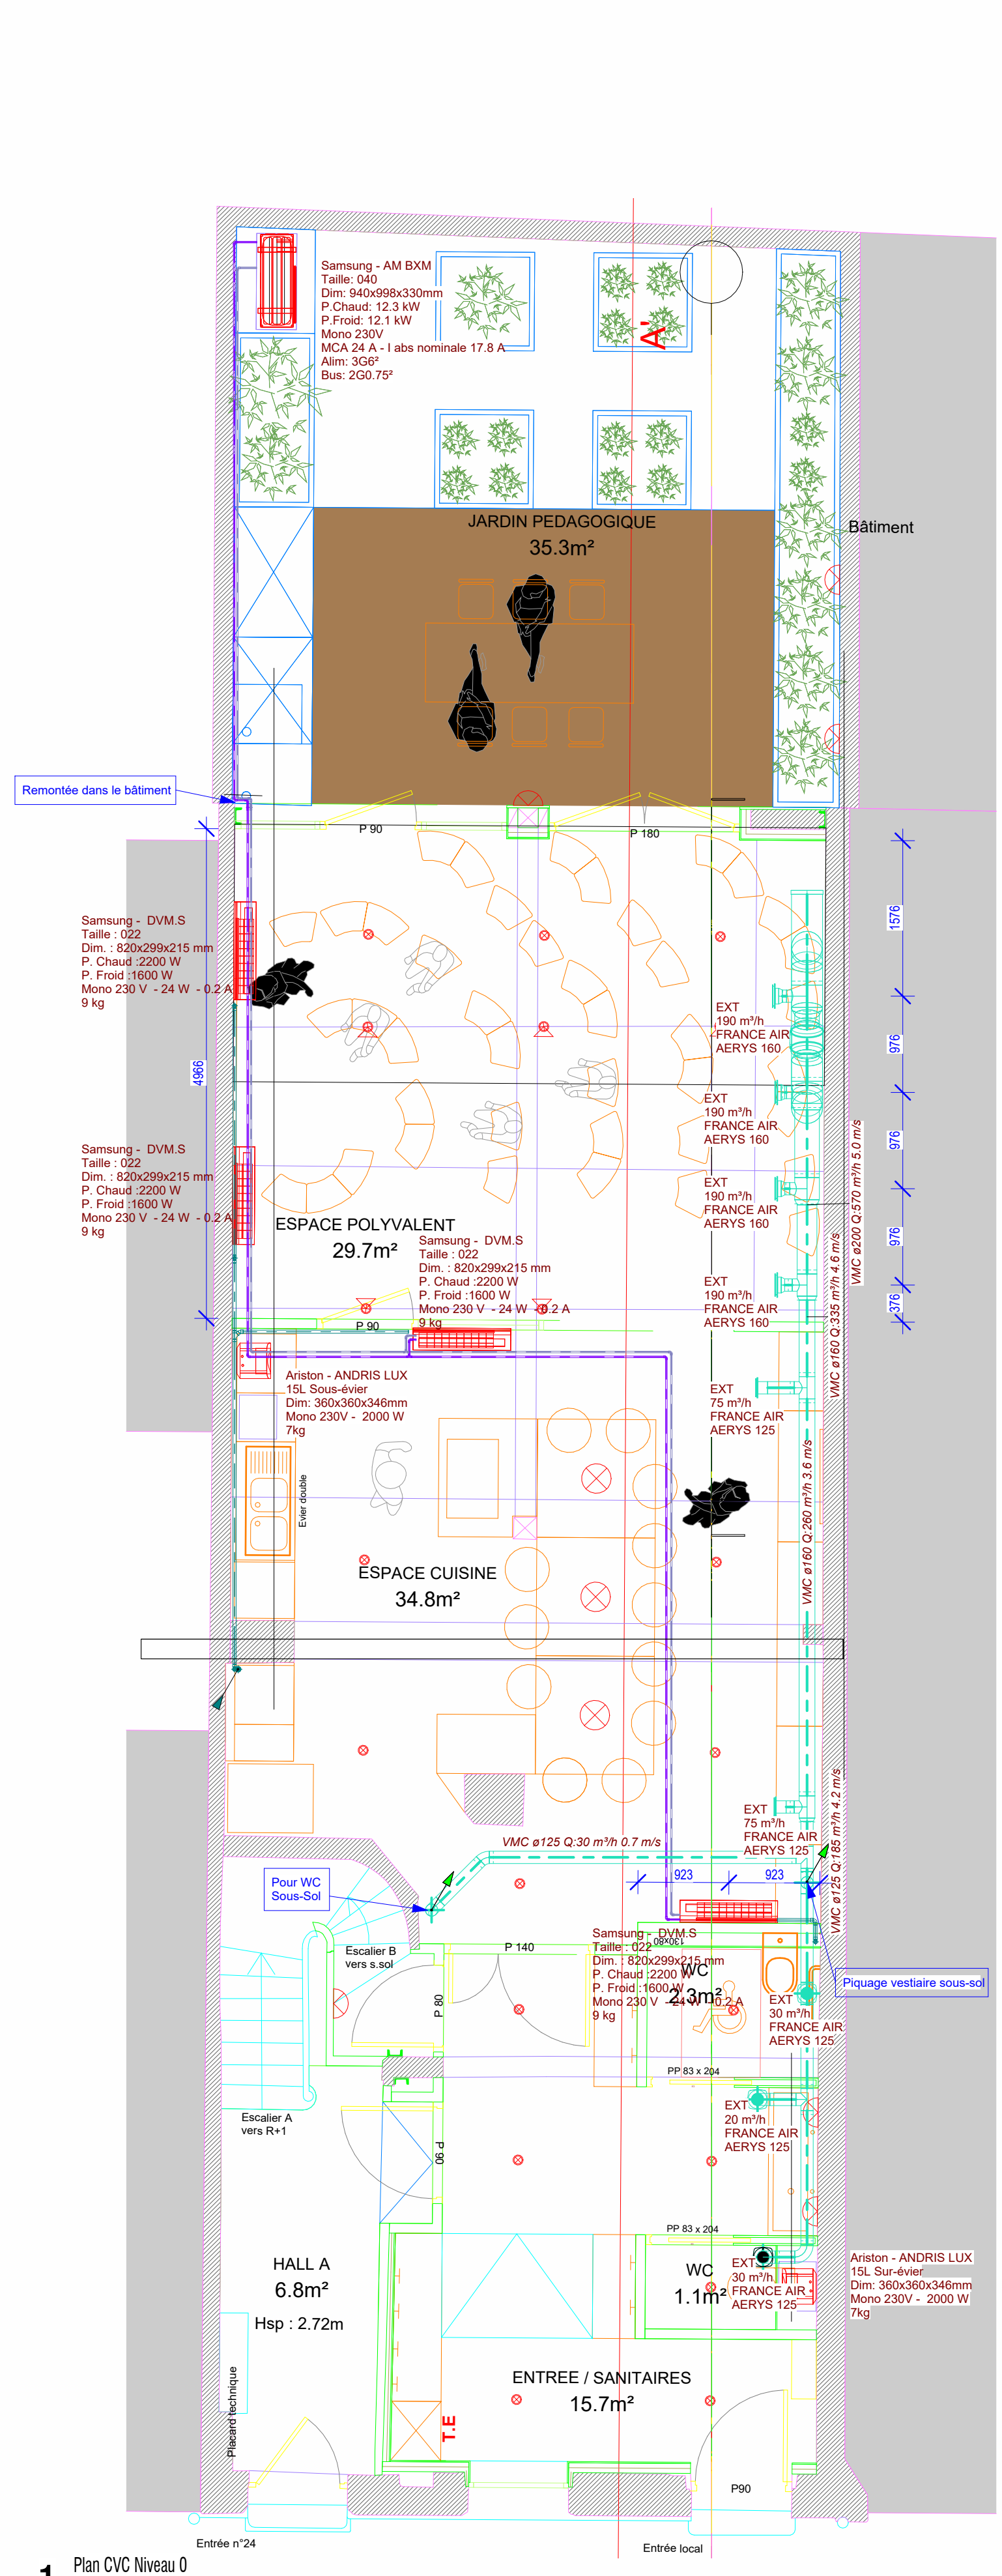


1 Plan CVC Niveau 0
1:30

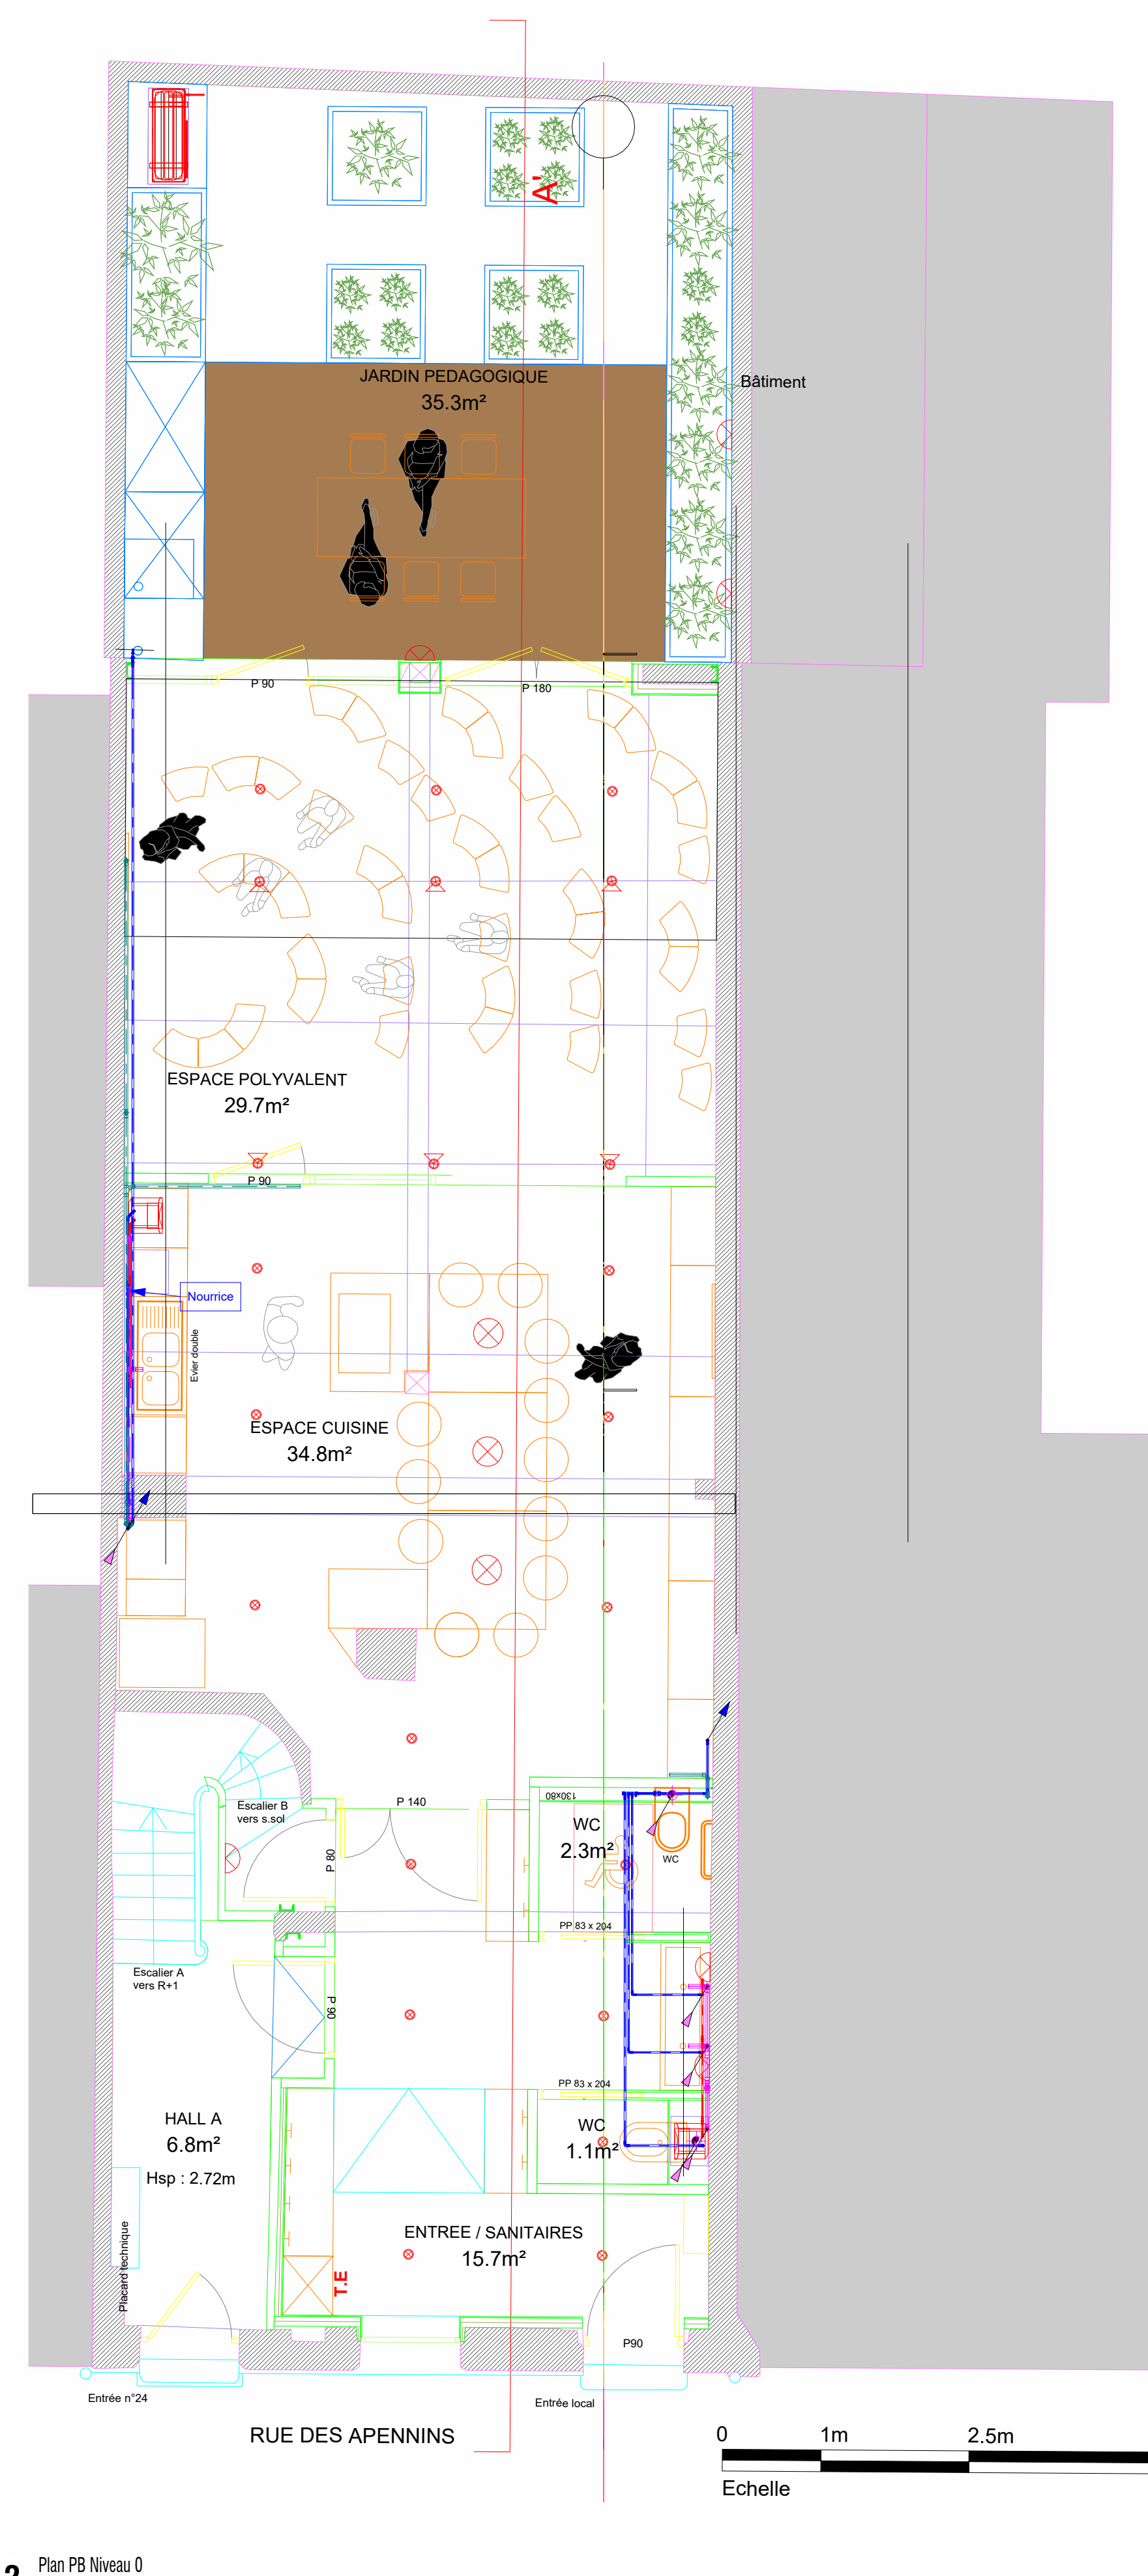


2 Plan PB Niveau 0
1:50

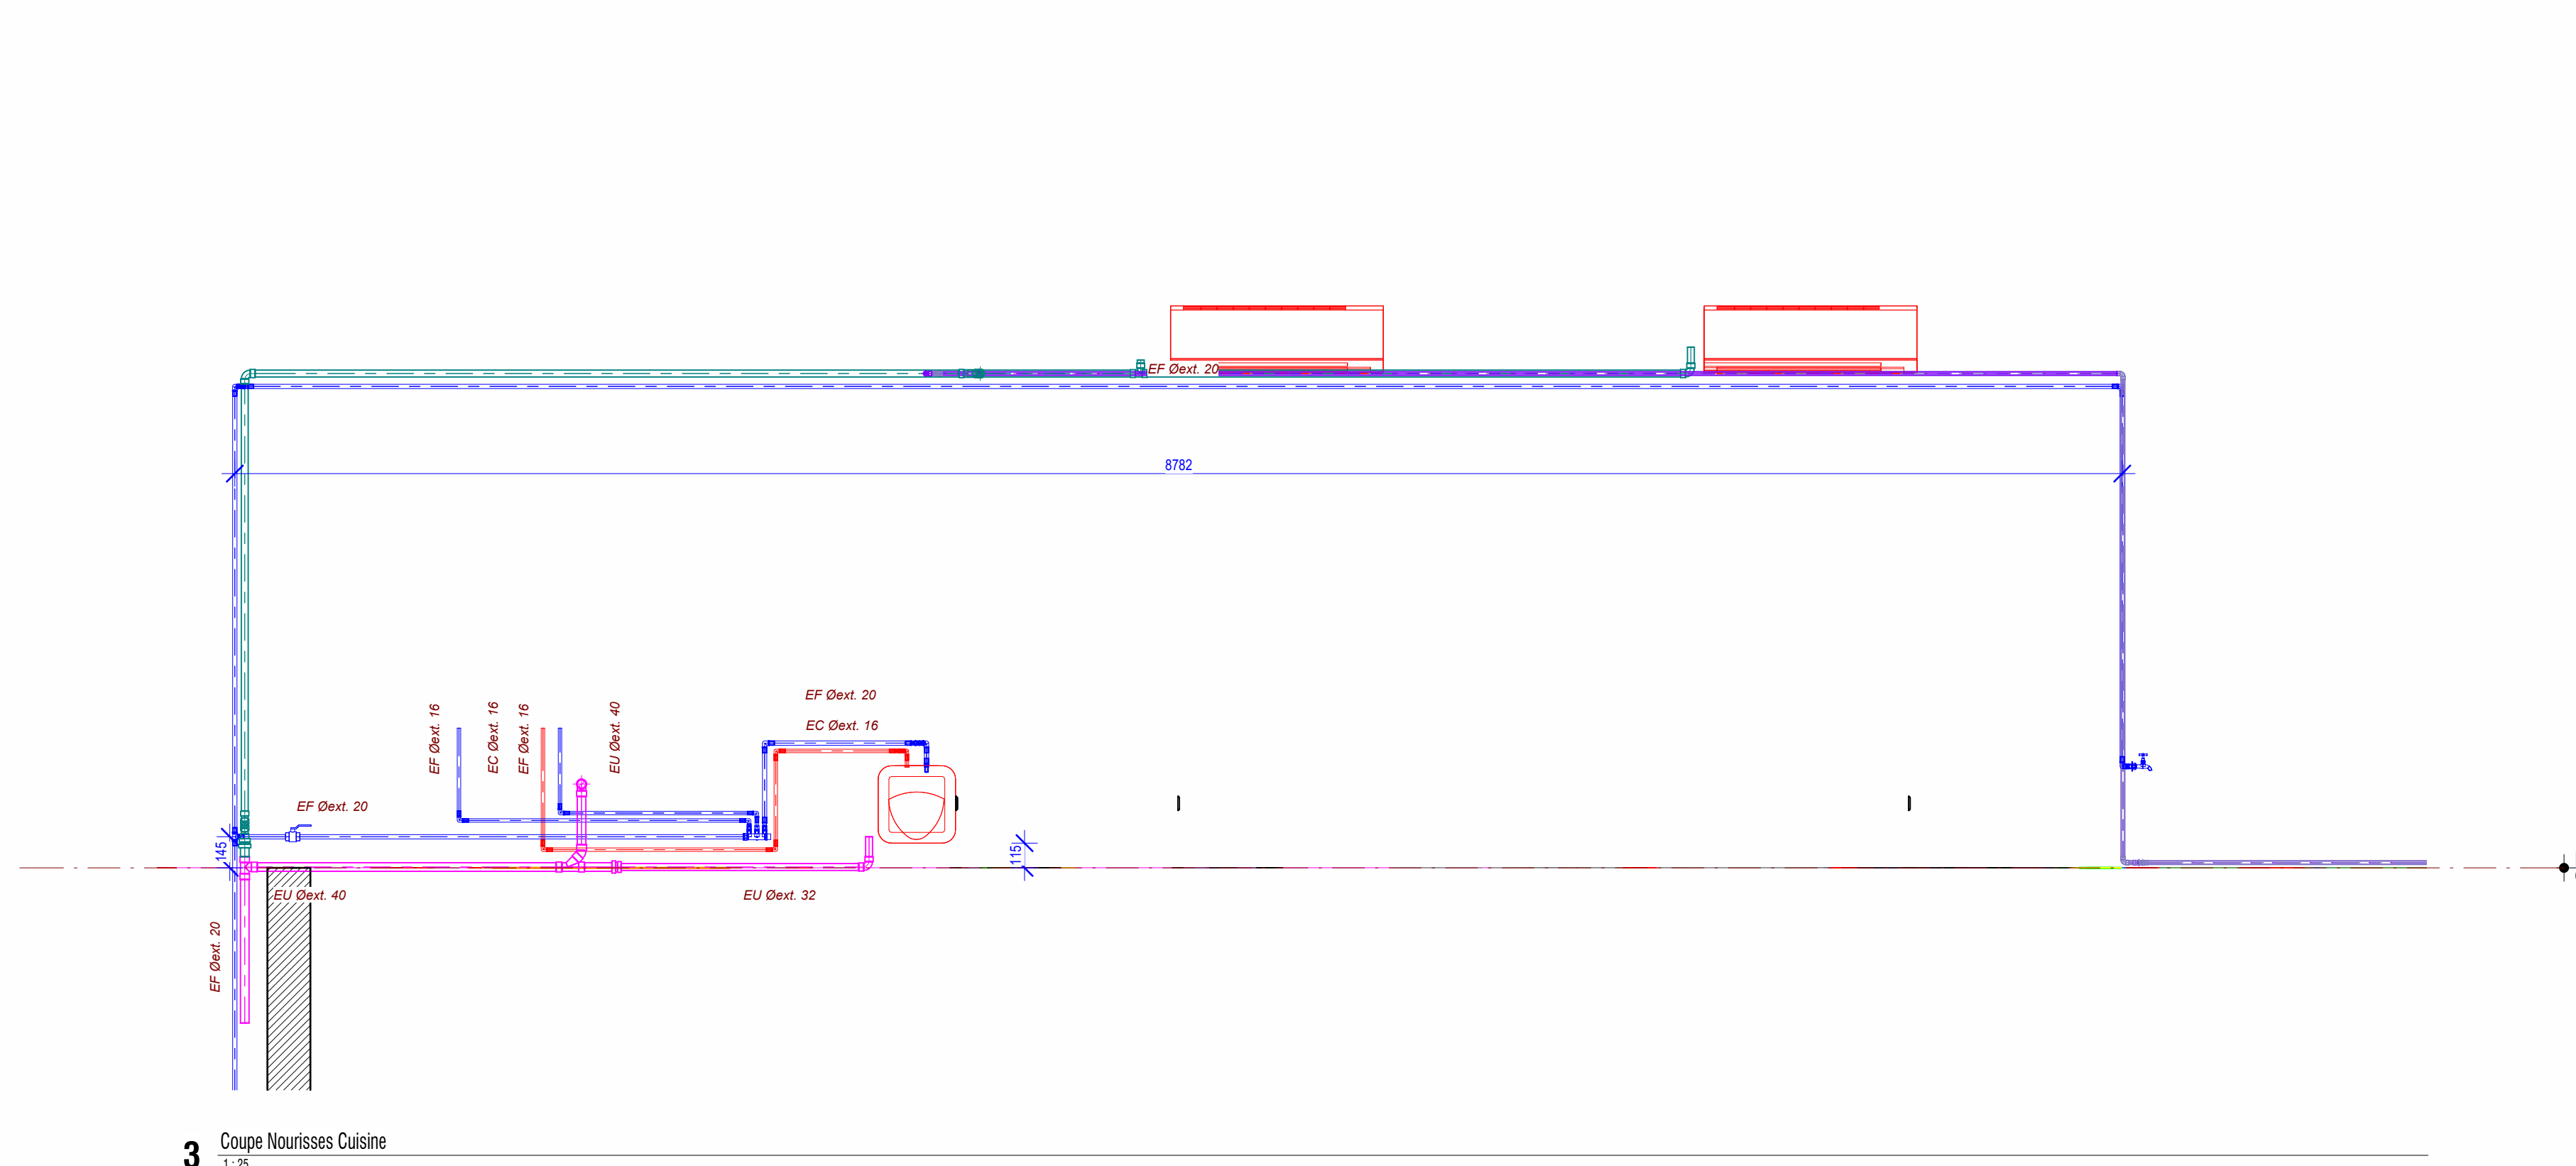

3 Coupe Nourissse Cuisine
1:20

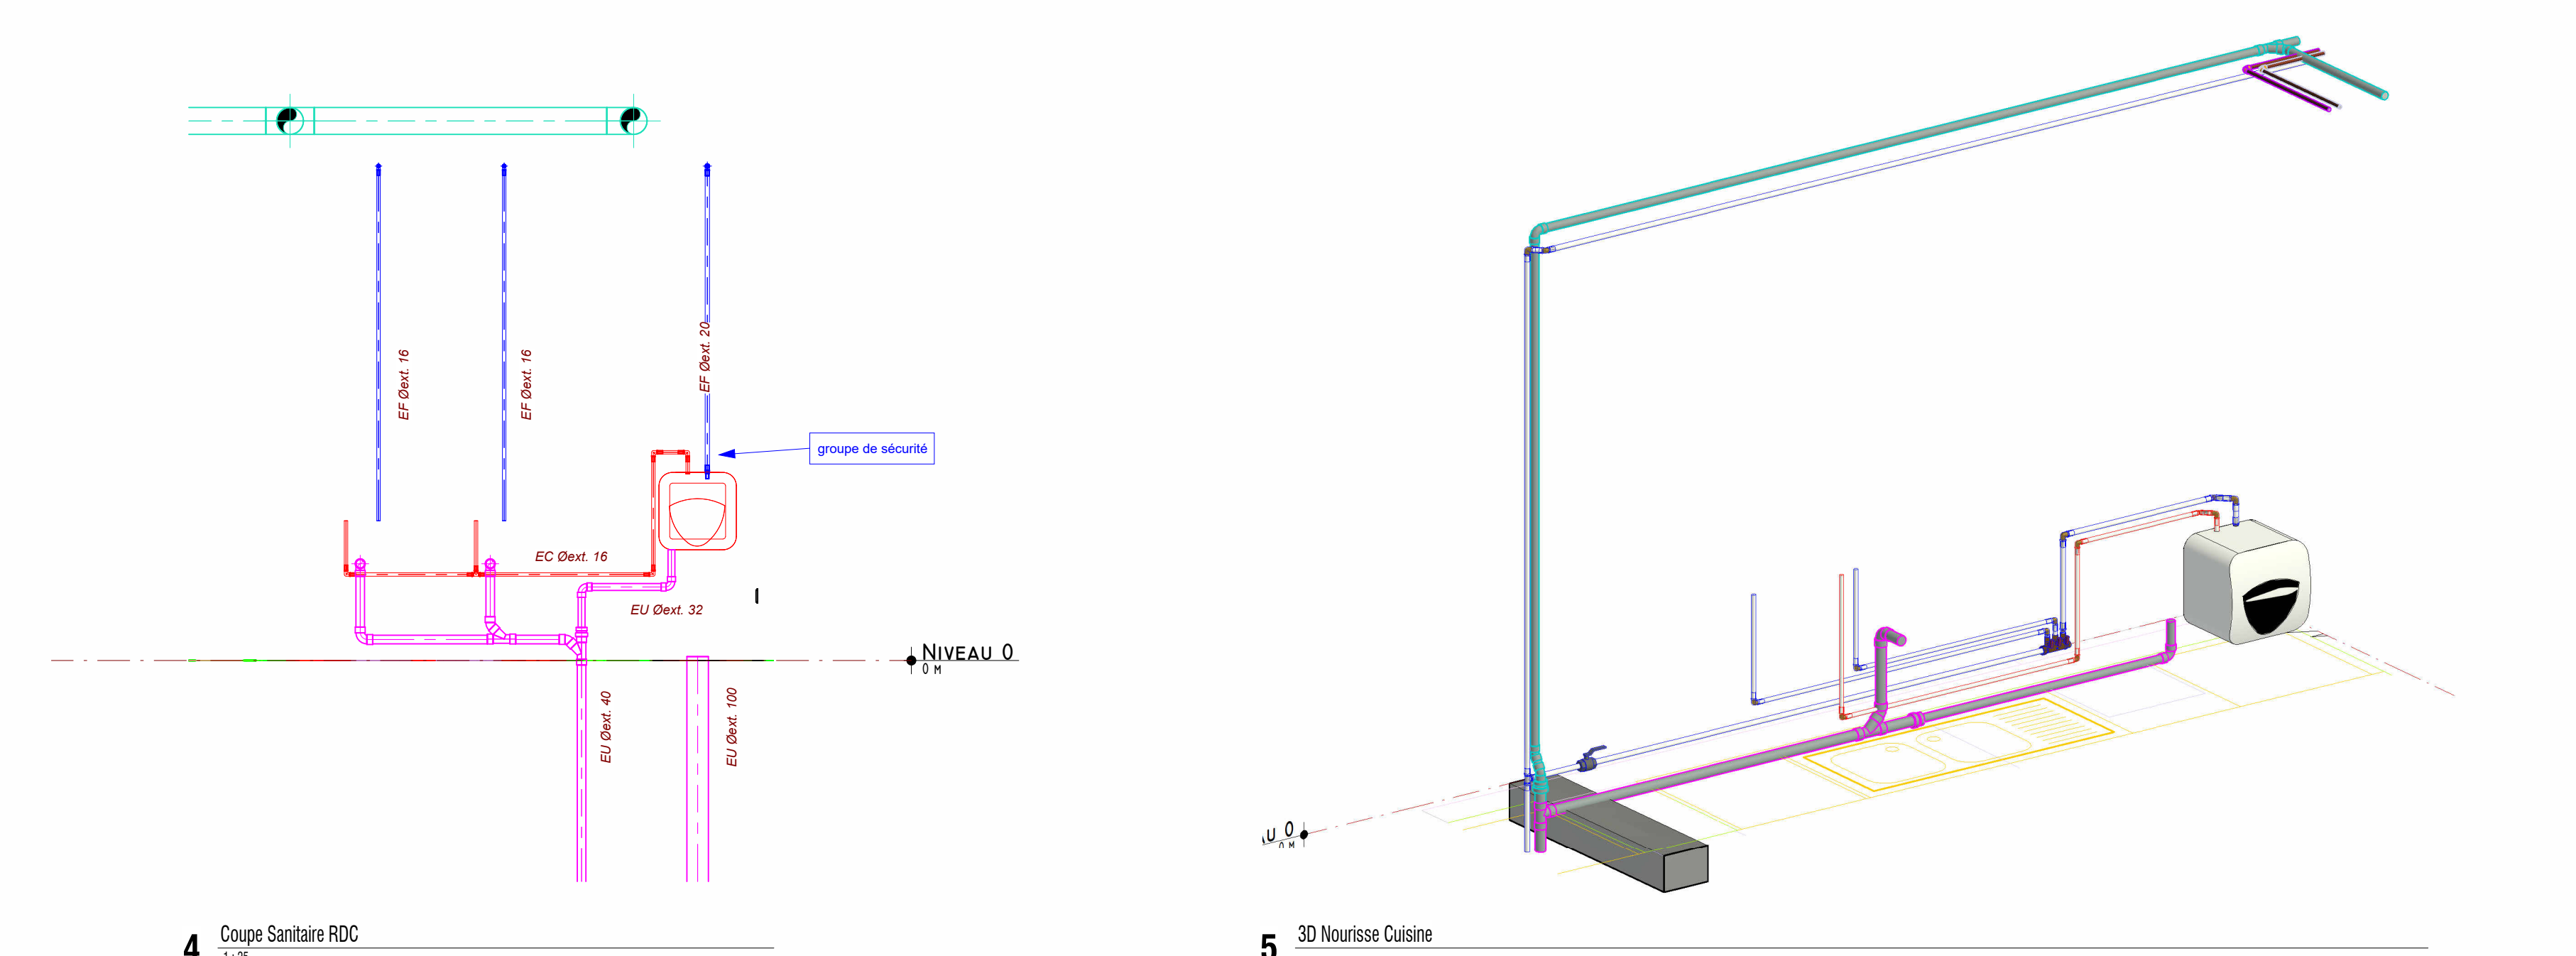


4 Coupe Sanitaire RDC
1:20

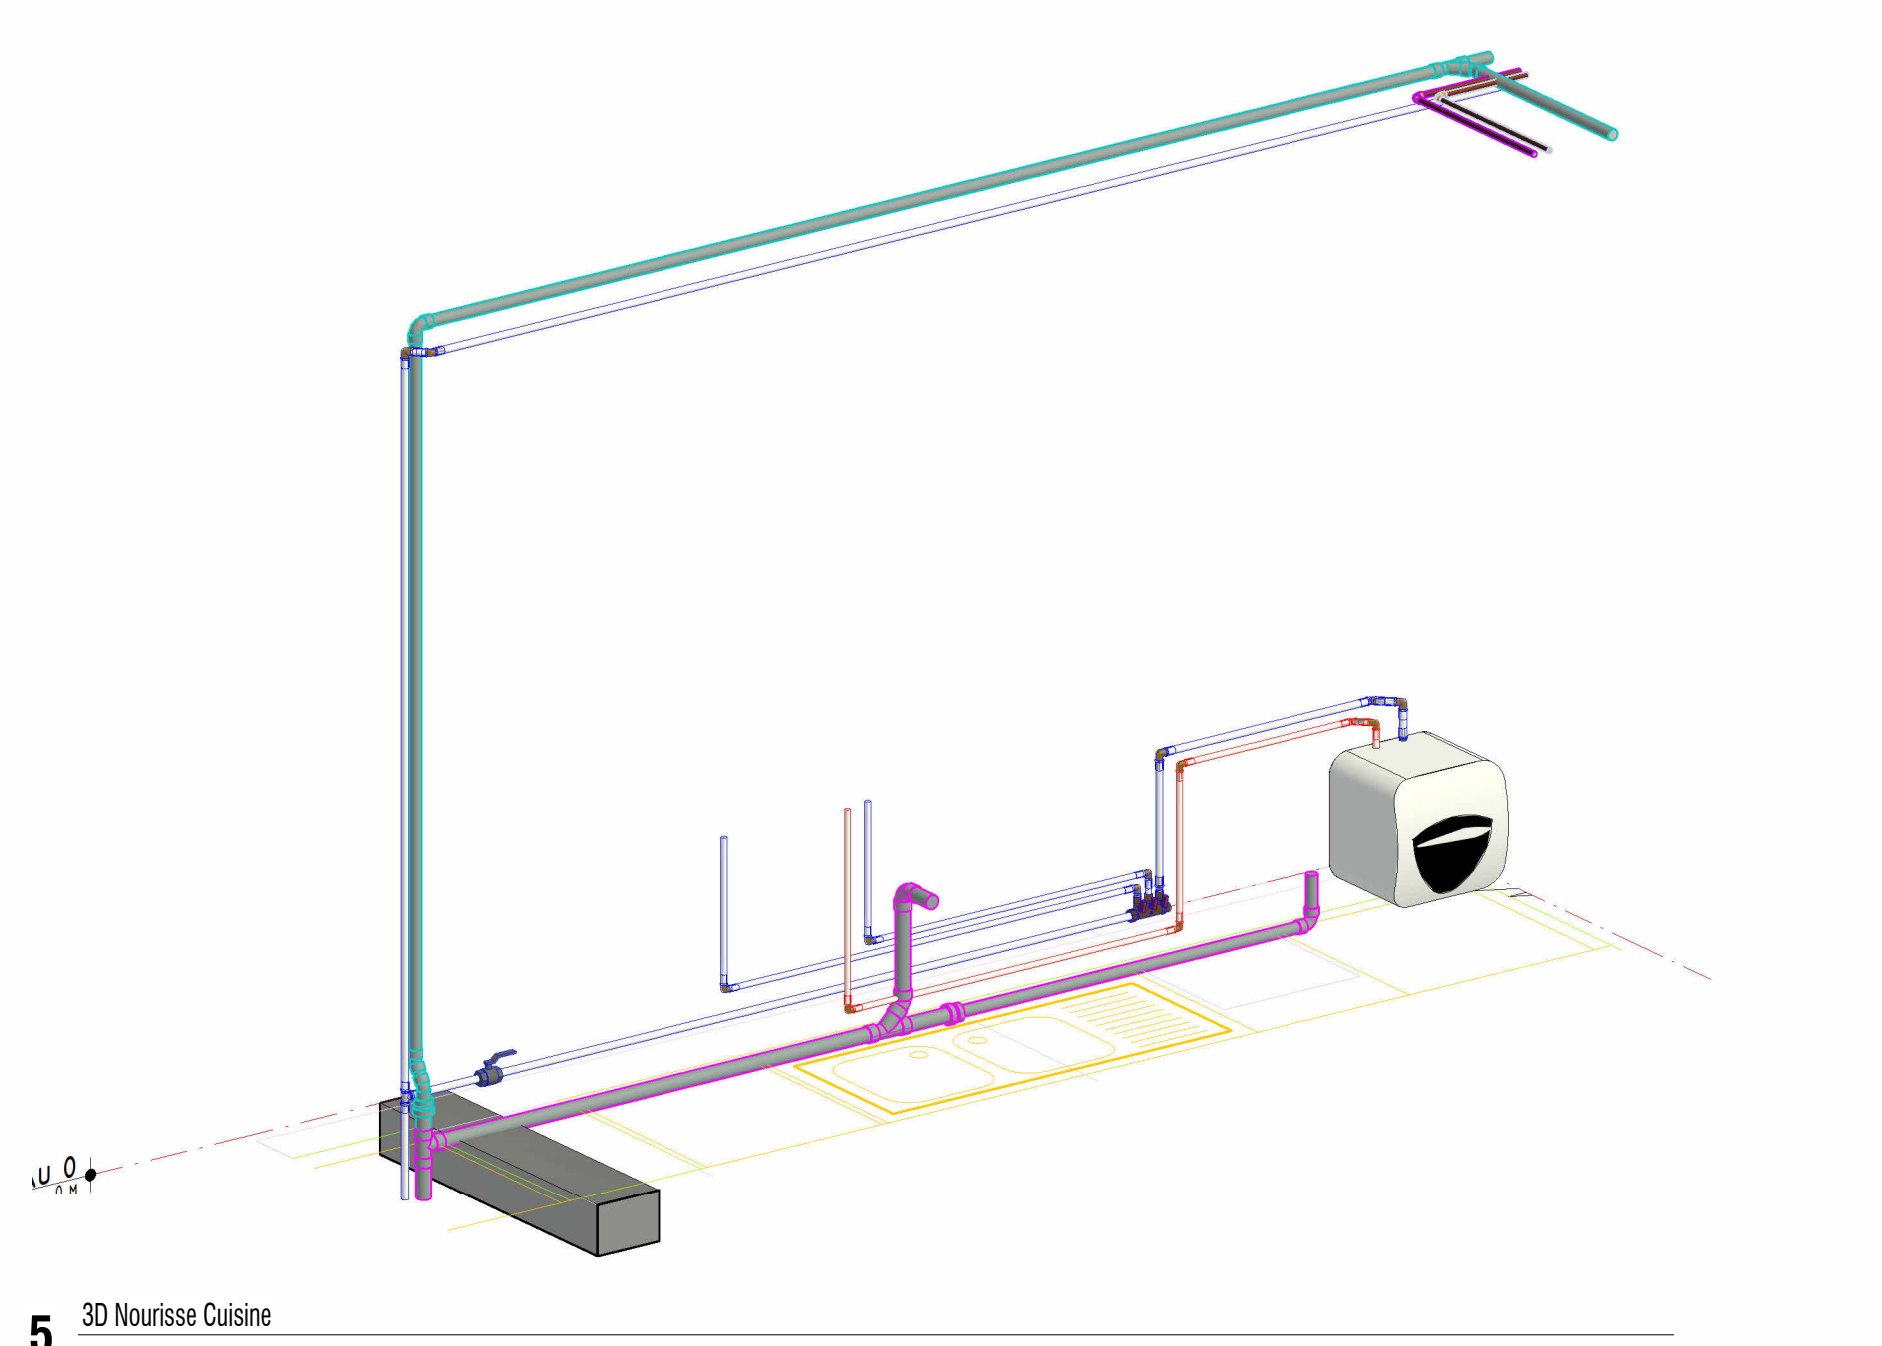

5 3D Nourisse Cuisine

LEGENDE PLOMBERIE	
	Réseau Eau Froide
	Réseau Eau Froide Adoucie
	Evacuation Eau Usée
	Evacuation Condensat
	Attente Plomberie

LEGENDE CHAUFFAGE - VENTILATION	
	Réseau Frigorifique - Aller
	Réseau Frigorifique - Retour
	Réseau de VMC circulaire
	Réseau ventilation rejet air vicié

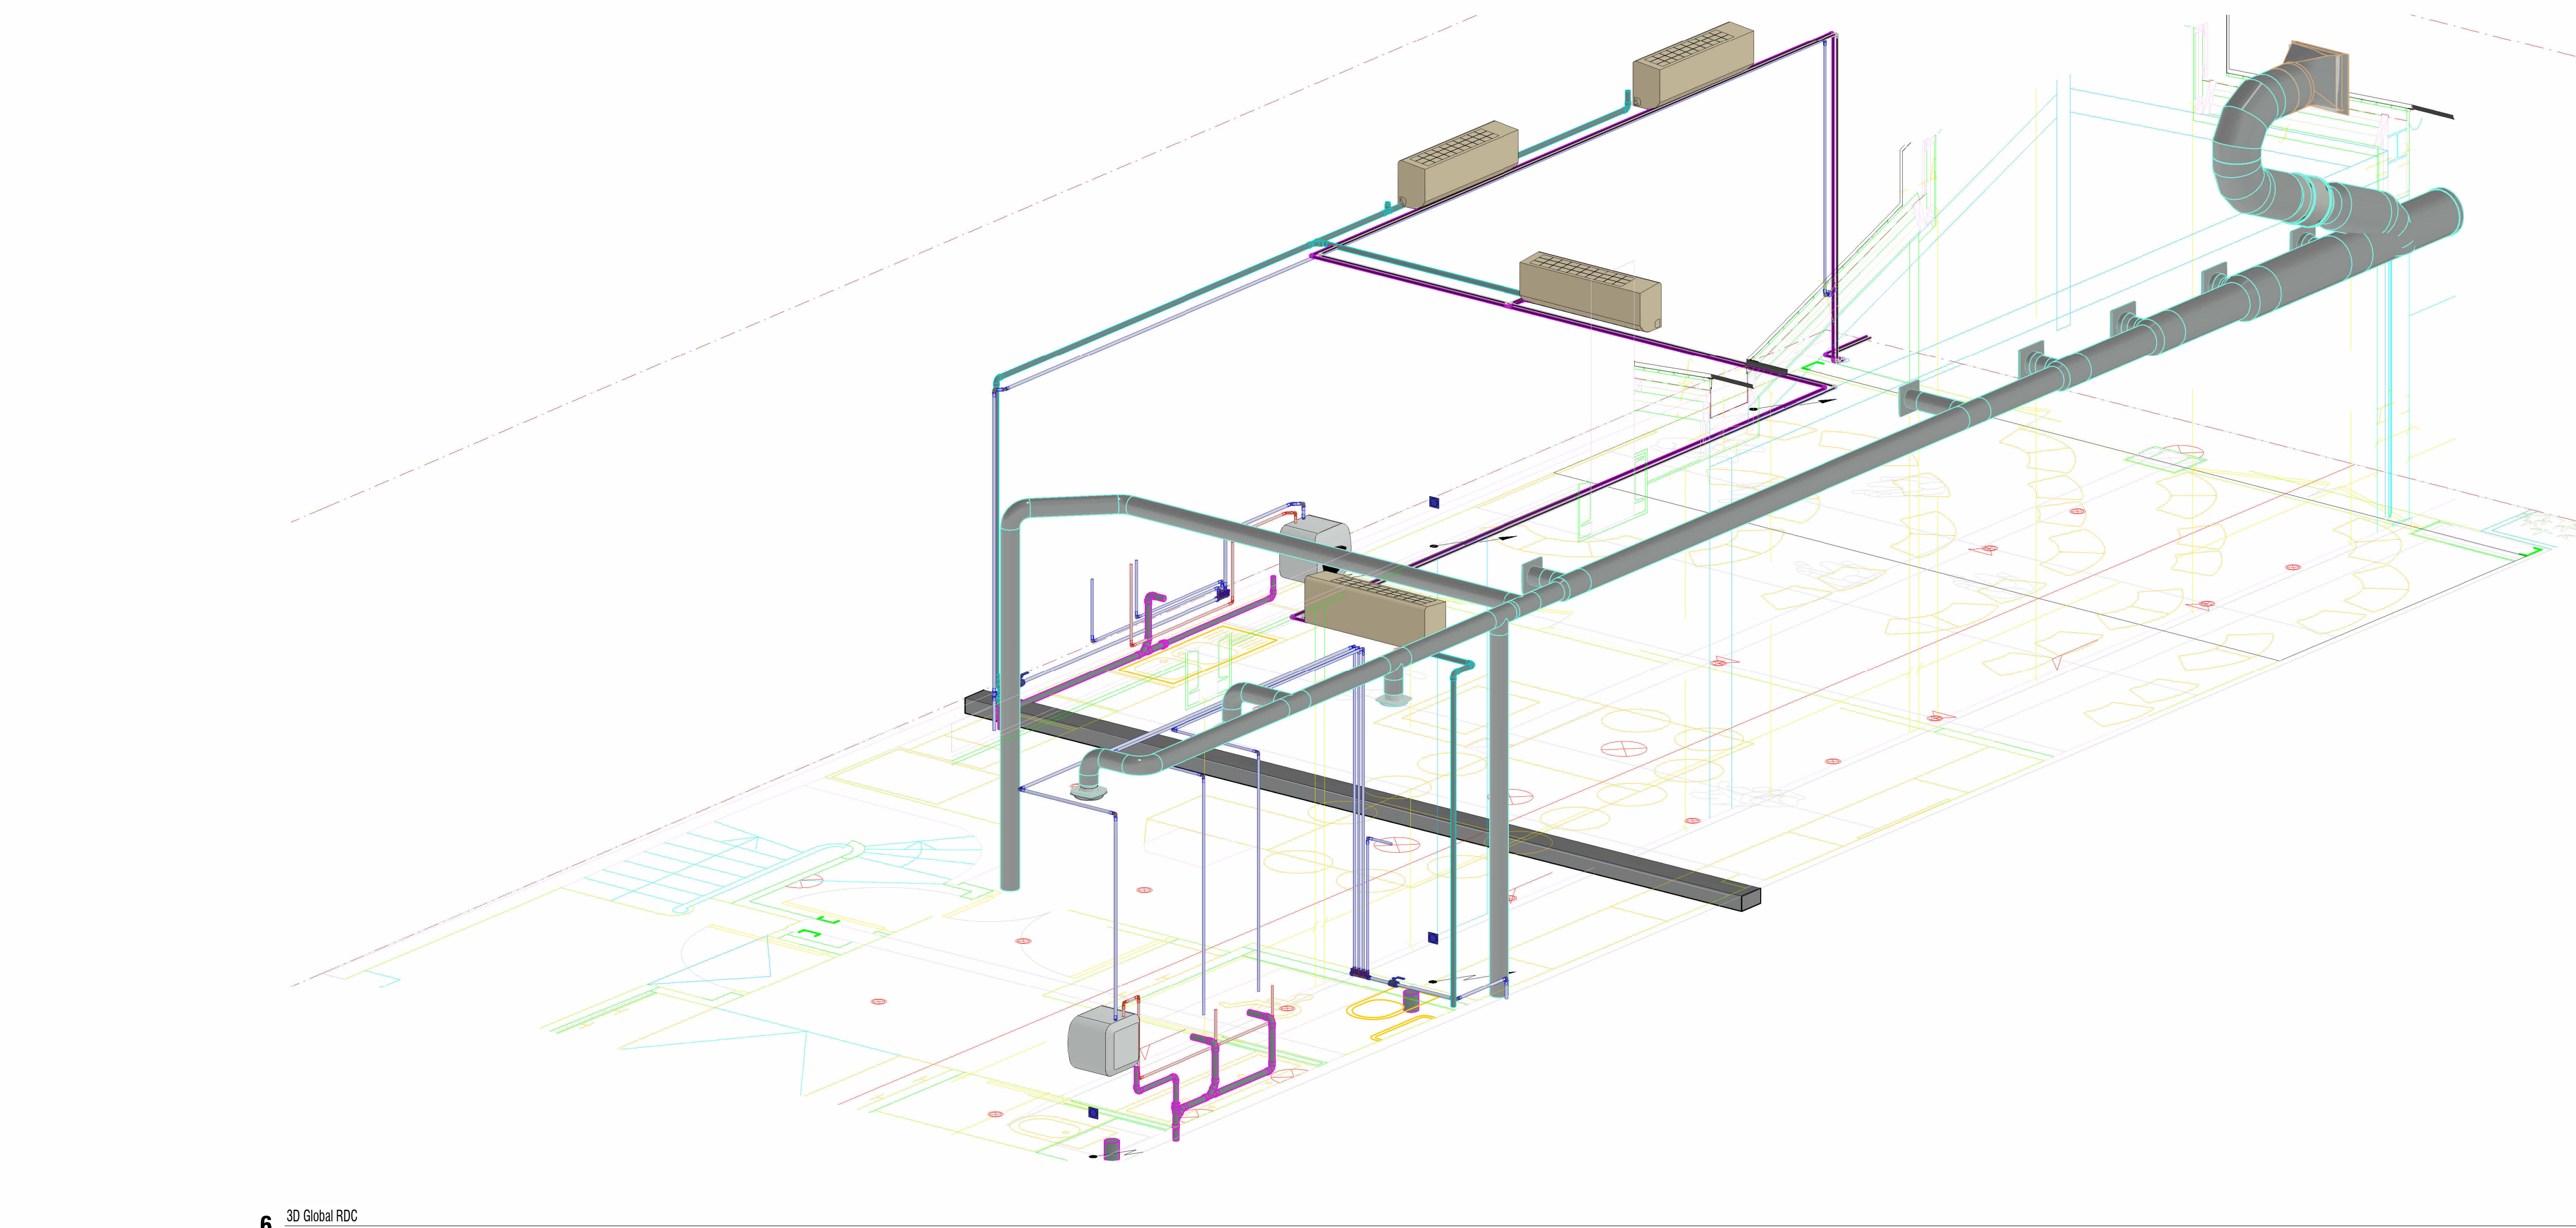

6 3D Global RDC

Maître d'ouvrage:

 **Caisse des écoles Paris 17e**


20, rue des BATIGNOLLES
75017 PARIS

Création d'un local polyvalent, d'une cuisine et d'un jardin pédagogique


24, rue des APENNINS
75017 PARIS

Architecte :	Entreprise
 malabar architectes urbanistes	 BETTA
Malabar Architectes urbanistes contact@malabar-architectes.fr 7 Rue Oberkampf 75011 PARIS	a.bahijari@betta-cvc.fr 62 BOULEVARD DE BEAUBOURG, 77184 EMERAINVILLE


 3CT Bureau Etudes Fluides / Electricité 3CT	Plan de CVC-PL RDC
35 rue Jules Ferry 10430 ROSIERES près TROYES	N° Affaires : 26-008
Tél : 06 12 55 25 62	Phase : EXE
Interlocuteur : Yamine Bechbach Tél : 06 12 55 25 62 E-mail : Yamine.bechbach@be-3ct.fr	N° Plan : Lot CVC
Echelle : Comme indiqué	Indice : Ø
	Date : 24/02/2026

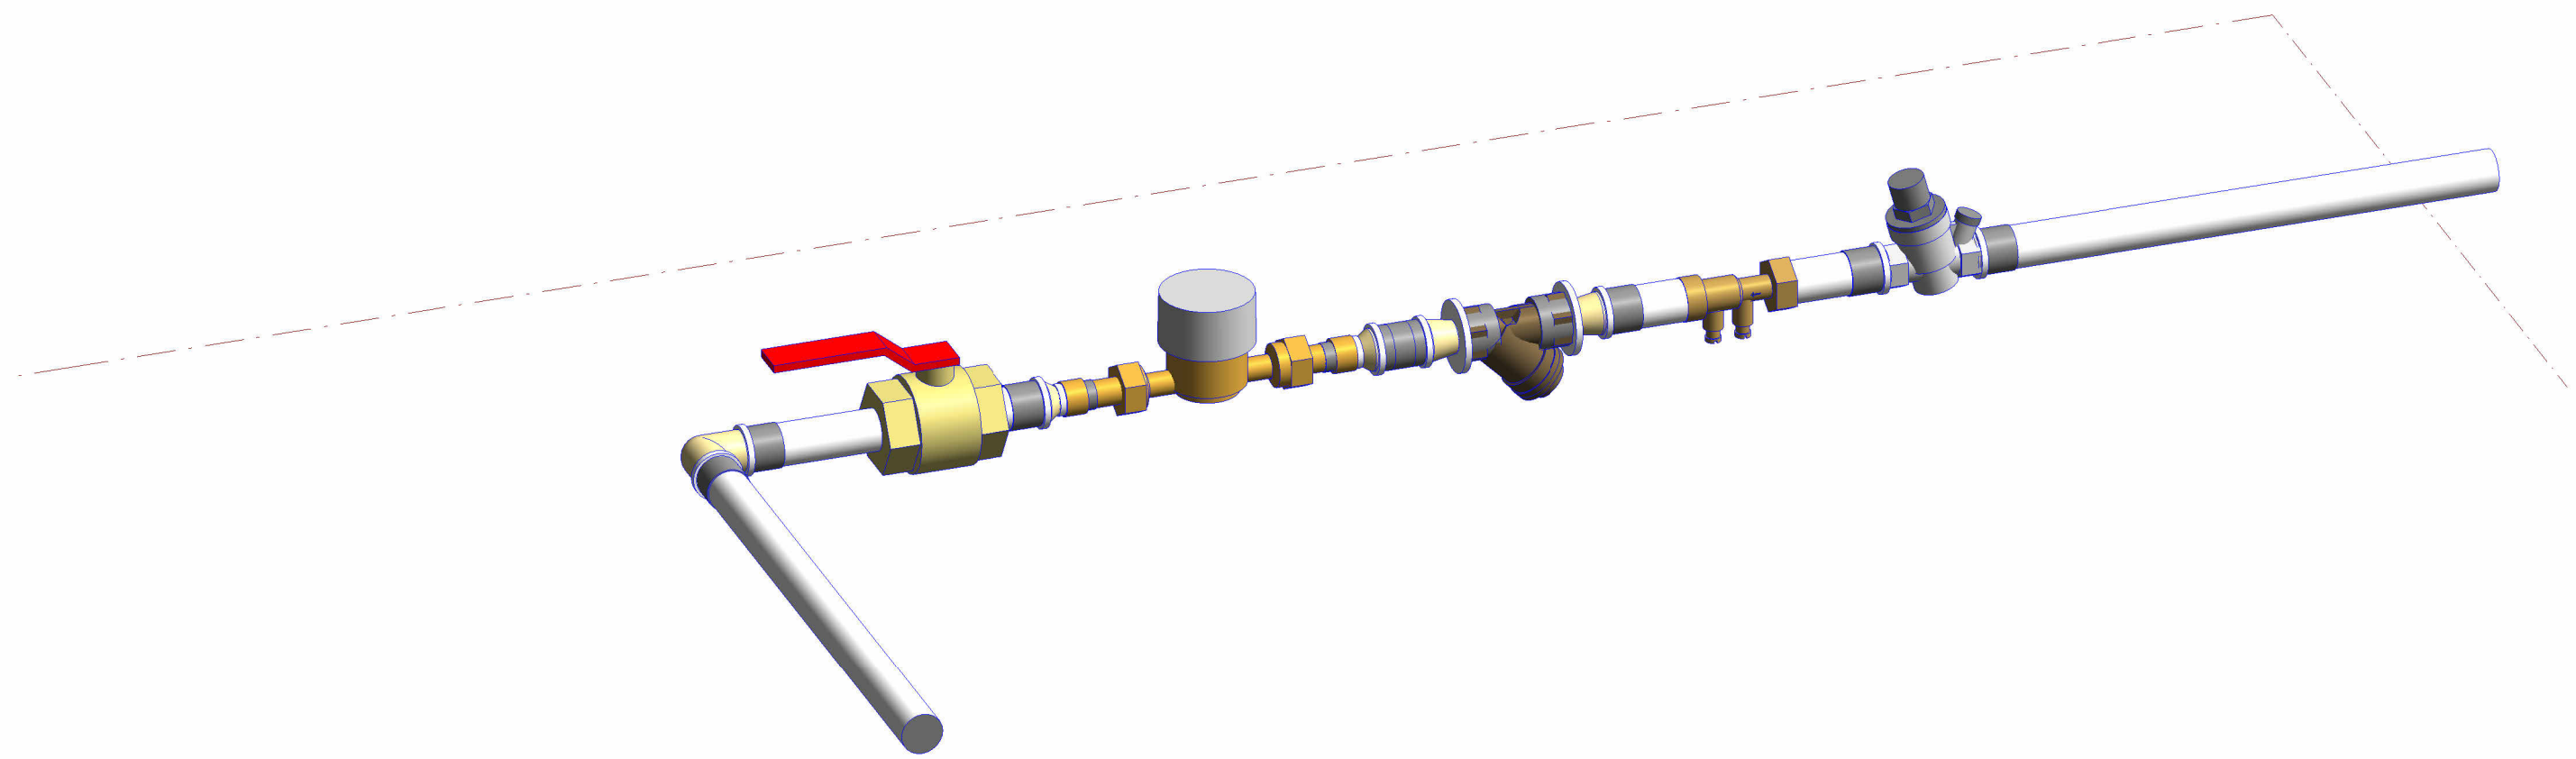


5 Arrivée EF

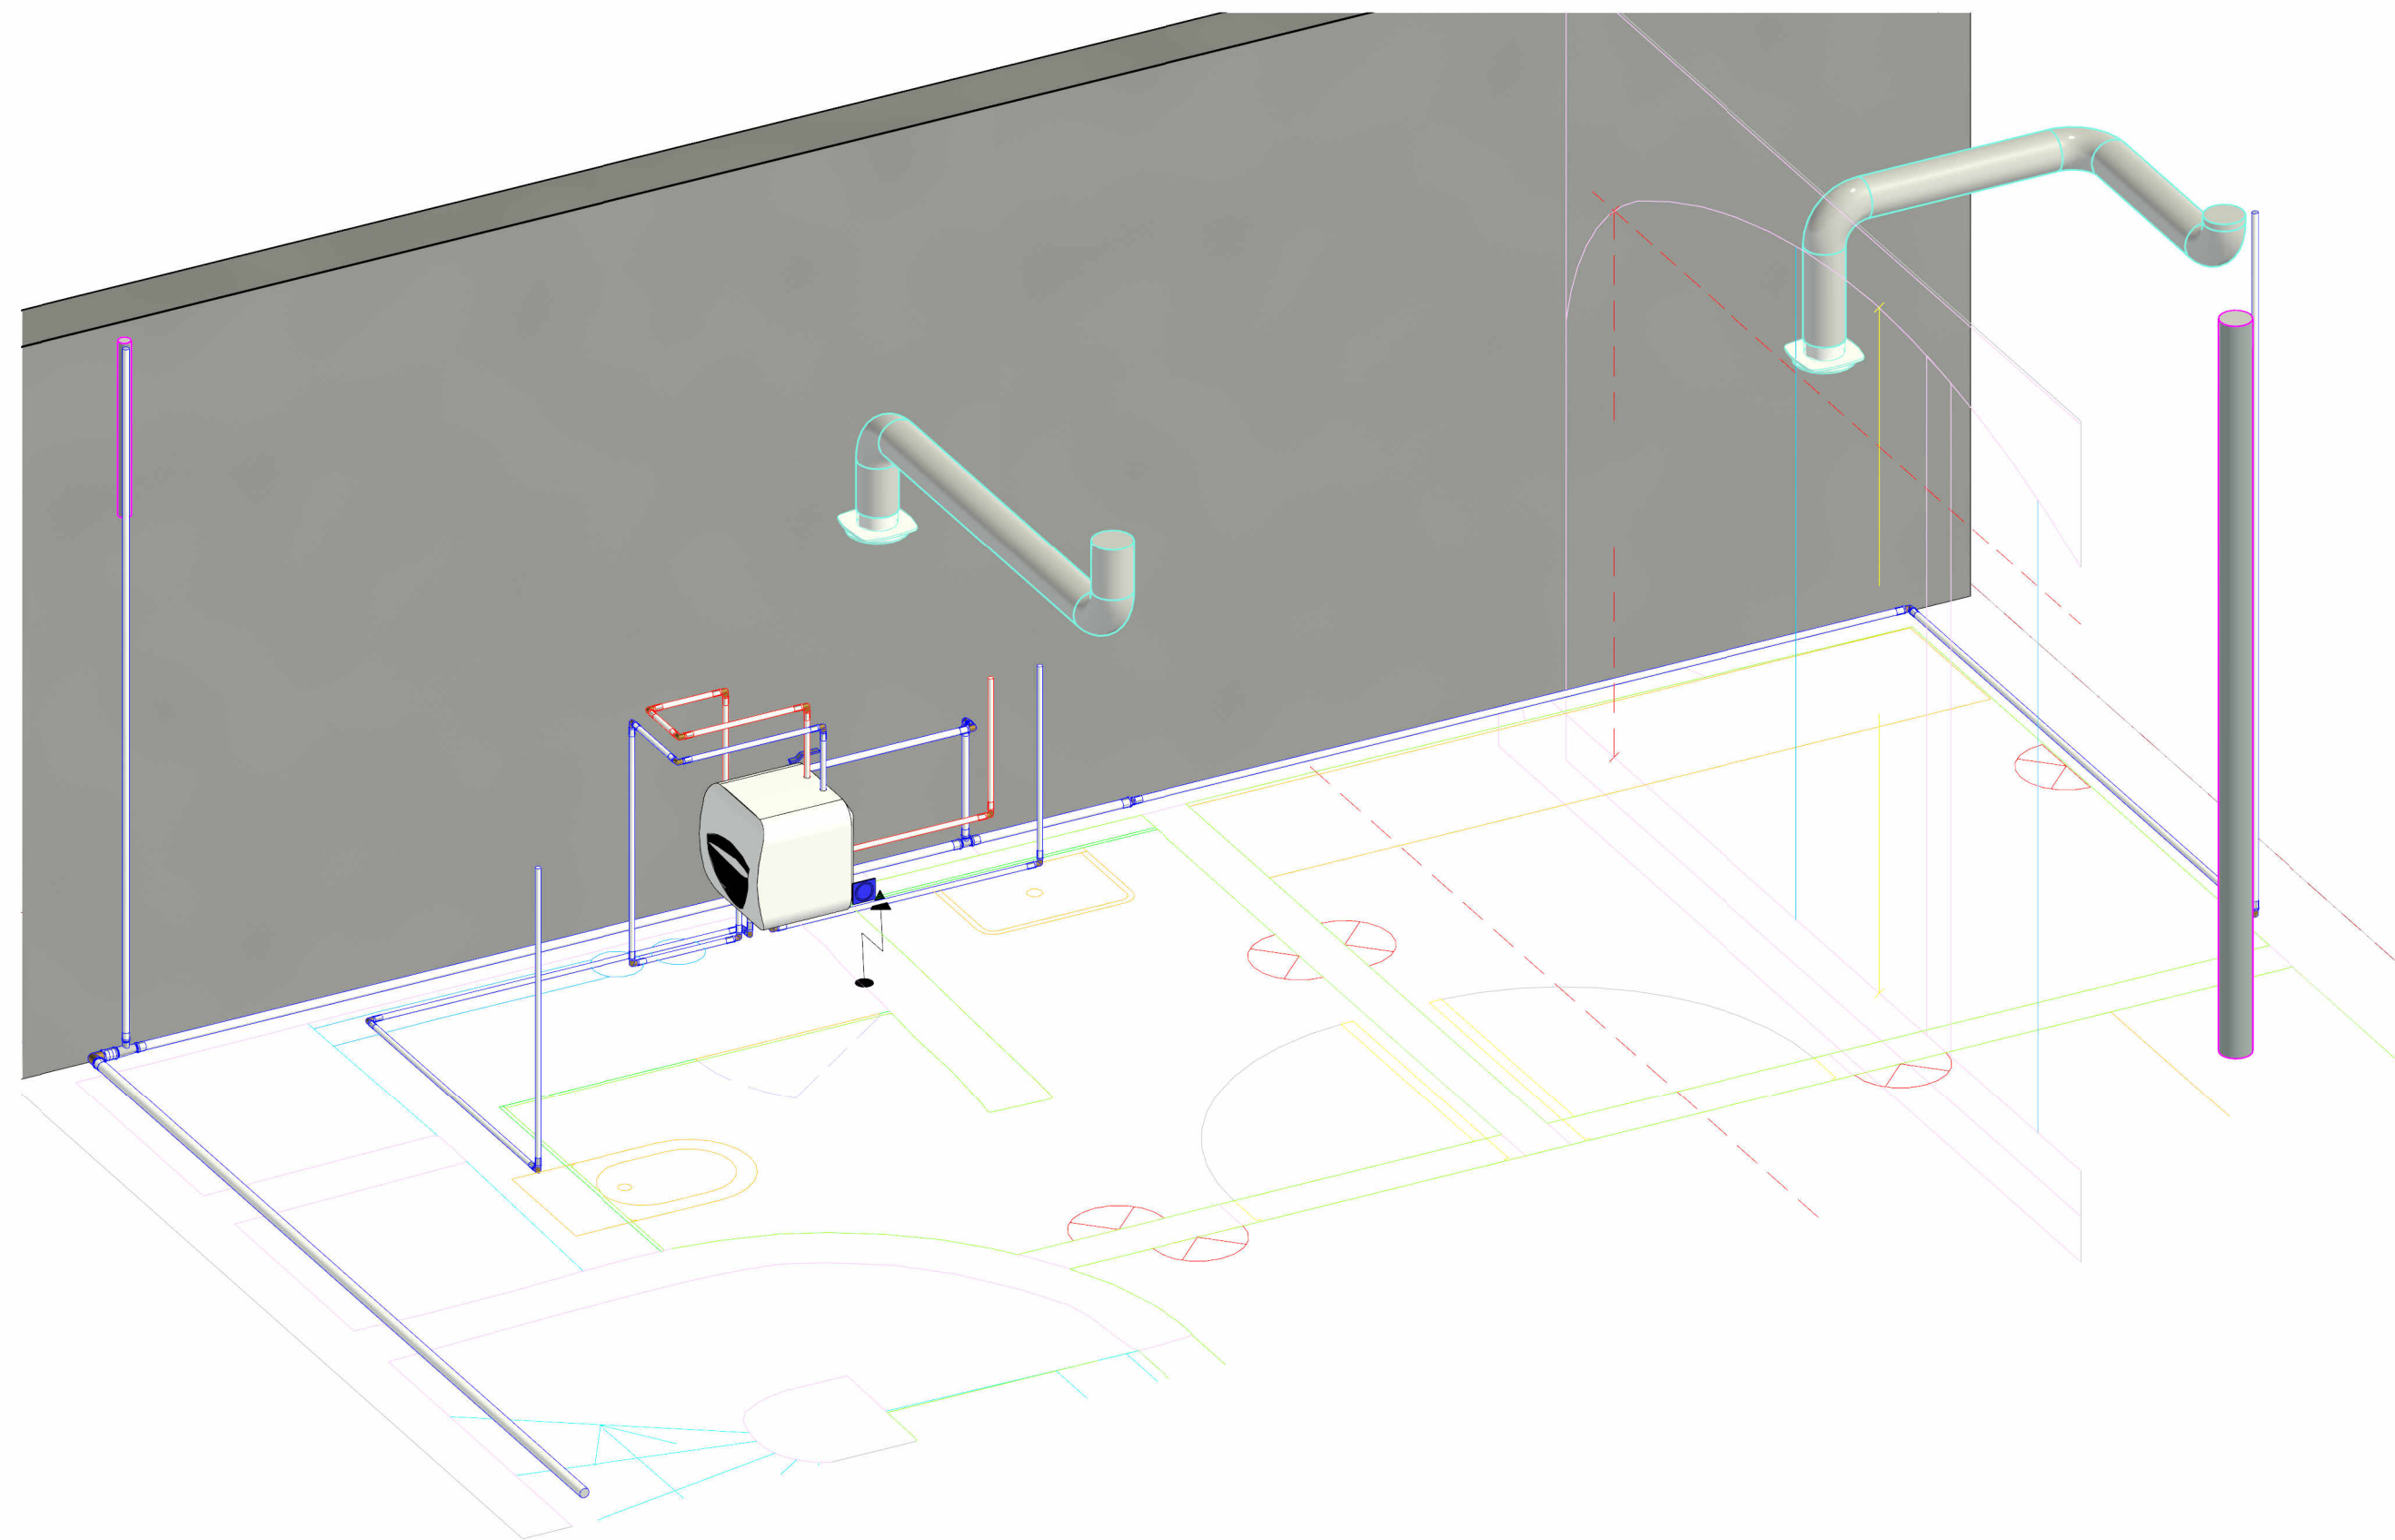


4 3D Global Sous-Sol

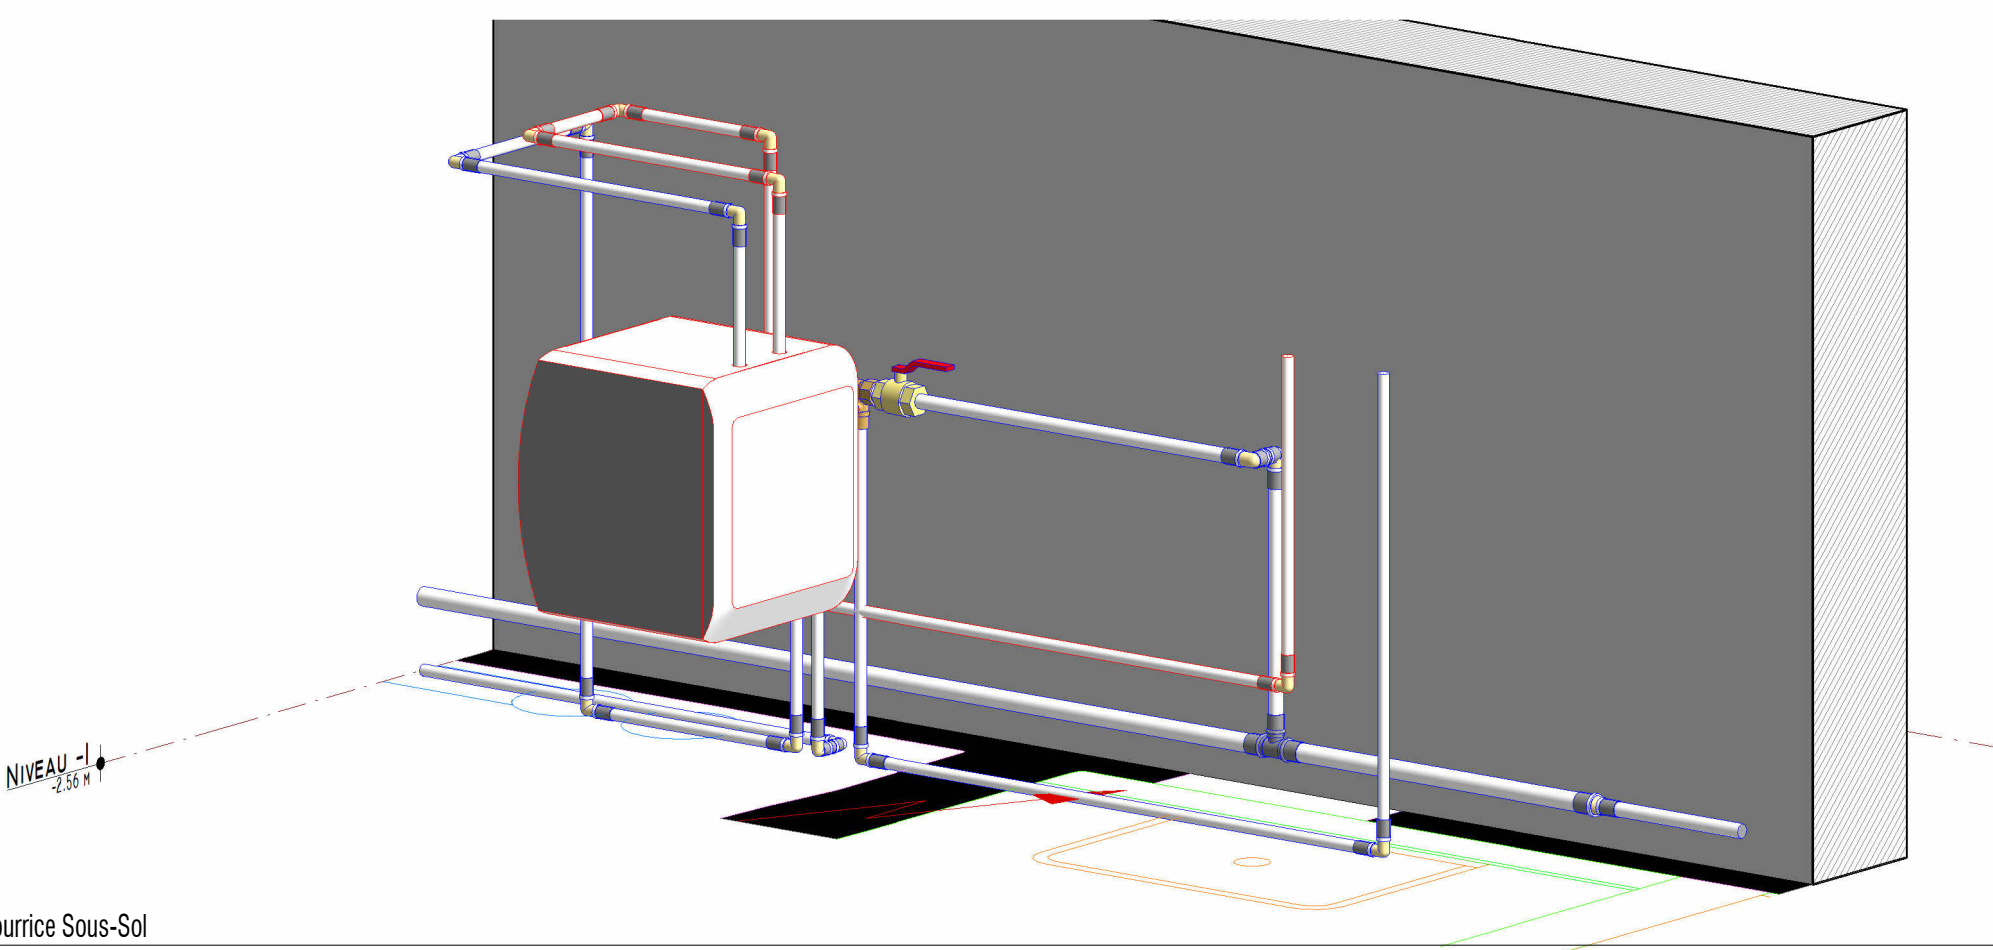

2 Nourrice Sous-Sol

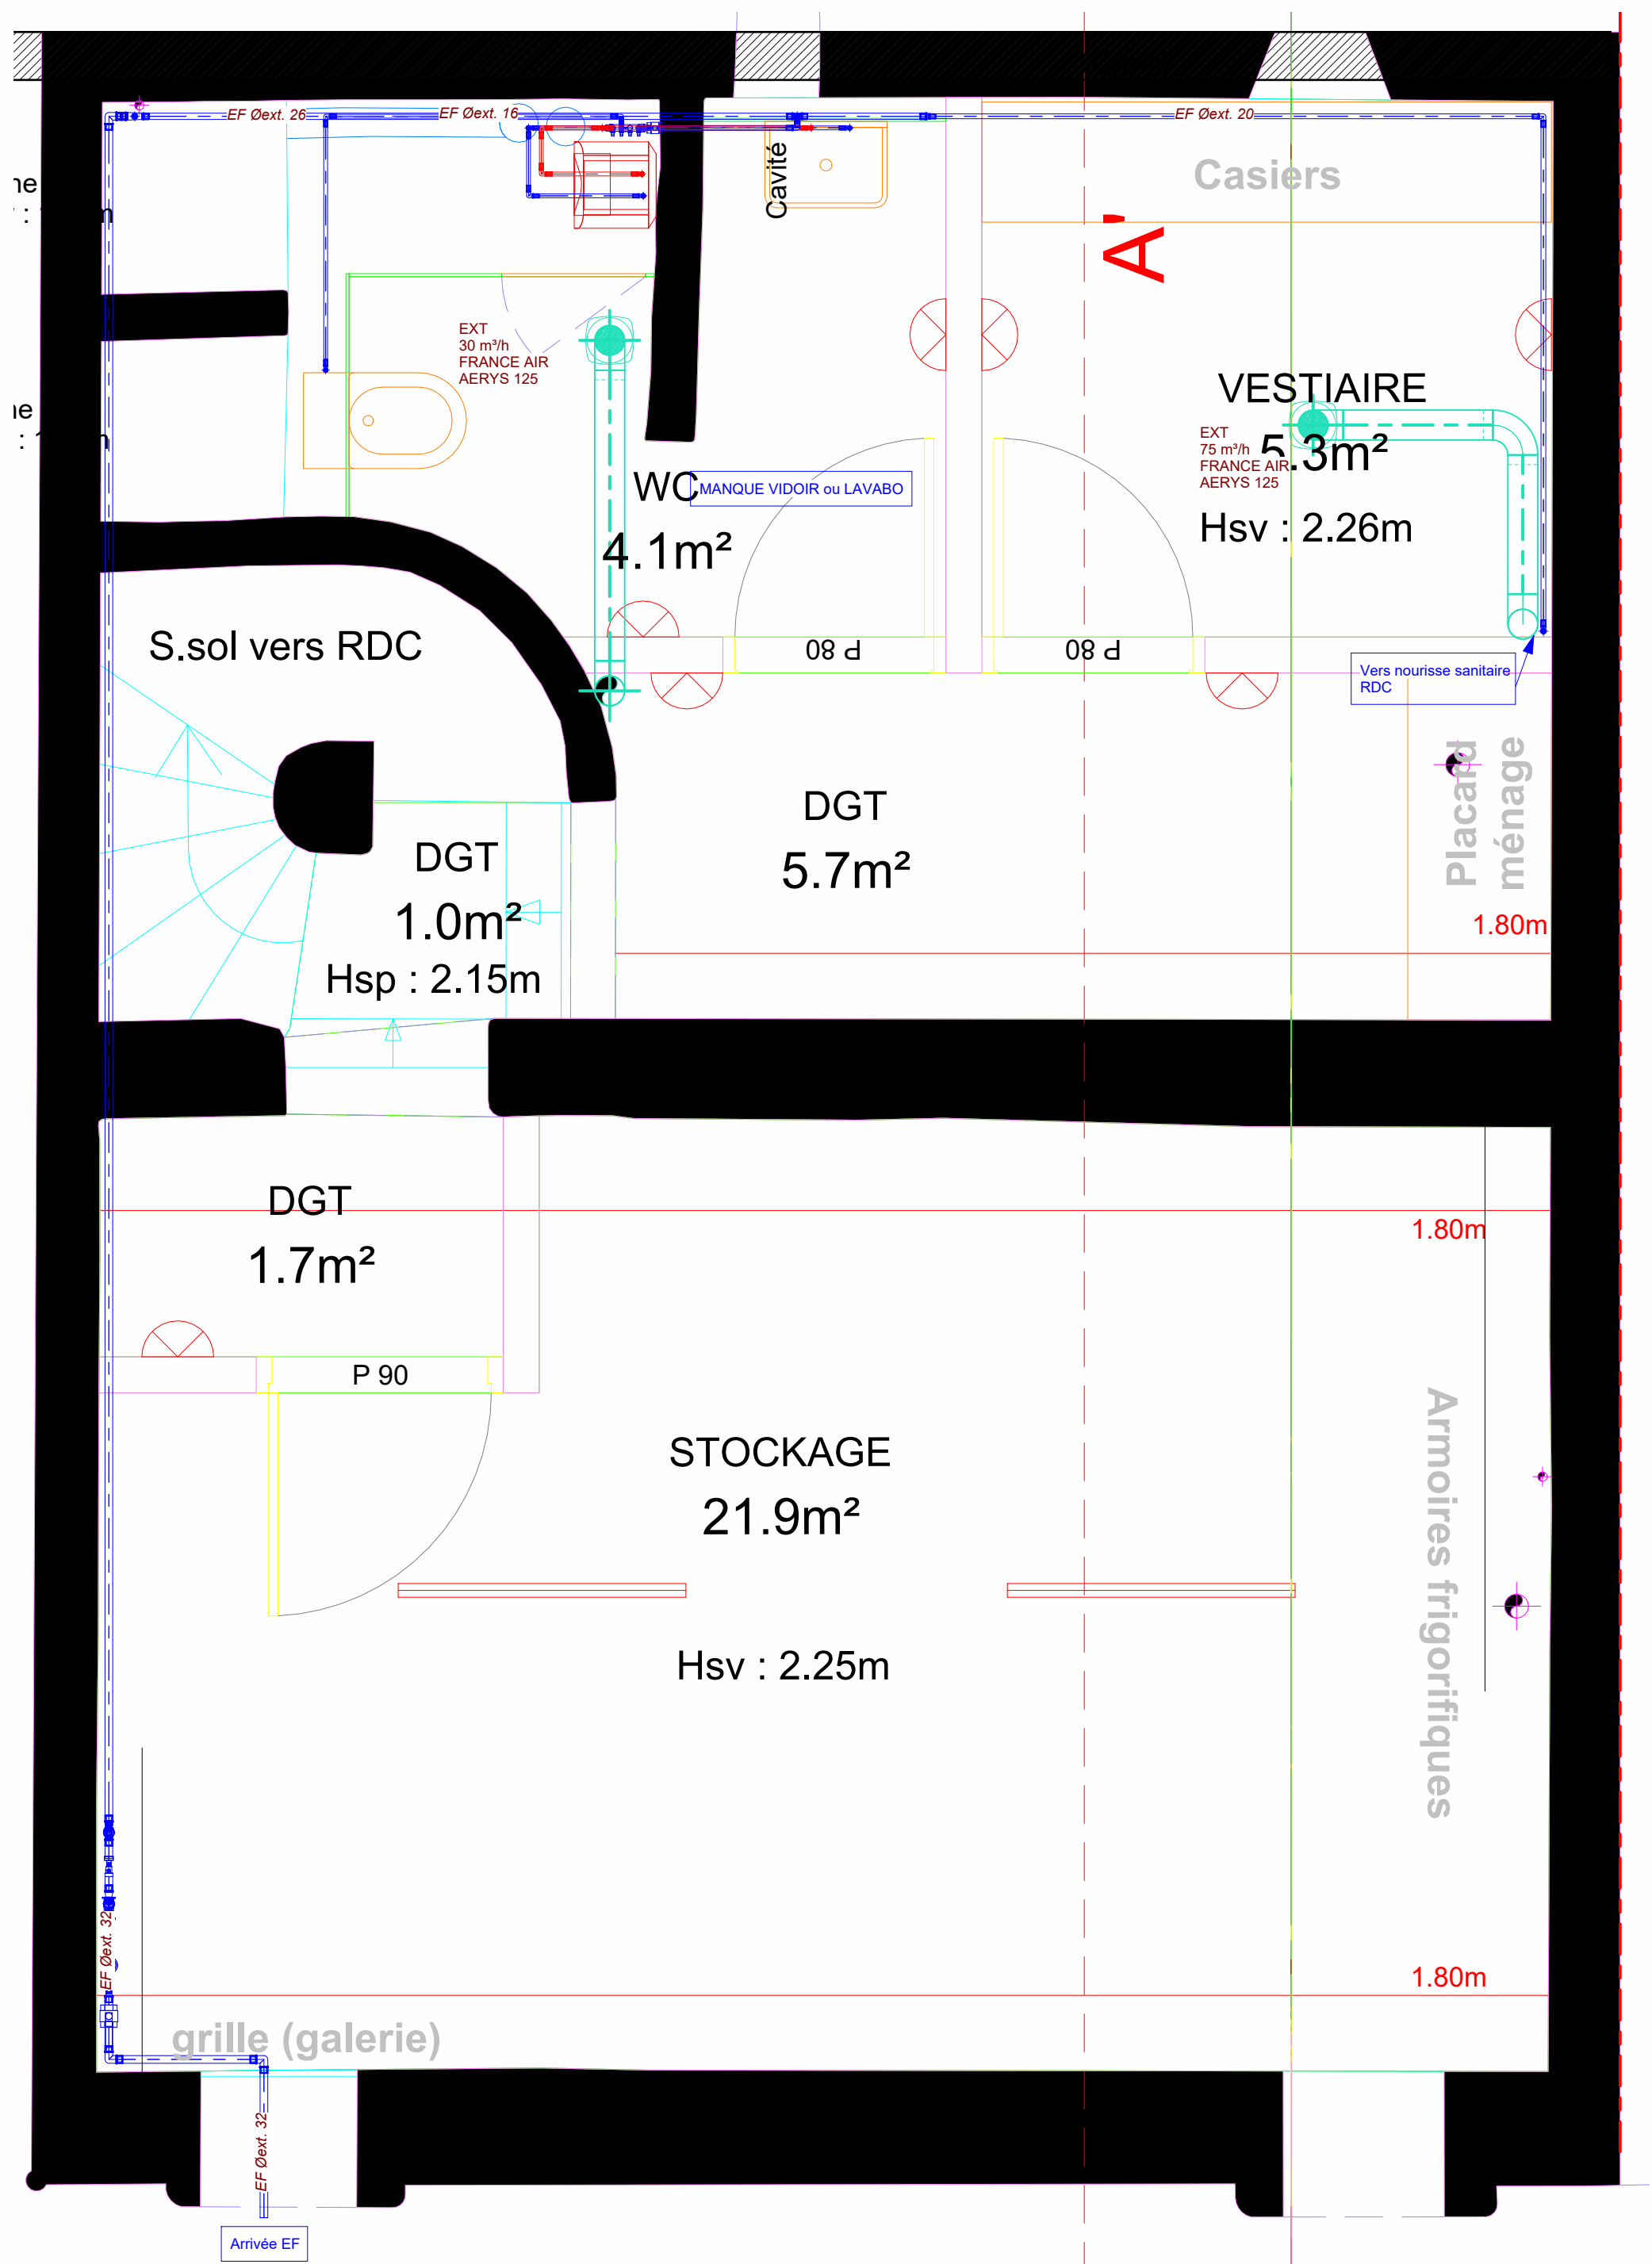

1 Plan Niveau -1-TCE
1:25

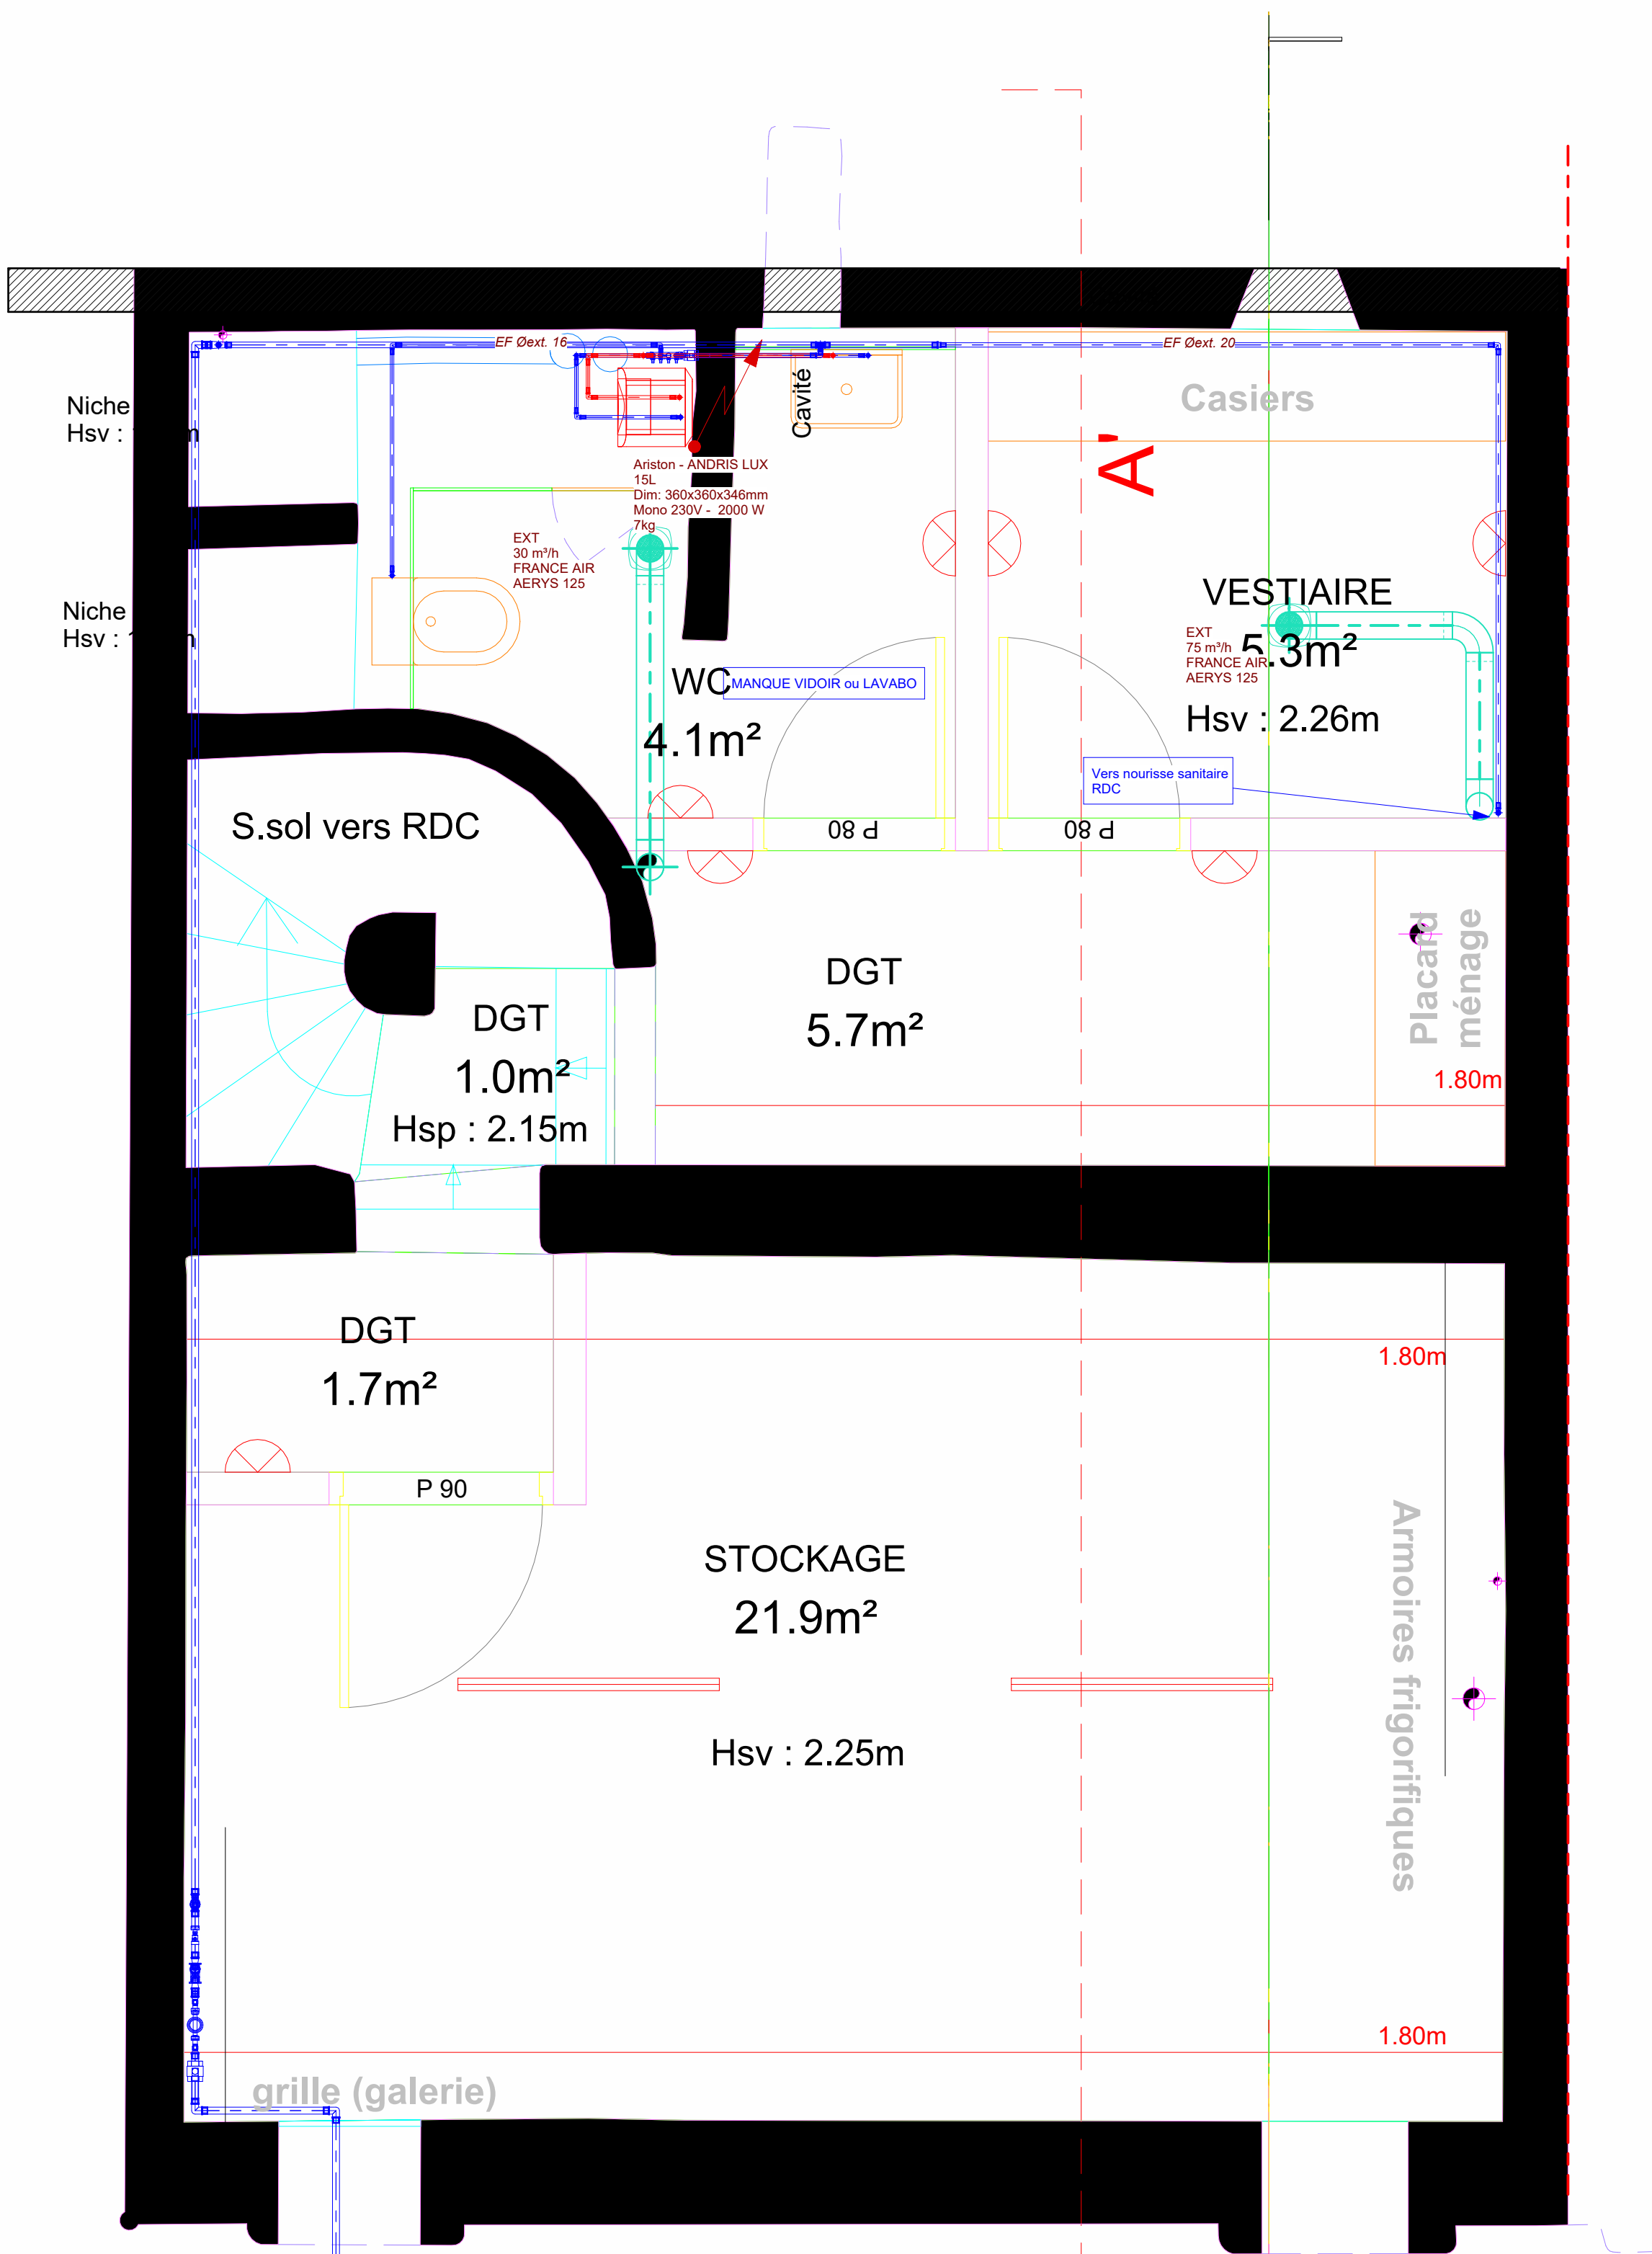

3 Plan Niveau -1-TCE avec attentes électriques
1:25

LEGENDE PLOMBERIE	
	Réseau Eau Froide
	Réseau Eau Froide Adoucie
	Evacuation Eau Usée
	Evacuation Condensat
	Attente Plomberie

LEGENDE CHAUFFAGE - VENTILATION	
	Réseau Frigorifique - Aller
	Réseau Frigorifique - Retour
	Réseau de VMC circulaire
	Réseau ventilation rejet air vicié

Maître d'ouvrage:



Caisse des écoles Paris 17e

20, rue des BATIGNOLLES
75017 PARIS

Création d'un local polyvalent, d'une cuisine et
d'un jardin pédagogique

24, rue des APENNINS
75017 PARIS

Architecte :

malabar
architectes urbanistes

Malabar Architectes urbanistes
contact@malabar-architectes.fr
7 Rue Oberkampf
75011 PARIS

Entreprise



BETTA
a.bahijani@betta-cvc.fr
62 BOULEVARD DE BEAUBOURG,
77184 EMERAINVILLE



Bureau Etudes Fluides / Electricité
3CT

35 rue Jules Ferry
10430 ROSIERES près TROYES
Tél : 06 12 55 25 62

Plan de CVC-PL

R-1

N° Affaires : 26-008


Phase : EXE

Echelle : Comme
indiqué

N° Plan : Lot CVC

Indice : Ø

Date : 24/02/2026

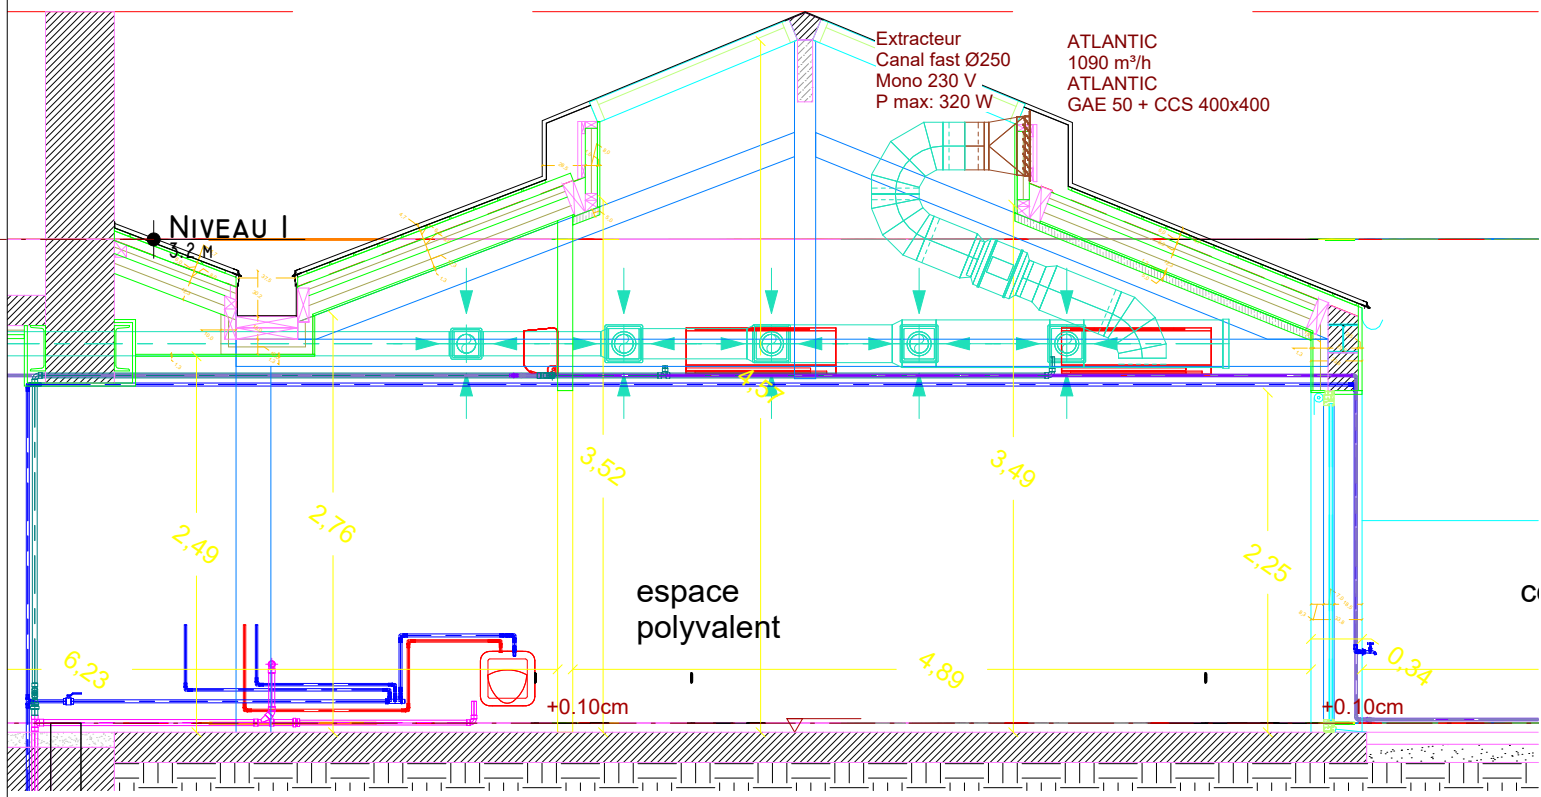

LEGENDE CHAUFFAGE - VENTILATION

	Réseau Frigorifique - Aller
	Réseau Frigorifique - Retour
	Réseau de VMC circulaire
	Réseau ventilation rejet air vicié

LEGENDE PLOMBERIE

	Réseau Eau Froide
	Réseau Eau Froide Adoucie
	Evacuation Eau Usée
	Evacuation Condensat
	Attente Plomberie

Maître d'ouvrage:



Caisse des écoles Paris 17e

20, rue des BATIGNOLLES
75017 PARIS

Création d'un local polyvalent, d'une cuisine et
d'un jardin pédagogique

24, rue des APENNINS
75017 PARIS

NIVEAU 0
0 M

Architecte :

malabar
architectes urbanistes

Malabar Architectes urbanistes
contact@malabar-architectes.fr
7 Rue Oberkampf
75011 PARIS

Entreprise



BETTA
a.bahtijari@betta-cvc.fr
62 BOULEVARD DE BEAUBOURG,
77184 EMERAINVILLE



Bureau Etudes Fluides / Electricité
3CT

35 rue Jules Ferry
10430 ROSIERES près TROYES

Tél : 06 12 55 25 62

Coupe AA

R-1

N° Affaires : **26-008**

N° Plan : **Lot CVC**

Phase : **EXE**

Indice : **Ø**

Echelle : **1 : 50**

Date : **24/02/2026**